


Инф.№	подл.	Подпись и дата	Взам. инб. №

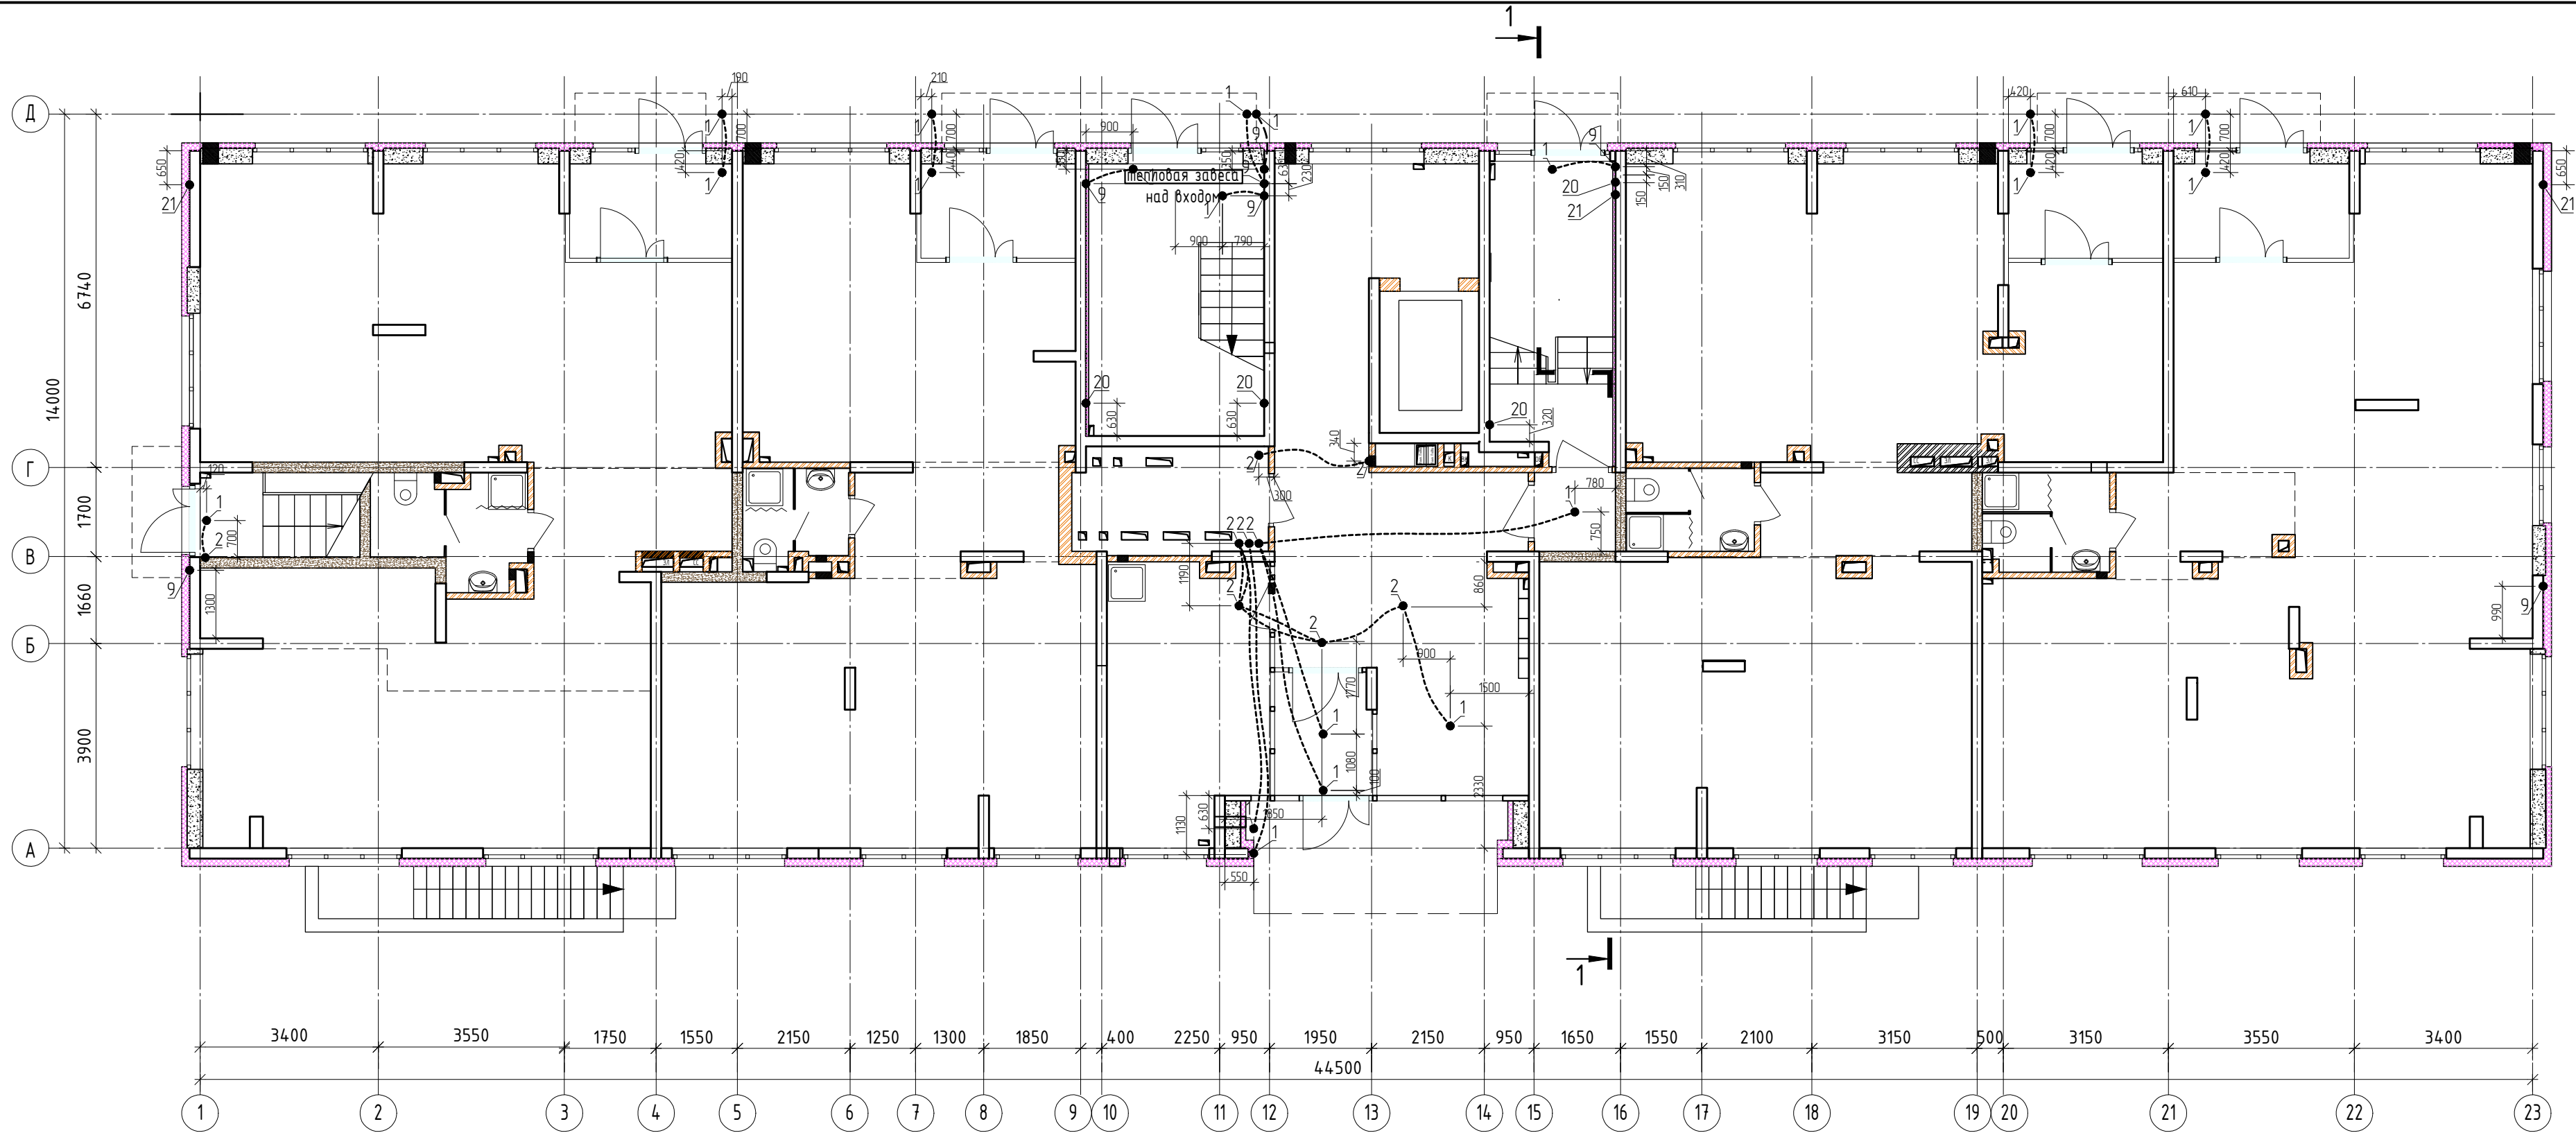

Условные обозначения:

-  - Узел замоналичиваемых элементов скрытой проводки, х – номер узла в соответствии с листом 2
-  - Трубная разводка в монолите плиты перекрытия в потолке для групповой сети (труба диаметром 20 мм)
-  - Трубная разводка в монолите плиты перекрытия в потолке для групповой сети (труба диаметром 32 мм)

						02-КР-2023-1.1-ЭЛ.КЖ			
1	-	Зам.	64-23	Тема	09.23	Комплекс многоэтажных жилых домов со встроенными нежилыми помещениями по ул. Краснофлотцев в г. Екатеринбург. 1 очередь строительства			
Изм.	Кол.уч.	Лист	№ док.	Подп.	Дата				
Разработал	Гатауллин	Тема	08.23	10-этажный жилой дом со встроенными помещениями на 1 и 2 этажах			Стадия	Лист	Листов
Проверил	Зарин	Зарин	08.23				Р	4	
				План 1 этажа. Расположение закладных изделий электрооборудования			ПЛАН-В ПРОЕКТНОЕ БЮРО		
Н.контроль	Зарин	Зарин	08.23						