


Инф.№ подл.	Подпись и дата	Взам. инф. №

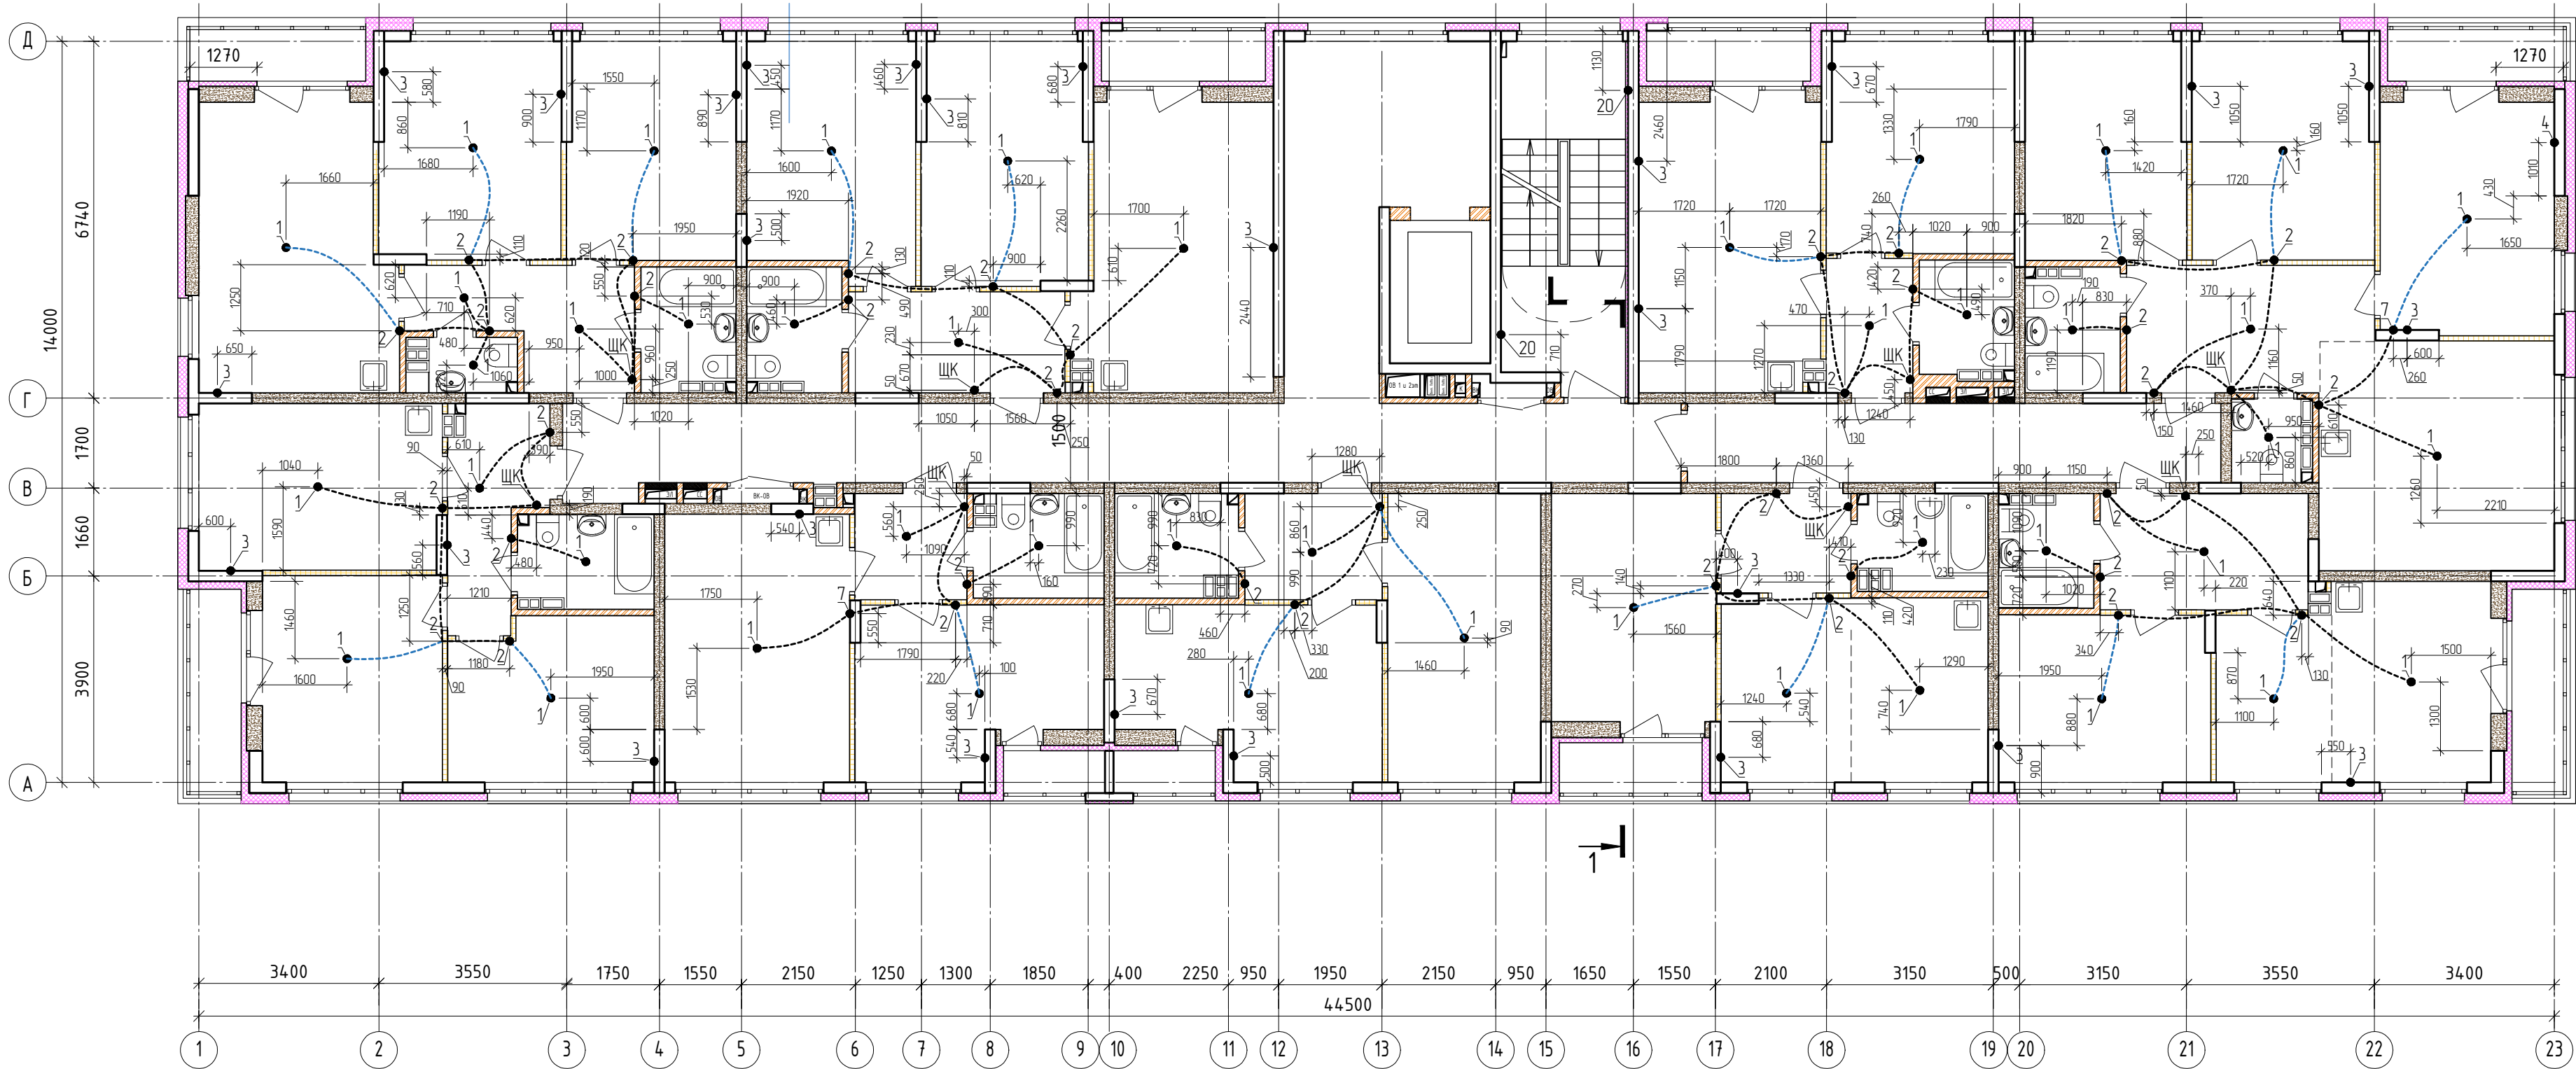

Условные обозначения:

- Узел замонибливаемых элементов скрытой проводки, х – номер узла в соответствии с листом 2
- Трубная разводка в монолите плиты перекрытия в потолке для групповой сети (труба диаметром 20 мм)
- Трубная разводка в монолите плиты перекрытия в потолке для групповой сети (труба диаметром 32 мм)

						02-КР-2023-1.1-ЭЛ.КЖ				
1	-	Зам.	64-23	Гатауллин	09.23	Комплекс многоэтажных жилых домов со встроенными нежилыми помещениями по ул. Краснофлотцев в г. Екатеринбурге. 1 очередь строительства				
Изм.	Кол.уч.	Лист	№ док.	Подп.	Дата	10-этажный жилой дом со встроенными помещениями на 1 и 2 этажах		Стадия	Лист	Листов
Разработал	Гатауллин		Гатауллин	08.23	Р			6		
Проверил	Зарин		Зарин	08.23						
						План 3 этажа. Расположение закладных изделий электрооборудования		ПЛАН-В ПРОЕКТНОЕ БЮРО		
Н.контр.	Зарин		Зарин	08.23						