


СОГЛАСОВАНО

Взам. инв. №

Подпись и дата

Ина. № подл.

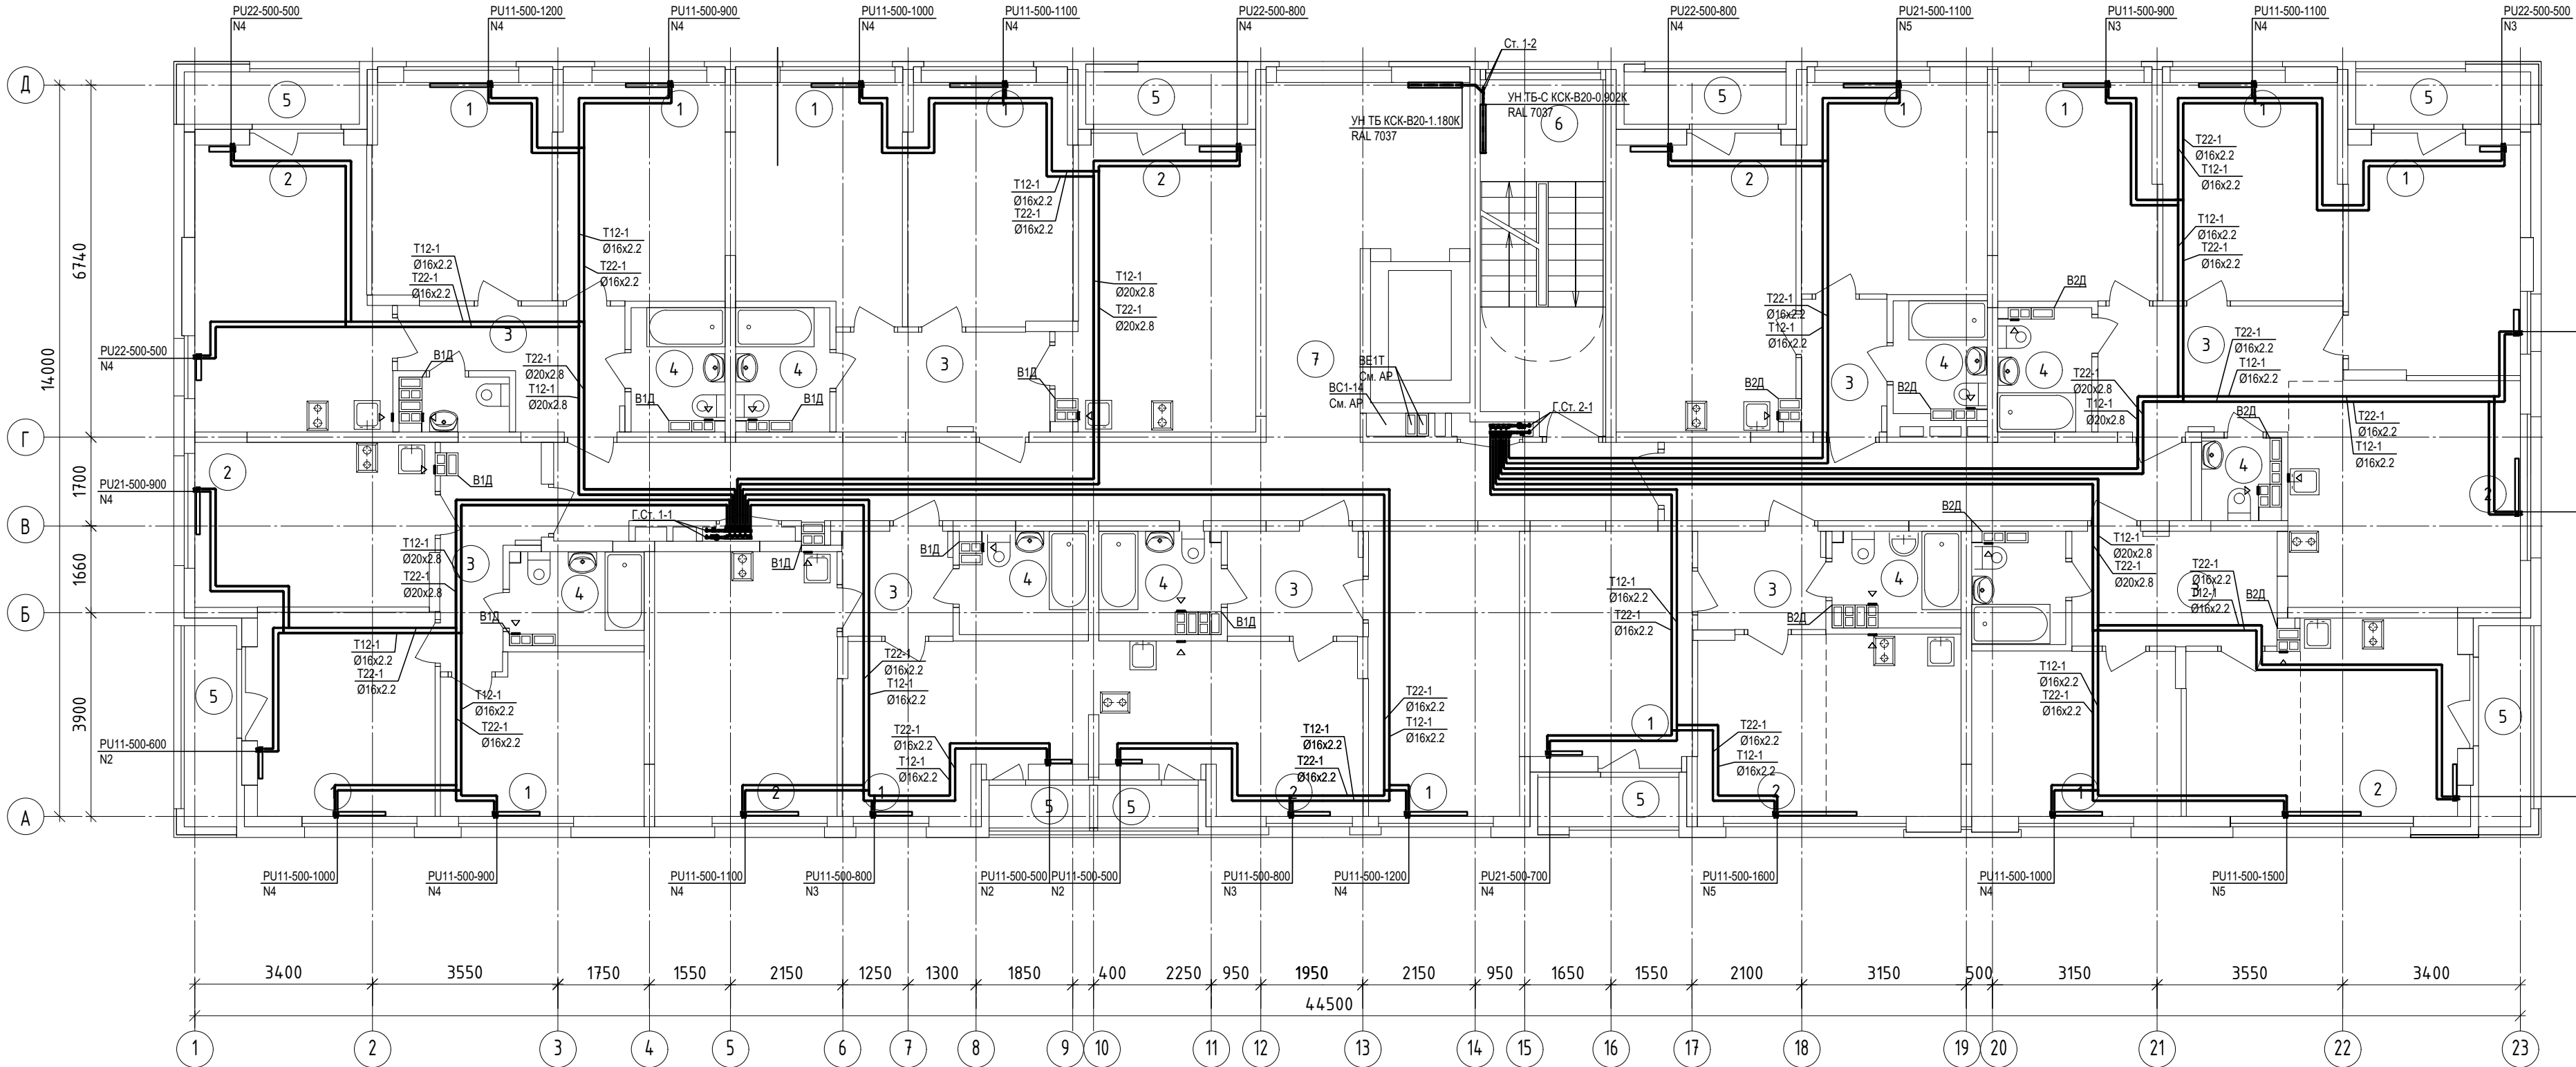

1. Неуказанные на плане трубопроводы горизонтальных веток в полу - Ø16x2.2.
2. Неуказанные на плане трубопроводы к отопительным приборам - Ø16x2.2.
3. Неуказанные на плане бытовые вентиляторы на вентканалах - ERA4C.
4. Неуказанные на плане компоненты систем ОВ, указаны на схемах.
5. Расстановка КИВ в квартирах, см. АР.
6. Место установки и цвет приборов отопления в МОП выполнять в строгом соответствии с ДИ.

ЭКСПЛИКАЦИЯ ПОМЕЩЕНИЙ

№ помещения	Наименование
1	Комната
2	Кухня
3	Коридор
4	Сан. узел
5	Лоджия
6	Лестничная клетка тип Л1
7	Коридор

02-КР-2023-1.1-ОВ

Комплекс многоэтажных жилых домов со встроенными помещениями
по ул. Краснофлотцев в г.Екатеринбурге
1 очередь строительства

10 этажный жилой дом со встроенными
помещениями на 1 и 2 этажах

План 10 этажа

Стадия	Лист	Листов
Р	8	

ПЛАН-В
ПРОЕКТНОЕ БЮРО

ФОРМАТ А4х3