


СОГЛАСОВАНО

Взам. инв. №

Подпись и дата

Или № подл.

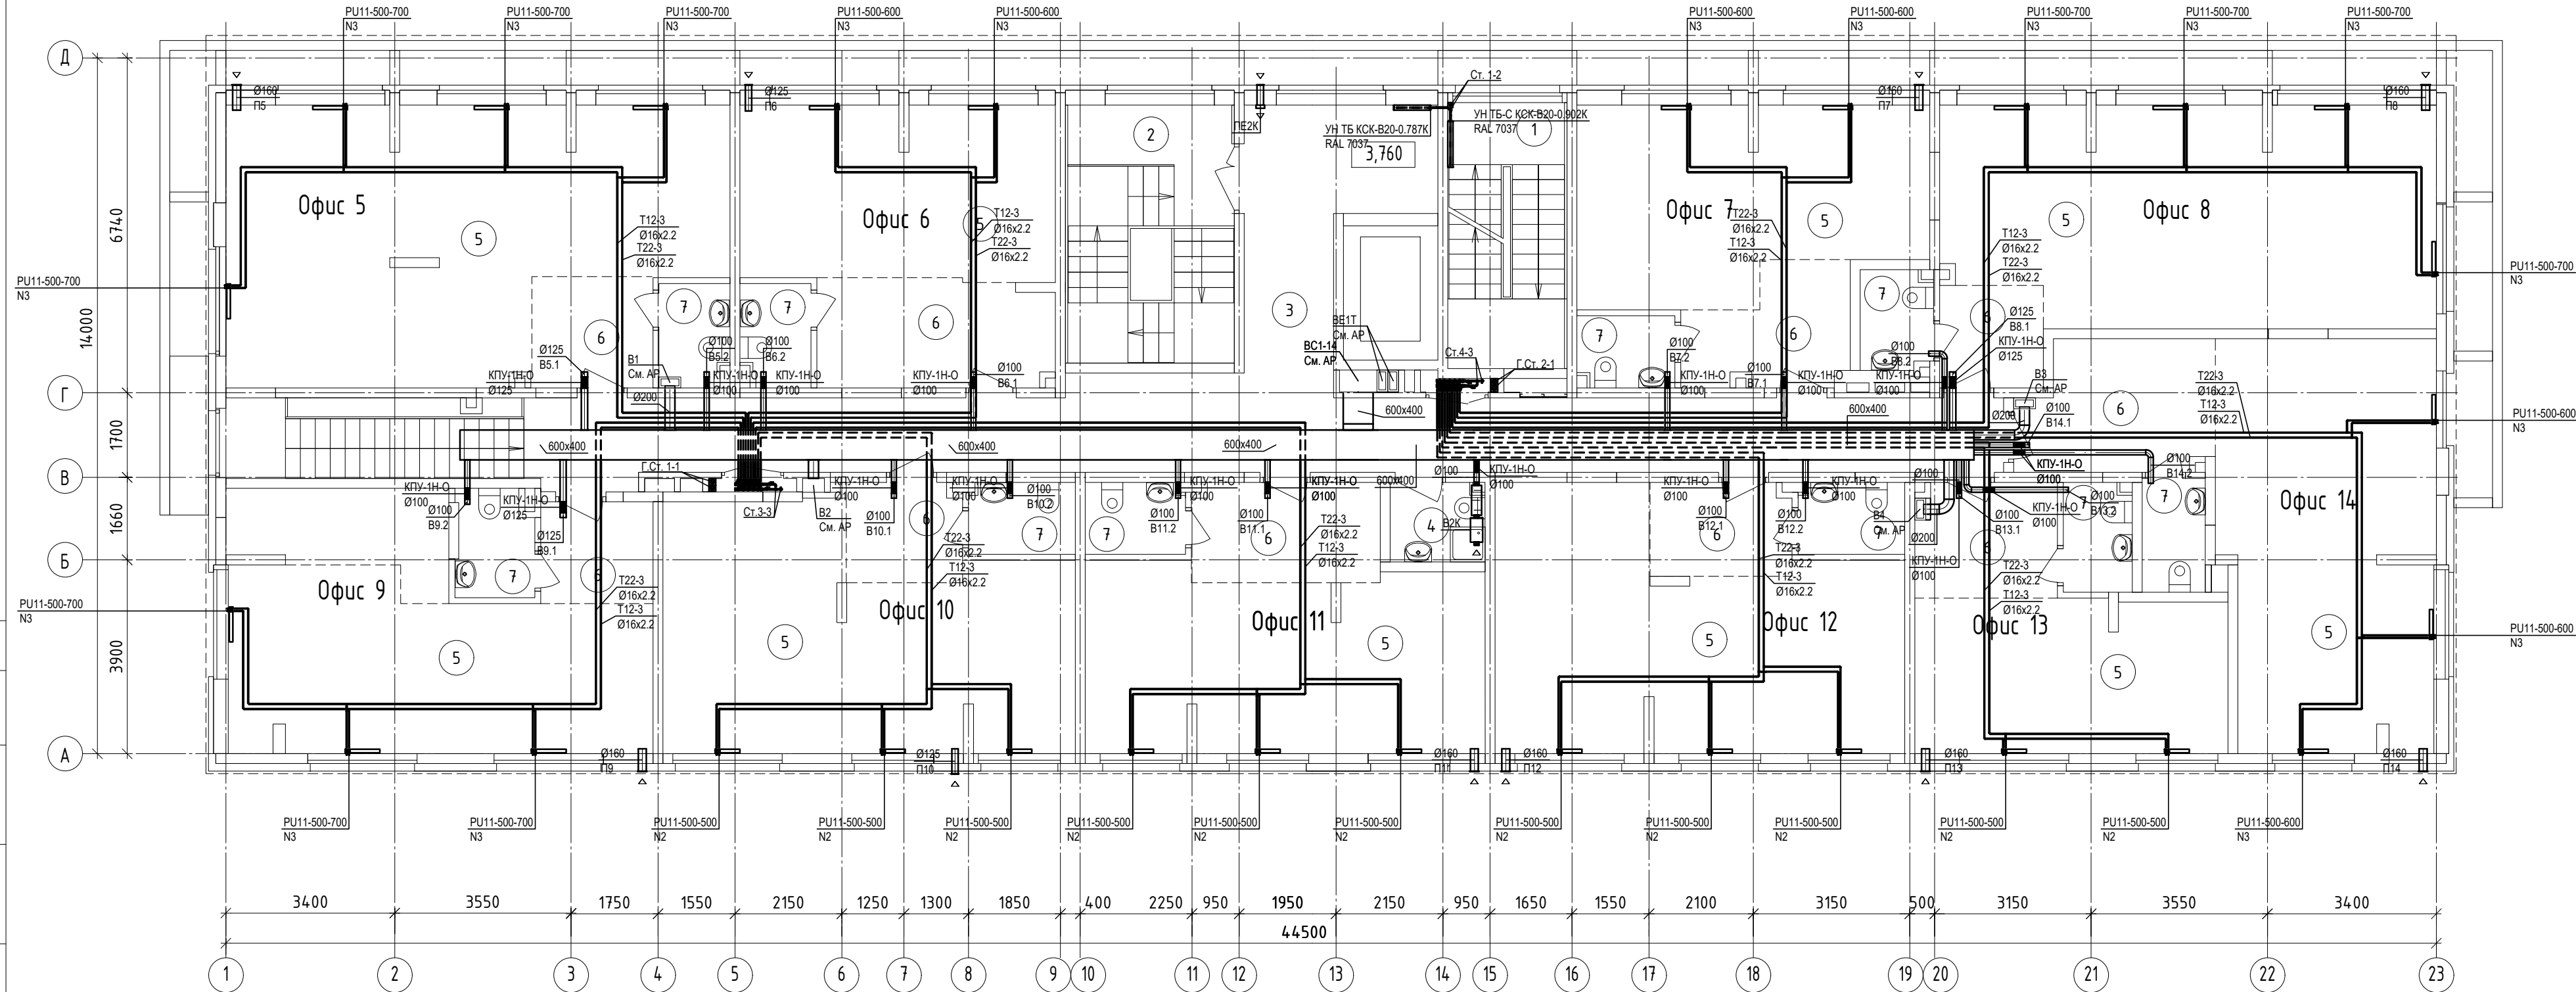

1. Неуказанные на плане трубопроводы горизонтальных веток в полу - Ø16x2.2.
2. Неуказанные на плане трубопроводы к отопительным приборам - Ø16x2.2.
3. Неуказанные на плане компоненты систем ОВ, указаны на схемах.
4. Воздуховоды систем П5-П14 и В5-В14, заглушить.
5. Место установки и цвет приборов отопления в МОП выполнять в строгом соответствии с ДИ.

ЭКСПЛИКАЦИЯ ПОМЕЩЕНИЙ

№ помещения	Наименование	№ помещения	Наименование
1	Лестничная клетка тип Л1	4	Комната уборочного инвентаря
2	Лестничная клетка офисов 2го этажа тип Л1	5	Рабочее помещение офиса
3	Коридор	6	Холл офиса
		7	Санузел офиса

02-KP-2023-1.1-OB

Комплекс многоэтажных жилых домов со встроенными помещениями
по ул. Краснофлотцев в г.Екатеринбурге
1 очередь строительства

10 этажный жилой дом со встроенными
помещениями на 1 и 2 этажах

План 2 этажа

Стадия	Лист	Листов
Р	4	

ПЛАН-В
ПРОЕКТНОЕ БЮРО

ФОРМАТ А4x3