

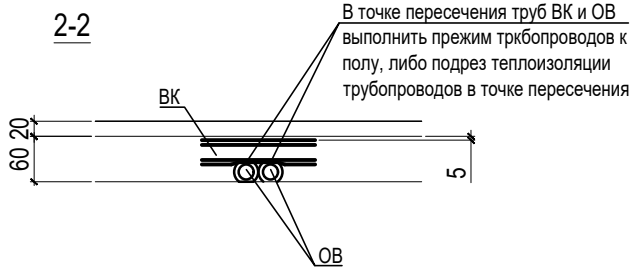


СОГЛАСОВАНО

Имя № подл. Подпись и дата. Взам. инв.№

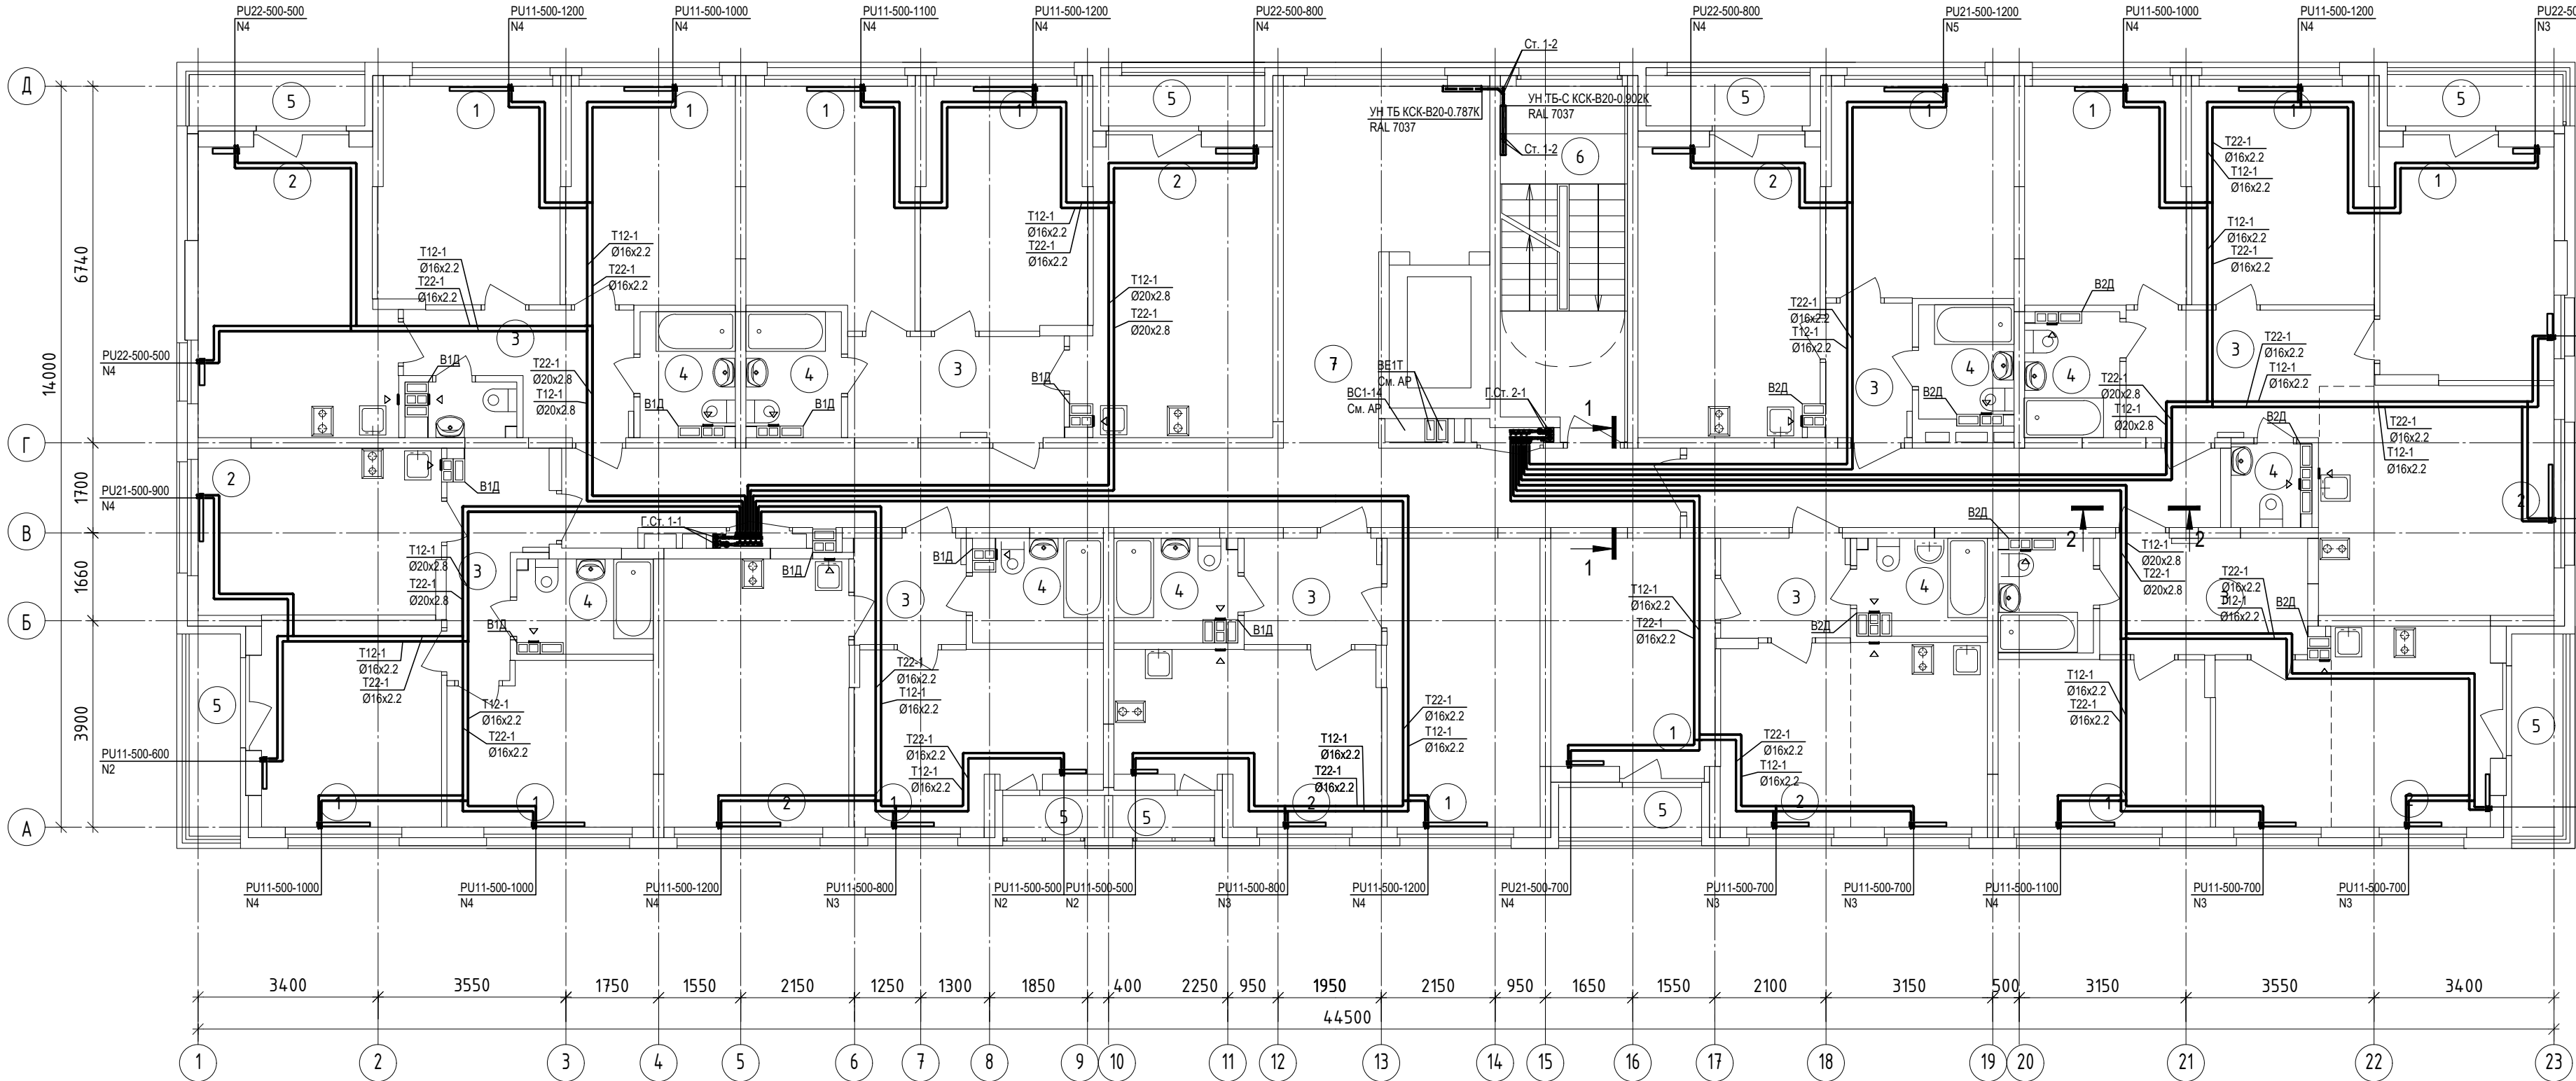

1. Неуказанные на плане трубопроводы горизонтальных веток в полу - Ø16x2.2.
2. Неуказанные на плане трубопроводы к отопительным приборам - Ø16x2.2.
3. Неуказанные на плане вытяжные решётки на вентканалах - 1825РРП.
4. Неуказанные на плане компоненты систем ОВ, указаны на схемах.
5. Расстановка КИВ в квартирах, см. АР.
6. Место установки и цвет приборов отопления в МОП выполнять в строгом соответствии с ДИ.

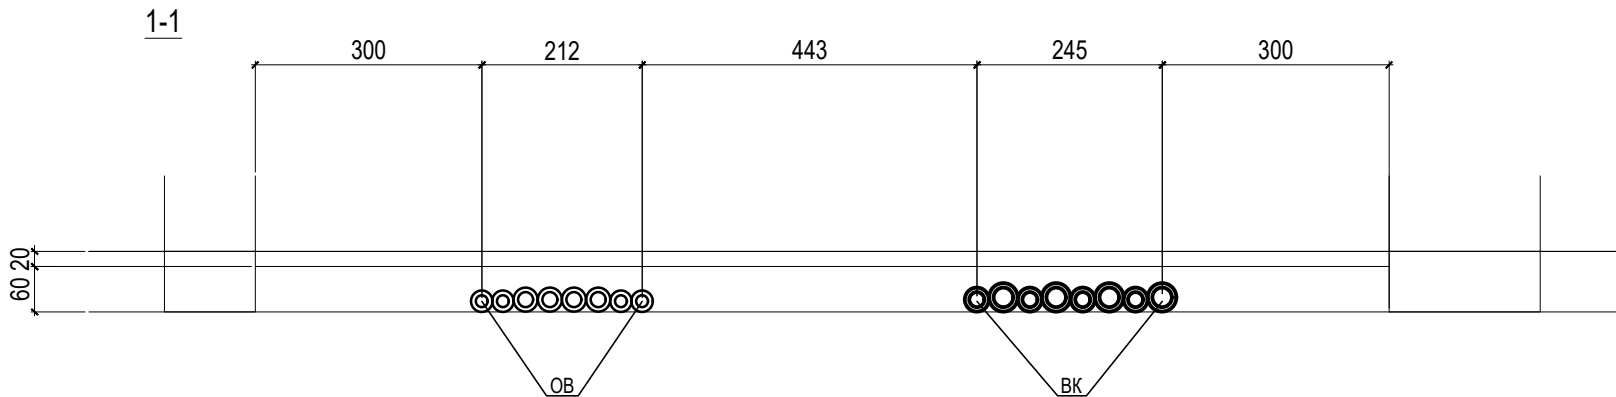

ЭКСПЛИКАЦИЯ ПОМЕЩЕНИЙ

№ помещения	Наименование
1	Комната
2	Кухня
3	Коридор
4	Сан. узел
5	Лоджия
6	Лестничная клетка тип Л1
7	Коридор

02-КР-2023-1.1-ОВ					
Комплекс многоэтажных жилых домов со встроенными помещениями по ул. Краснофлотцев в г.Екатеринбурге 1 очередь строительства					
10 этажный жилой дом со встроенными помещениями на 1 и 2 этажах					
План 3 этажа					
СТАДИЯ Лист Листов					
Р 5					
ПРОЕКТНОЕ БЮРО					
ФОРМАТ А4х3					

1	-	Зам.	25-24	Подпись	02.24
Изм.	Кол.уч.	Лист	Недок.	Дата	
Разработал	Попов			08.23	
Проверил	Зорин			08.23	
Н.контроль	Зорин			08.23	