

ЭКСПЛИКАЦИЯ ПОМЕЩЕНИЙ

НОМЕР ПО ПЛАНУ	НАИМЕНОВАНИЕ	ПЛОЩАДЬ КВ.М	КАТЕГОРИЯ ПОМЕЩЕНИЯ	НОМЕР ПО ПЛАНУ	НАИМЕНОВАНИЕ	ПЛОЩАДЬ КВ.М	КАТЕГОРИЯ ПОМЕЩЕНИЯ	НОМЕР ПО ПЛАНУ	НАИМЕНОВАНИЕ	ПЛОЩАДЬ КВ.М	КАТЕГОРИЯ ПОМЕЩЕНИЯ
1	Комната			7	Лестничная клетка типа Н1	10,87		12	Помещение охраны	10,39	
2	Кухня			8	Лифтовой холл	11,53		13	Колясочная	31,83	
3	Санузел			9	Коридор	33,71 25,10		14	Помещение уборочного инвентаря	2,11	
4	Коридор			10	Тамбур	2,86		15	Электрощитовая	13,52	
5	Лоджия			11	Переходная лоджия	5,26		16	Вестибюль	33,20	

[illegible]

Инв. № подл.



НОМЕР ПО ПЛАНУ	НАИМЕНОВАНИЕ	ПЛОЩАДЬ КВ.М	КАТЕГОРИЯ ПОМЕЩЕНИЯ	НОМЕР ПО ПЛАНУ	НАИМЕНОВАНИЕ	ПЛОЩАДЬ КВ.М	КАТЕГОРИЯ ПОМЕЩЕНИЯ
1	Комната			7	Лестничная клетка типа Н1	10,87	
2	Кухня			8	Лифтовой холл	11,53	
3	Санузел			9	Коридор	33,71 25,10	
4	Коридор			10	Тамбур	2,86	
5	Лоджия			11	Переходная лоджия	5,26	

1. Неуказанные на плане трубопроводы горизонтальных веток в полу - Ø16х2,2.
2. Неуказанные на плане трубопроводы к отопительным приборам - Ø16х2,2.
3. Неуказанные на плане компоненты систем ОВ, указаны на схемах.
4. Расстановка КИВ в квартирах, см. АР.
5. Место установки и цвет приборов отопления в МОП выполнять в строгом соответствии с ДИ.

							02-КР-2023-1.2-ОВ		
							Комплекс многоэтажных жилых домов со встроенными помещениями по ул. Краснофлотцев в г.Екатеринбурге 1 очередь строительства		
Изм.	Кол.уч.	Лист	№док.	Подпись	Дата	27-этажный жилой дом	Стadia	Лист	Листов
Разработал	Попов			<i>А.А.</i>	09.23		Р	4	
Проверил	Зорин			<i>Зорин</i>	09.23	План 2 этажа	ПЛАН-В ПРОЕКТНОЕ БЮРО		
Н.контроль	Зорин			<i>Зорин</i>	09.23				

FORMAT A4x3



НОМЕР ПО ПЛАНУ	НАИМЕНОВАНИЕ	ПЛОЩАДЬ КВ.М	КАТЕГОРИЯ ПОМЕЩЕНИЯ	НОМЕР ПО ПЛАНУ	НАИМЕНОВАНИЕ	ПЛОЩАДЬ КВ.М	КАТЕГОРИЯ ПОМЕЩЕНИЯ
1	Комната			7	Лестничная клетка типа Н1	10,87	
2	Кухня			8	Лифтовой холл	11,53	
3	Санузел			9	Коридор	33,71 25,10	
4	Коридор			10	Тамбур	2,86	
5	Лоджия			11	Переходная лоджия	5,26	

1. Неуказанные на плане трубопроводы горизонтальных веток в полу - Ø16x2,2.
2. Неуказанные на плане трубопроводы к отопительным приборам - Ø16x2,2.
3. Неуказанные на плане компоненты систем ОВ, указаны на схемах.
4. Расстановка КИВ в квартире, см. АР.
5. Место установки и цвет приборов отопления в МОП выполнять в строгом соответствии с ДИ.


						02-КР-2023-1.2-ОВ			
						Комплекс многоэтажных жилых домов со встроенными помещениями по ул. Краснофлотцев в г.Екатеринбурге 1 очередь строительства			
Изм.	Колп.уч.	Лист	Недок.	Подпись	Дата	27-этажный жилой дом	Стадия	Лист	Листов
Разработал	Попов				09.23		Р	5	
Проверил	Зорин				09.23	План 3, 4 этажей			
Н.контроль	Зорин				09.23				

СОГЛАСОВАНО

Взам. инв. №

Подпись и дата

Имя, № подл.

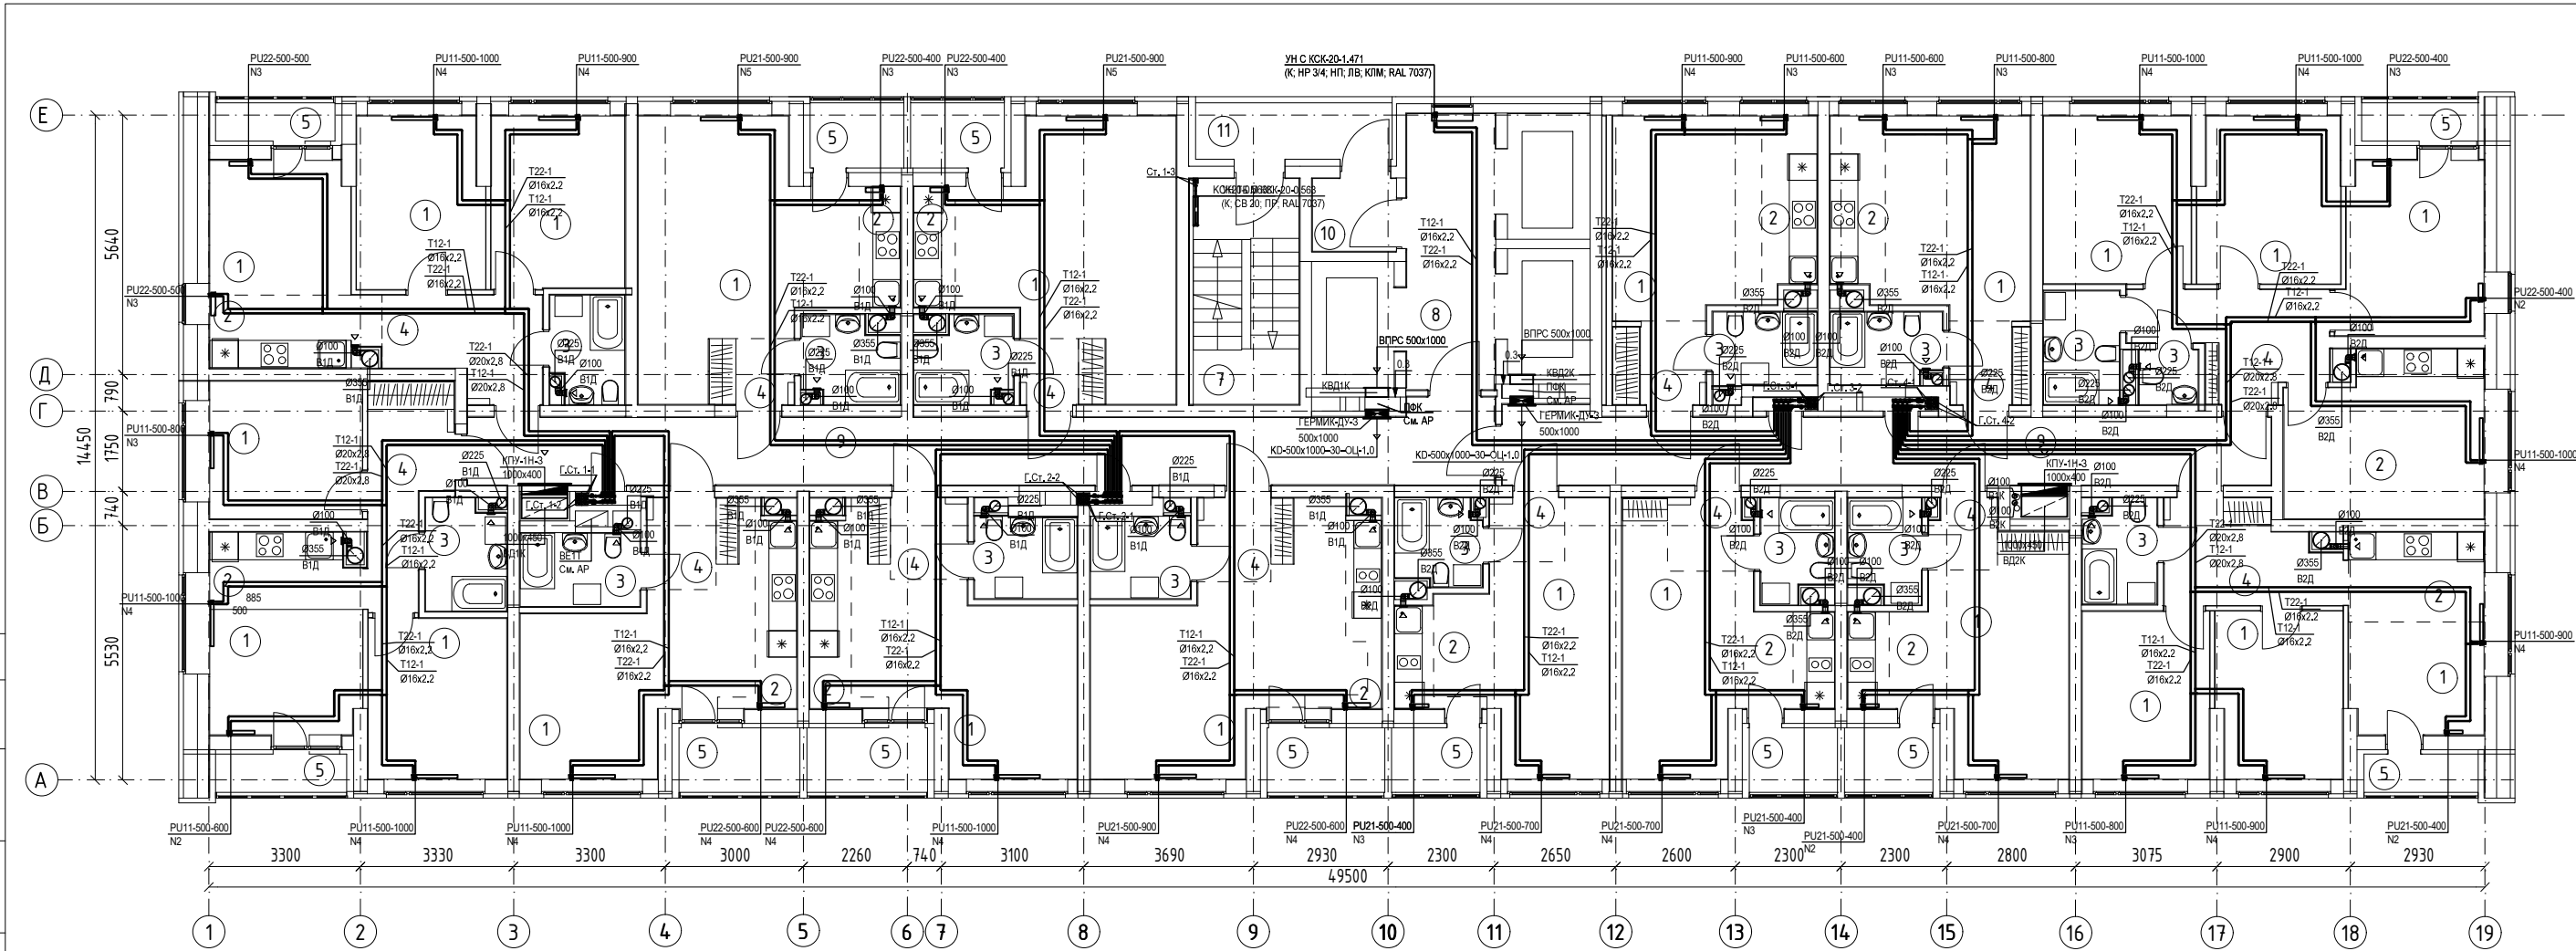

ЭКСПЛИКАЦИЯ ПОМЕЩЕНИЙ

НОМЕР ПО ПЛАНУ	НАИМЕНОВАНИЕ	ПЛОЩАДЬ КВ.М	КАТЕГОРИЯ ПОМЕЩЕНИЯ	НОМЕР ПО ПЛАНУ	НАИМЕНОВАНИЕ	ПЛОЩАДЬ КВ.М	КАТЕГОРИЯ ПОМЕЩЕНИЯ
1	Комната			7	Лестничная клетка типа Н1	10,87	
2	Кухня			8	Лифтовой холл	11,53	
3	Санузел			9	Коридор	33,71 25,10	
4	Коридор			10	Тамбур	2,86	
5	Лоджия			11	Переходная лоджия	5,26	

1. Неуказанные на плане трубопроводы горизонтальных веток в полу - Ø16x2,2.
2. Неуказанные на плане трубопроводы к отопительным приборам - Ø16x2,2.
3. Неуказанные на плане компоненты систем ОВ, указаны на схемах.
4. Расстановка КИВ в квартирах, см. АР.
5. Место установки и цвет приборов отопления в МОП выполнять в строгом соответствии с ДИ.


						02-КР-2023-1.2-ОВ			
						Комплекс многоэтажных жилых домов со встроенными помещениями по ул. Краснофлотцев в г.Екатеринбурге 1 очередь строительства			
Изм.	Кол.уч.	Лист	Ндок.	Подпись	Дата	27-этажный жилой дом	Стадия	Лист	Листов
Разработал	Попов				09.23		Р	6	
						План 5 этажа			
Проверил	Зорин				09.23				
Н.контроль	Зорин				09.23				

СОГЛАСОВАНО

Взам. инв. №

Подпись и дата

Имя, № подл.

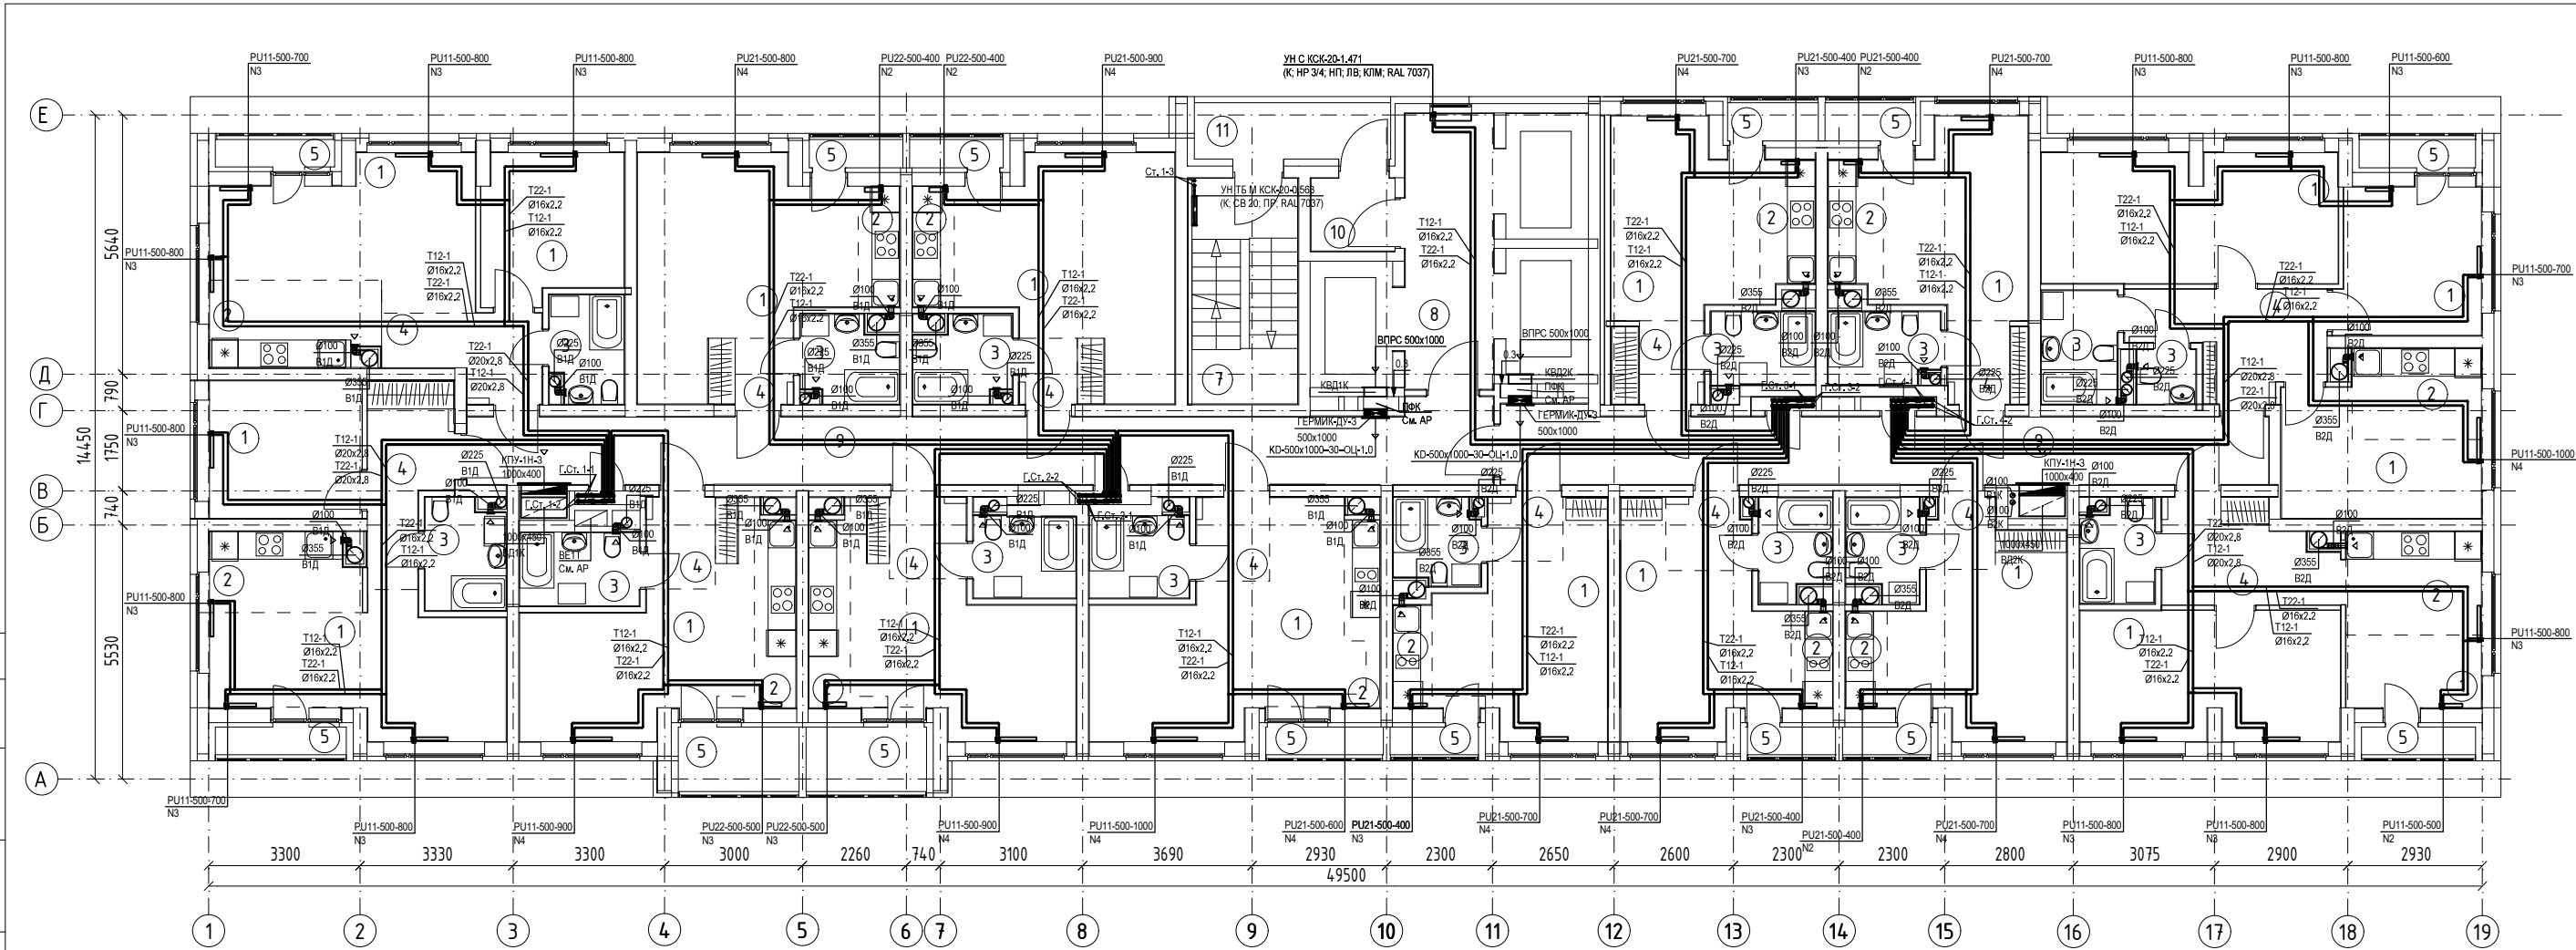

ЭКСПЛИКАЦИЯ ПОМЕЩЕНИЙ

НОМЕР ПО ПЛАНУ	НАИМЕНОВАНИЕ	ПЛОЩАДЬ КВ.М	КАТЕГОРИЯ ПОМЕЩЕНИЯ	НОМЕР ПО ПЛАНУ	НАИМЕНОВАНИЕ	ПЛОЩАДЬ КВ.М	КАТЕГОРИЯ ПОМЕЩЕНИЯ
1	Комната			7	Лестничная клетка типа Н1	10,87	
2	Кухня			8	Лифтовой холл	11,53	
3	Санузел			9	Коридор	33,71 25,10	
4	Коридор			10	Тамбур	2,86	
5	Лоджия			11	Переходная лоджия	5,26	

- Неуказанные на плане трубопроводы горизонтальных веток в полу - Ø16x2,2.
- Неуказанные на плане трубопроводы к отопительным приборам - Ø16x2,2.
- Неуказанные на плане компоненты систем ОВ, указаны на схемах.
- Расстановка КИВ в квартирах, см. АР.
- Место установки и цвет приборов отопления в МОП выполнять в строгом соответствии с ДИ.


						02-КР-2023-1.2-ОВ			
						Комплекс многоэтажных жилых домов со встроенными помещениями по ул. Краснофлотцев в г.Екатеринбурге 1 очередь строительства			
Изм.	Кол.уч.	Лист	Ндок.	Подпись	Дата	27-этажный жилой дом	Стадия	Лист	Листов
Разработал	Попов				09.23		Р	7	
						План 6-8 этажей			
Проверил	Зорин				09.23				
Н.контроль	Зорин				09.23				

СОГЛАСОВАНО

Взам. инв. №

Подпись и дата

Имя, № подл.

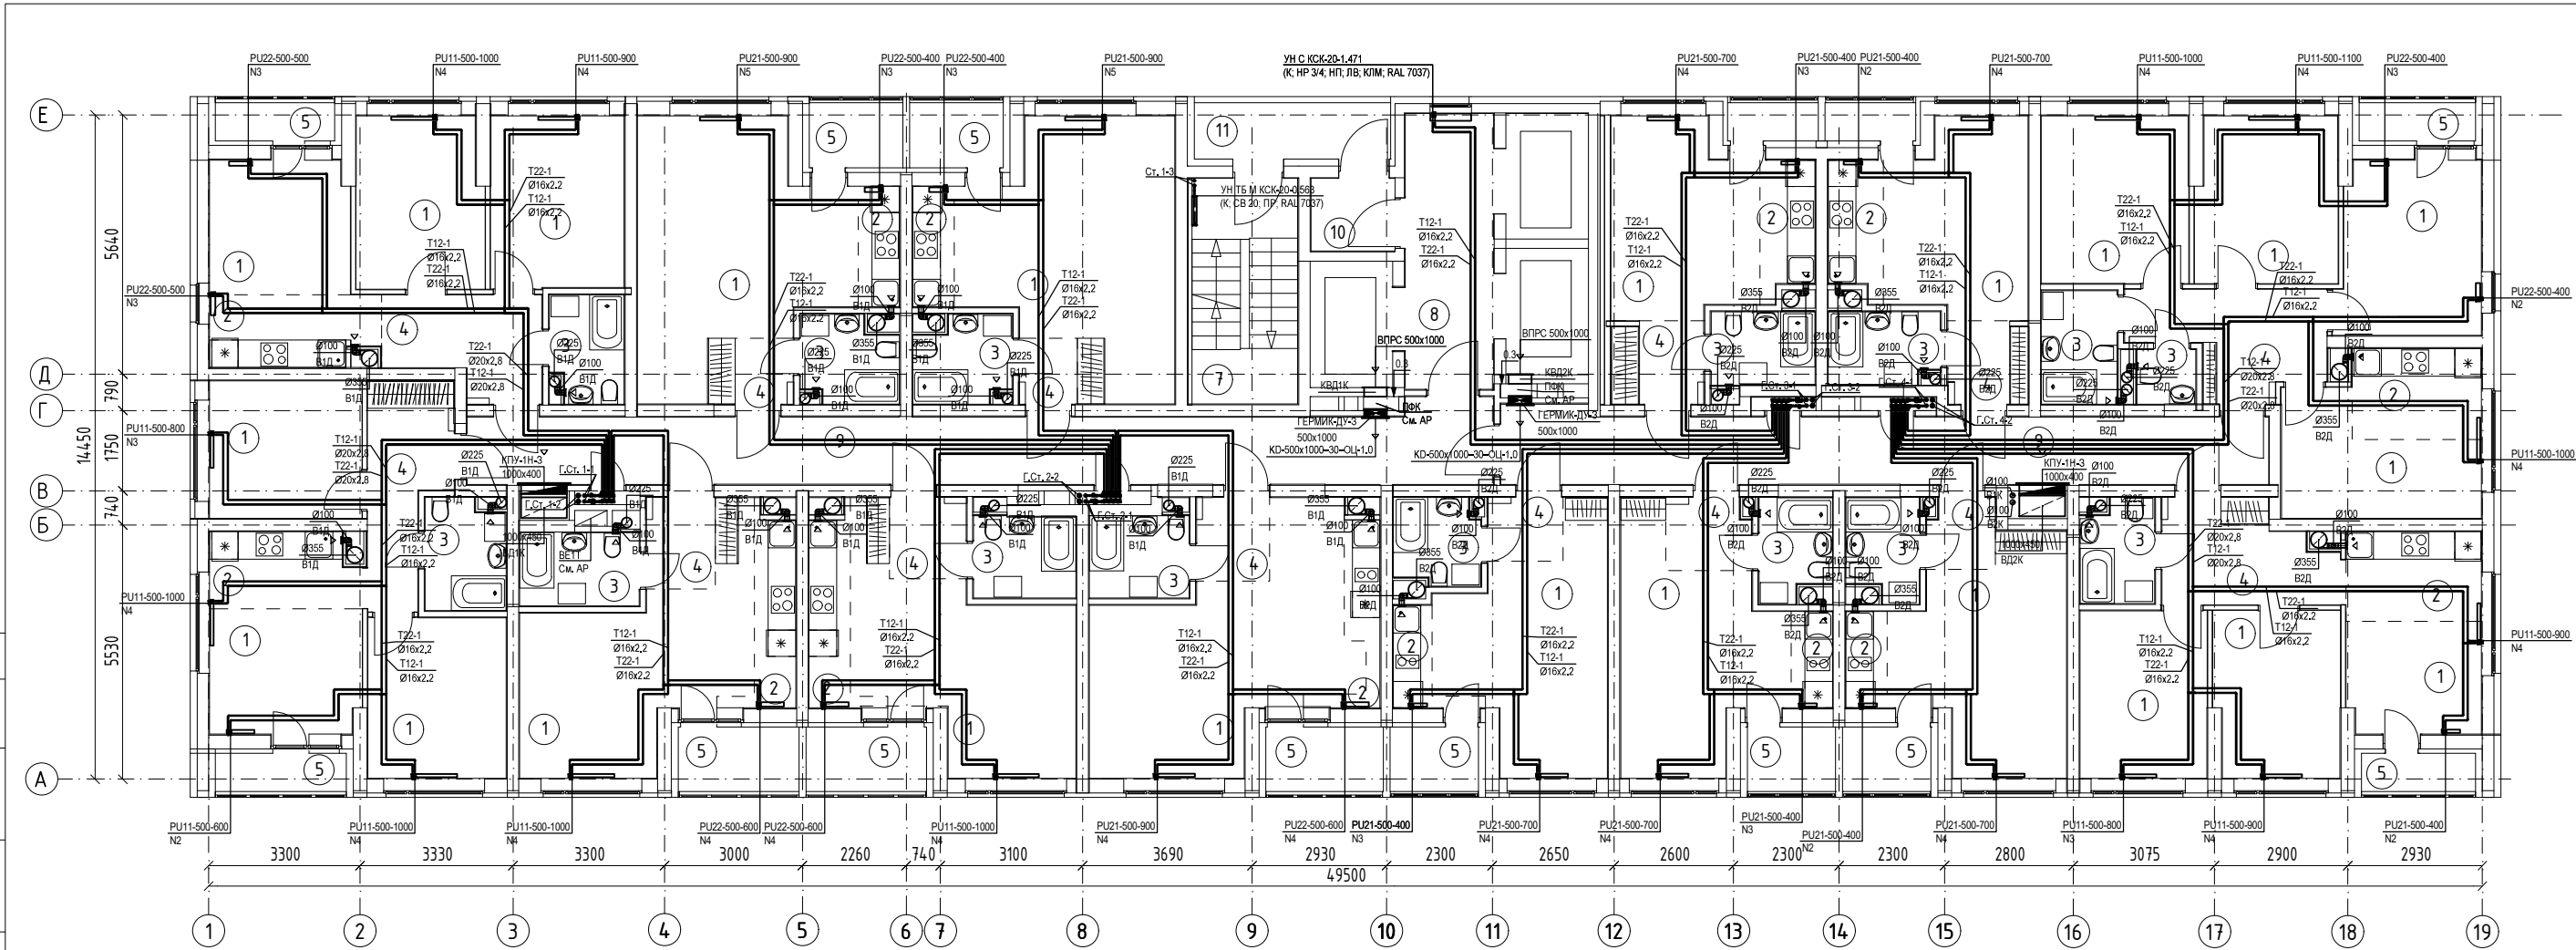

ЭКСПЛИКАЦИЯ ПОМЕЩЕНИЙ

НОМЕР ПО ПЛАНУ	НАИМЕНОВАНИЕ	ПЛОЩАДЬ КВ.М	КАТЕГОРИЯ ПОМЕЩЕНИЯ	НОМЕР ПО ПЛАНУ	НАИМЕНОВАНИЕ	ПЛОЩАДЬ КВ.М	КАТЕГОРИЯ ПОМЕЩЕНИЯ
1	Комната			7	Лестничная клетка типа Н1	10,87	
2	Кухня			8	Лифтовой холл	11,53	
3	Санузел			9	Коридор	33,71 25,10	
4	Коридор			10	Тамбур	2,86	
5	Лоджия			11	Переходная лоджия	5,26	

1. Неуказанные на плане трубопроводы горизонтальных веток в полу - Ø16x2,2.
2. Неуказанные на плане трубопроводы к отопительным приборам - Ø16x2,2.
3. Неуказанные на плане компоненты систем ОВ, указаны на схемах.
4. Расстановка КИВ в квартирах, см. АР.
5. Место установки и цвет приборов отопления в МОП выполнять в строгом соответствии с ДИ.


						02-КР-2023-1.2-ОВ			
						Комплекс многоэтажных жилых домов со встроенными помещениями по ул. Краснофлотцев в г.Екатеринбурге 1 очередь строительства			
Изм.	Кол.уч.	Лист	Ндок.	Подпись	Дата	27-этажный жилой дом	Стадия	Лист	Листов
Разработал	Попов			<i>П.П.</i>	09.23		Р	8	
						План 9 этажа	ПЛАН-В ПРОЕКТНОЕ БЮРО		
Проверил	Зорин			<i>Зорин</i>	09.23				
Н.контроль	Зорин			<i>Зорин</i>	09.23				

СОГЛАСОВАНО

Взам. инв. №

Подпись и дата

Имя, № подл.

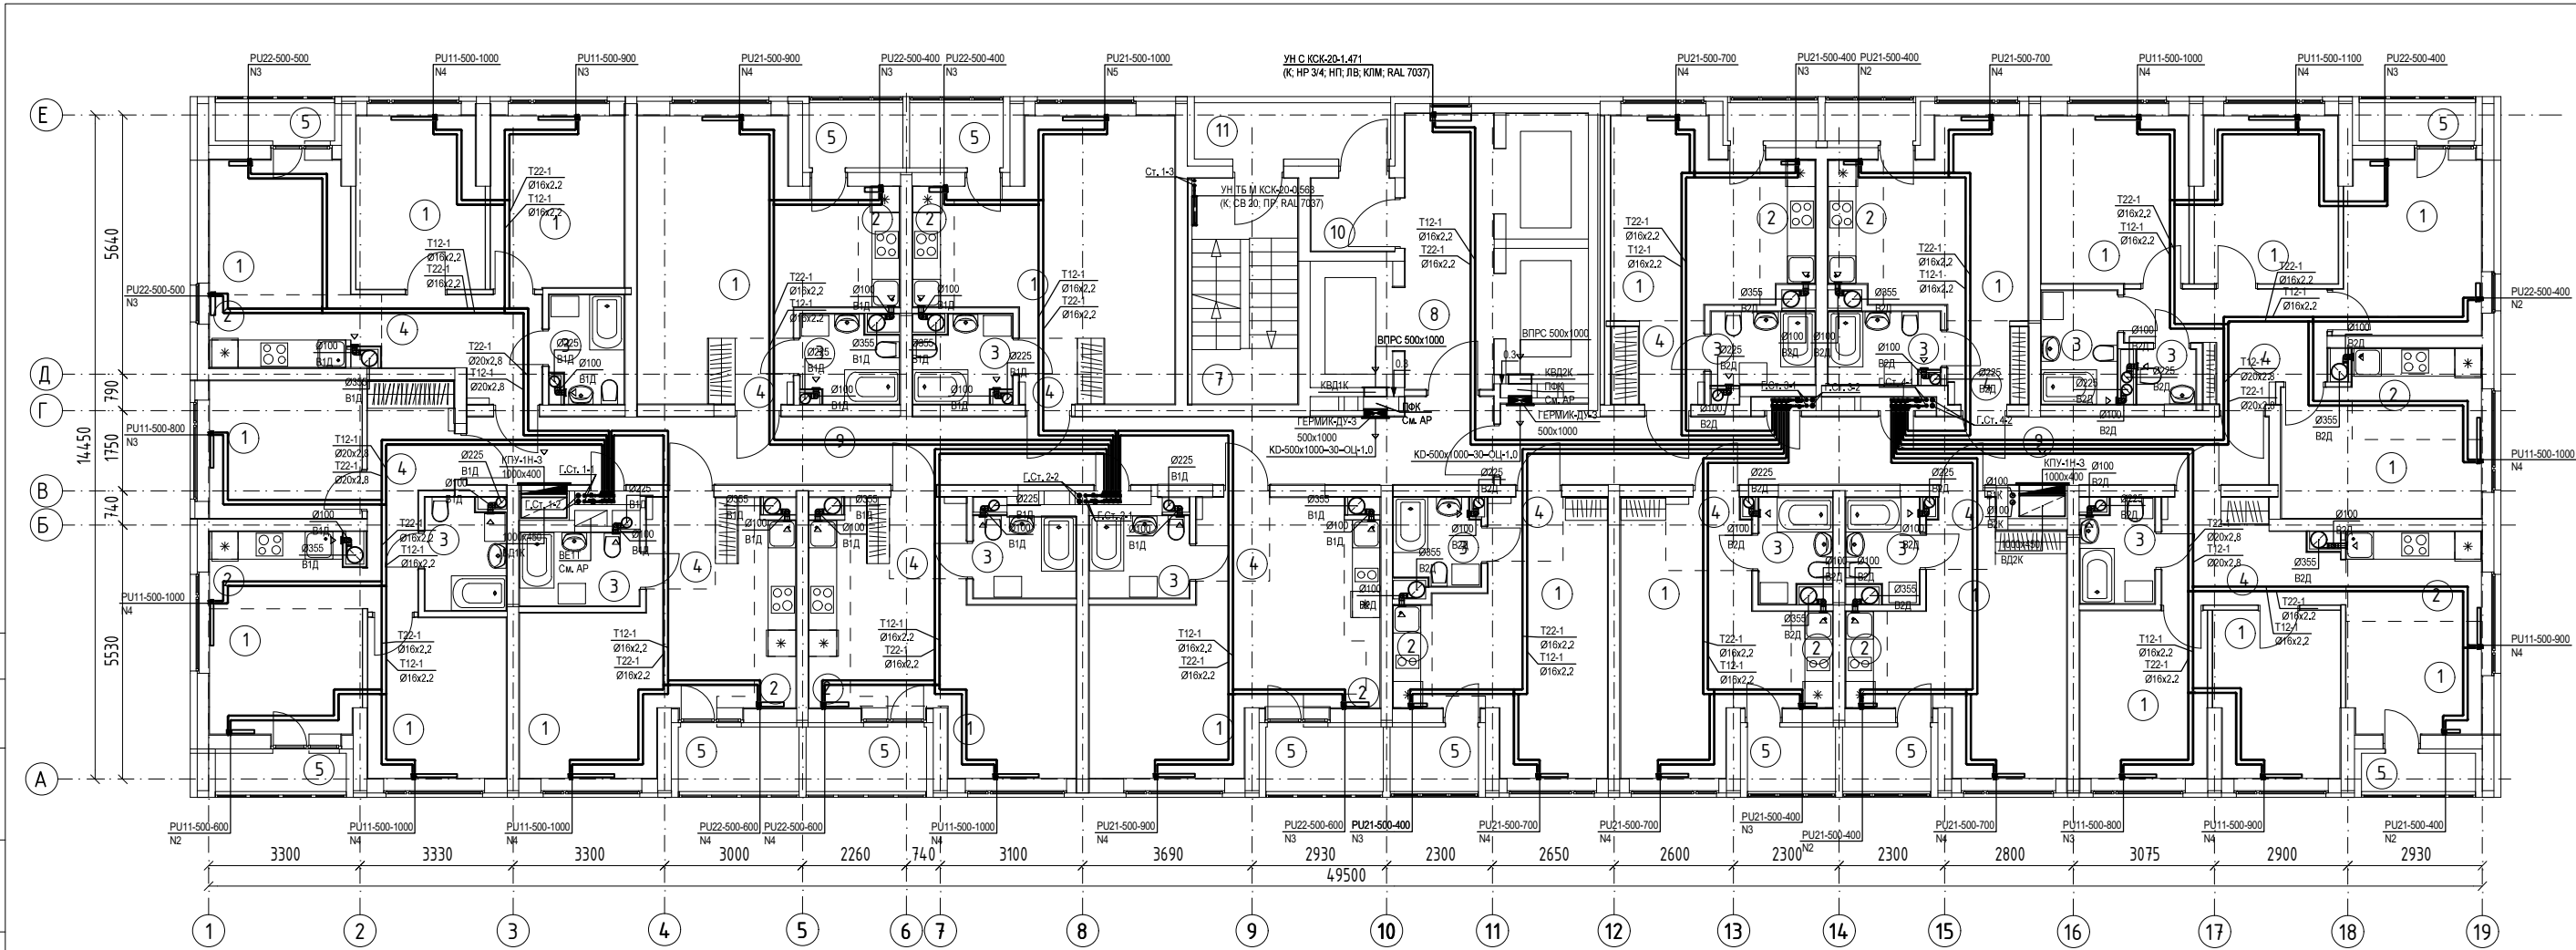

ЭКСПЛИКАЦИЯ ПОМЕЩЕНИЙ

НОМЕР ПО ПЛАНУ	НАИМЕНОВАНИЕ	ПЛОЩАДЬ КВ.М	КАТЕГОРИЯ ПОМЕЩЕНИЯ	НОМЕР ПО ПЛАНУ	НАИМЕНОВАНИЕ	ПЛОЩАДЬ КВ.М	КАТЕГОРИЯ ПОМЕЩЕНИЯ
1	Комната			7	Лестничная клетка типа Н1	10,87	
2	Кухня			8	Лифтовой холл	11,53	
3	Санузел			9	Коридор	33,71 25,10	
4	Коридор			10	Тамбур	2,86	
5	Лоджия			11	Переходная лоджия	5,26	

- Неуказанные на плане трубопроводы горизонтальных веток в полу - Ø16x2,2.
- Неуказанные на плане трубопроводы к отопительным приборам - Ø16x2,2.
- Неуказанные на плане компоненты систем ОВ, указаны на схемах.
- Расстановка КИВ в квартирах, см. АР.
- Место установки и цвет приборов отопления в МОП выполнять в строгом соответствии с ДИ.

						02-КР-2023-1.2-ОВ			
						Комплекс многоэтажных жилых домов со встроенными помещениями по ул. Краснофлотцев в г.Екатеринбурге 1 очередь строительства			
Изм.	Кол.уч.	Лист	Ндок.	Подпись	Дата	27-этажный жилой дом	Стадия	Лист	Листов
Разработал	Попов				09.23		Р	9	
						План 10 этажа			
Проверил	Зорин				09.23				
Н.контроль	Зорин				09.23				


ФОРМАТ А4x3

СОГЛАСОВАНО

Взам. инв. №

Подпись и дата

Имя, № подл.

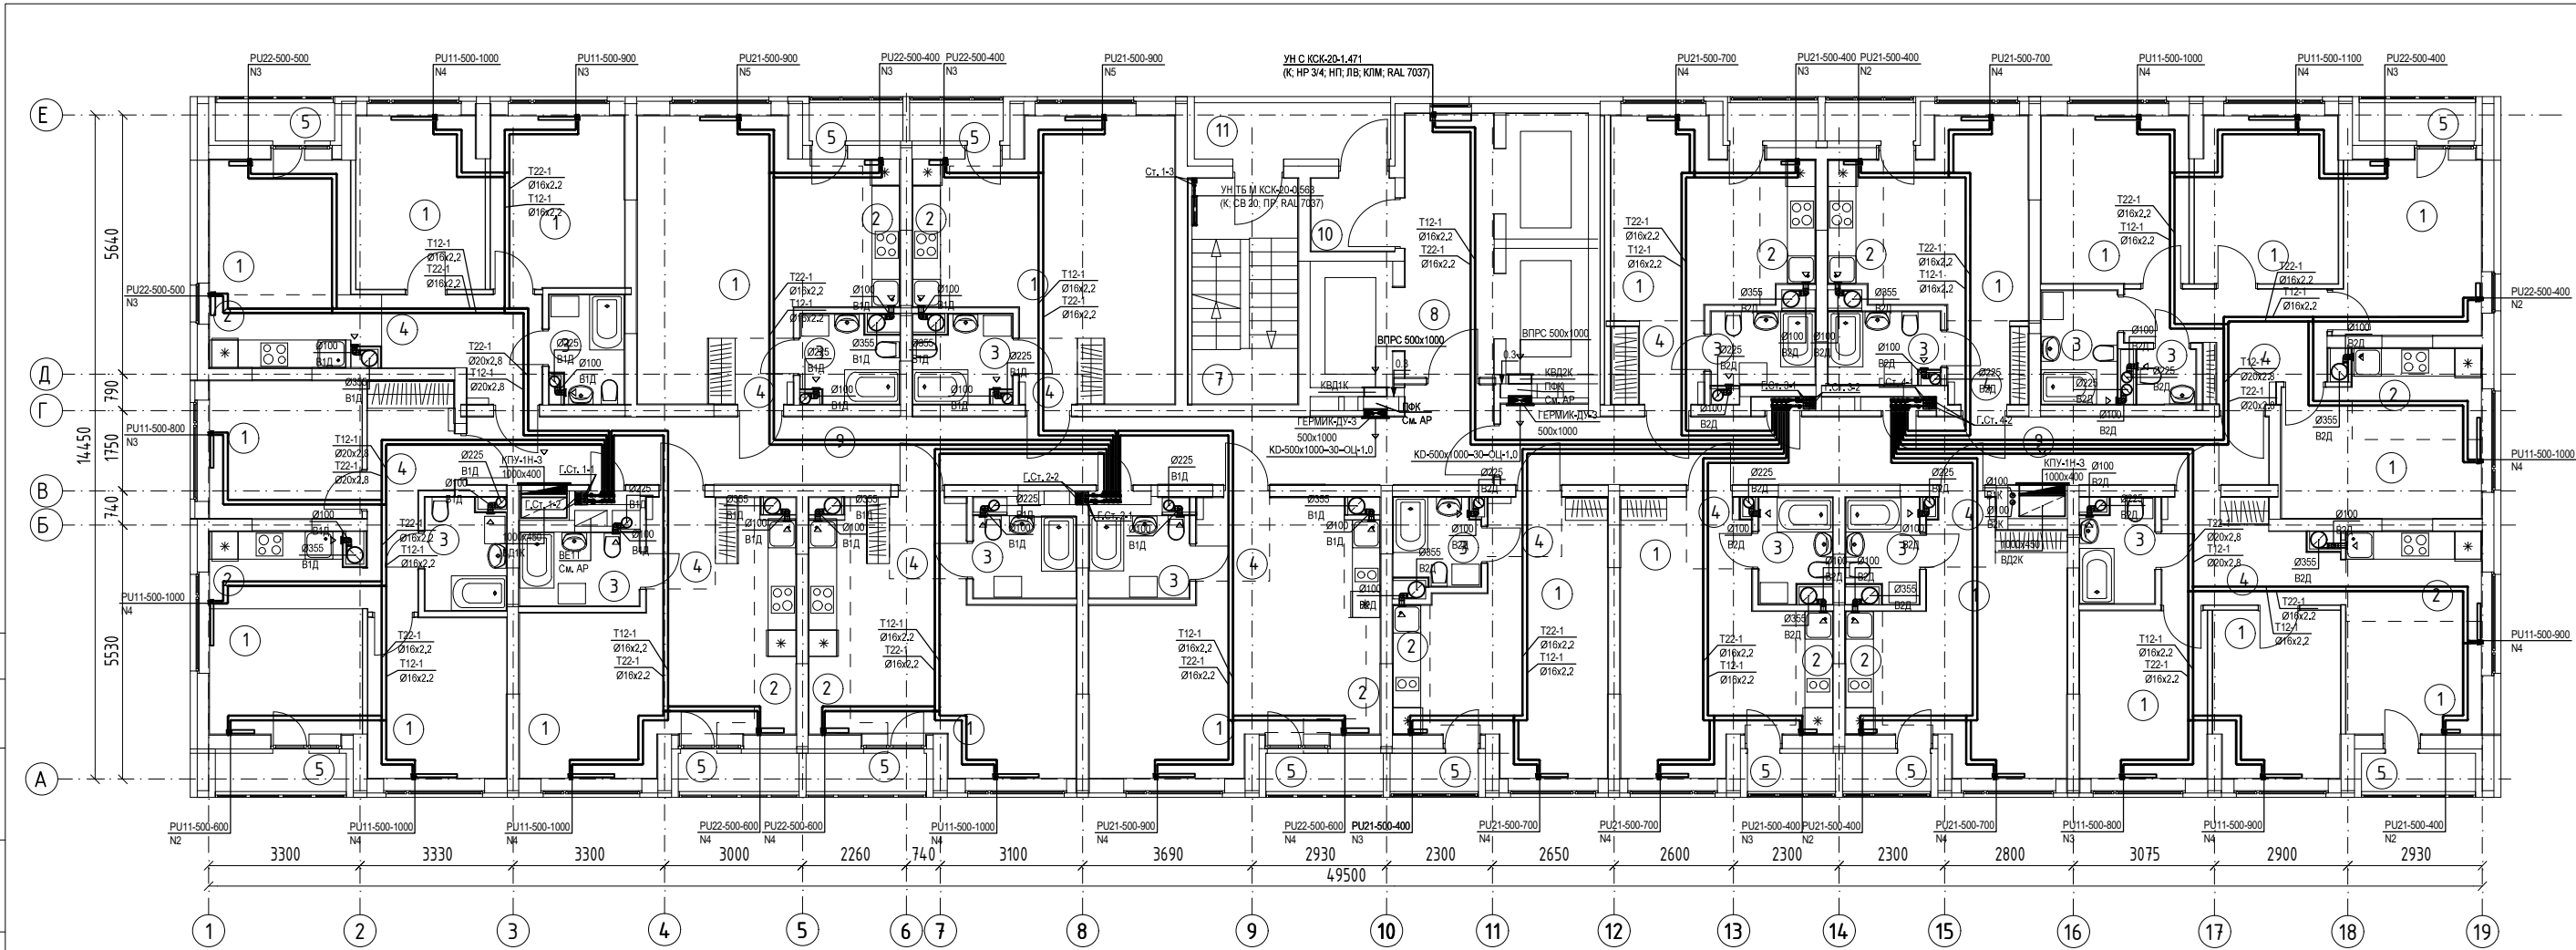

ЭКСПЛИКАЦИЯ ПОМЕЩЕНИЙ

НОМЕР ПО ПЛАНУ	НАИМЕНОВАНИЕ	ПЛОЩАДЬ КВ.М	КАТЕГОРИЯ ПОМЕЩЕНИЯ	НОМЕР ПО ПЛАНУ	НАИМЕНОВАНИЕ	ПЛОЩАДЬ КВ.М	КАТЕГОРИЯ ПОМЕЩЕНИЯ
1	Комната			7	Лестничная клетка типа Н1	10,87	
2	Кухня			8	Лифтовой холл	11,53	
3	Санузел			9	Коридор	33,71 25,10	
4	Коридор			10	Тамбур	2,86	
5	Лоджия			11	Переходная лоджия	5,26	

- Неуказанные на плане трубопроводы горизонтальных веток в полу - Ø16x2,2.
- Неуказанные на плане трубопроводы к отопительным приборам - Ø16x2,2.
- Неуказанные на плане компоненты систем ОВ, указаны на схемах.
- Расстановка КИВ в квартирах, см. АР.
- Место установки и цвет приборов отопления в МОП выполнять в строгом соответствии с ДИ.

						02-КР-2023-1.2-ОВ			
						Комплекс многоэтажных жилых домов со встроенными помещениями по ул. Краснофлотцев в г.Екатеринбурге 1 очередь строительства			
Изм.	Кол.уч.	Лист	Ндок.	Подпись	Дата	27-этажный жилой дом	Стадия	Лист	Листов
Разработал	Попов				09.23		Р	10	
						План 11 этажа			
Проверил	Зорин				09.23				
Н.контроль	Зорин				09.23				


ФОРМАТ А4х3

СОГЛАСОВАНО

Взам. инв. №

Подпись и дата

Имя, № подл.

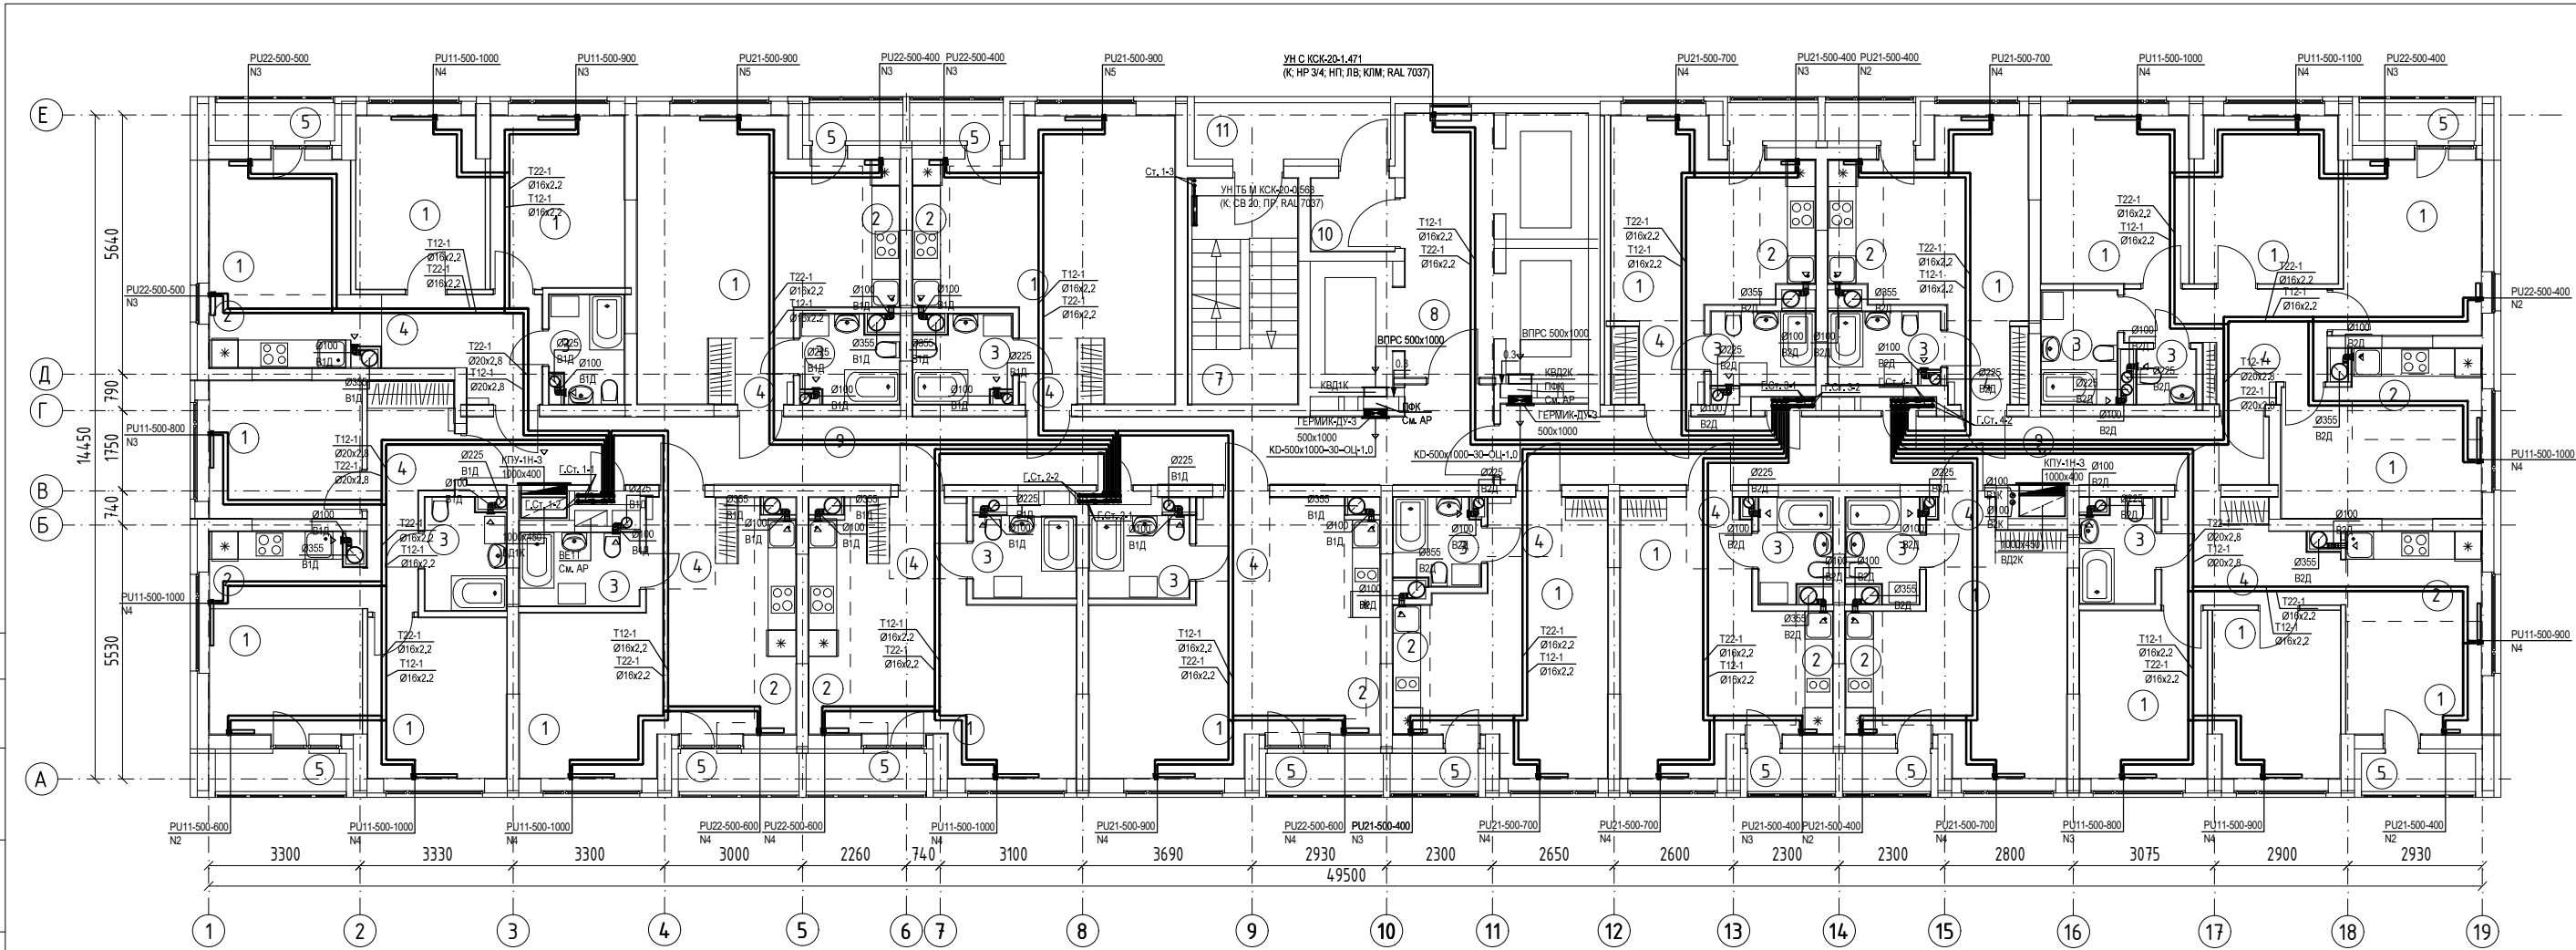

ЭКСПЛИКАЦИЯ ПОМЕЩЕНИЙ

НОМЕР ПО ПЛАНУ	НАИМЕНОВАНИЕ	ПЛОЩАДЬ КВ.М	КАТЕГОРИЯ ПОМЕЩЕНИЯ	НОМЕР ПО ПЛАНУ	НАИМЕНОВАНИЕ	ПЛОЩАДЬ КВ.М	КАТЕГОРИЯ ПОМЕЩЕНИЯ
1	Комната			7	Лестничная клетка типа Н1	10,87	
2	Кухня			8	Лифтовой холл	11,53	
3	Санузел			9	Коридор	33,71 25,10	
4	Коридор			10	Тамбур	2,86	
5	Лоджия			11	Переходная лоджия	5,26	

- Неуказанные на плане трубопроводы горизонтальных веток в полу - Ø16x2,2.
- Неуказанные на плане трубопроводы к отопительным приборам - Ø16x2,2.
- Неуказанные на плане компоненты систем ОВ, указаны на схемах.
- Расстановка КИВ в квартирах, см. АР.
- Место установки и цвет приборов отопления в МОП выполнять в строгом соответствии с ДИ.


						02-КР-2023-1.2-ОВ			
						Комплекс многоэтажных жилых домов со встроенными помещениями по ул. Краснофлотцев в г.Екатеринбурге 1 очередь строительства			
Изм.	Кол.уч.	Лист	Надк.	Подпись	Дата	27-этажный жилой дом	Стация	Лист	Листов
Разработал	Попов			<i>Попов</i>	09.23		Р	11	
						План 12-14 этажей	ПЛАН-В ПРОЕКТНОЕ БЮРО		
Проверил	Зорин			<i>Зорин</i>	09.23				
Н.контроль	Зорин			<i>Зорин</i>	09.23				

СОГЛАСОВАНО

Взам. инв. №

Подпись и дата

Имя, № подл.

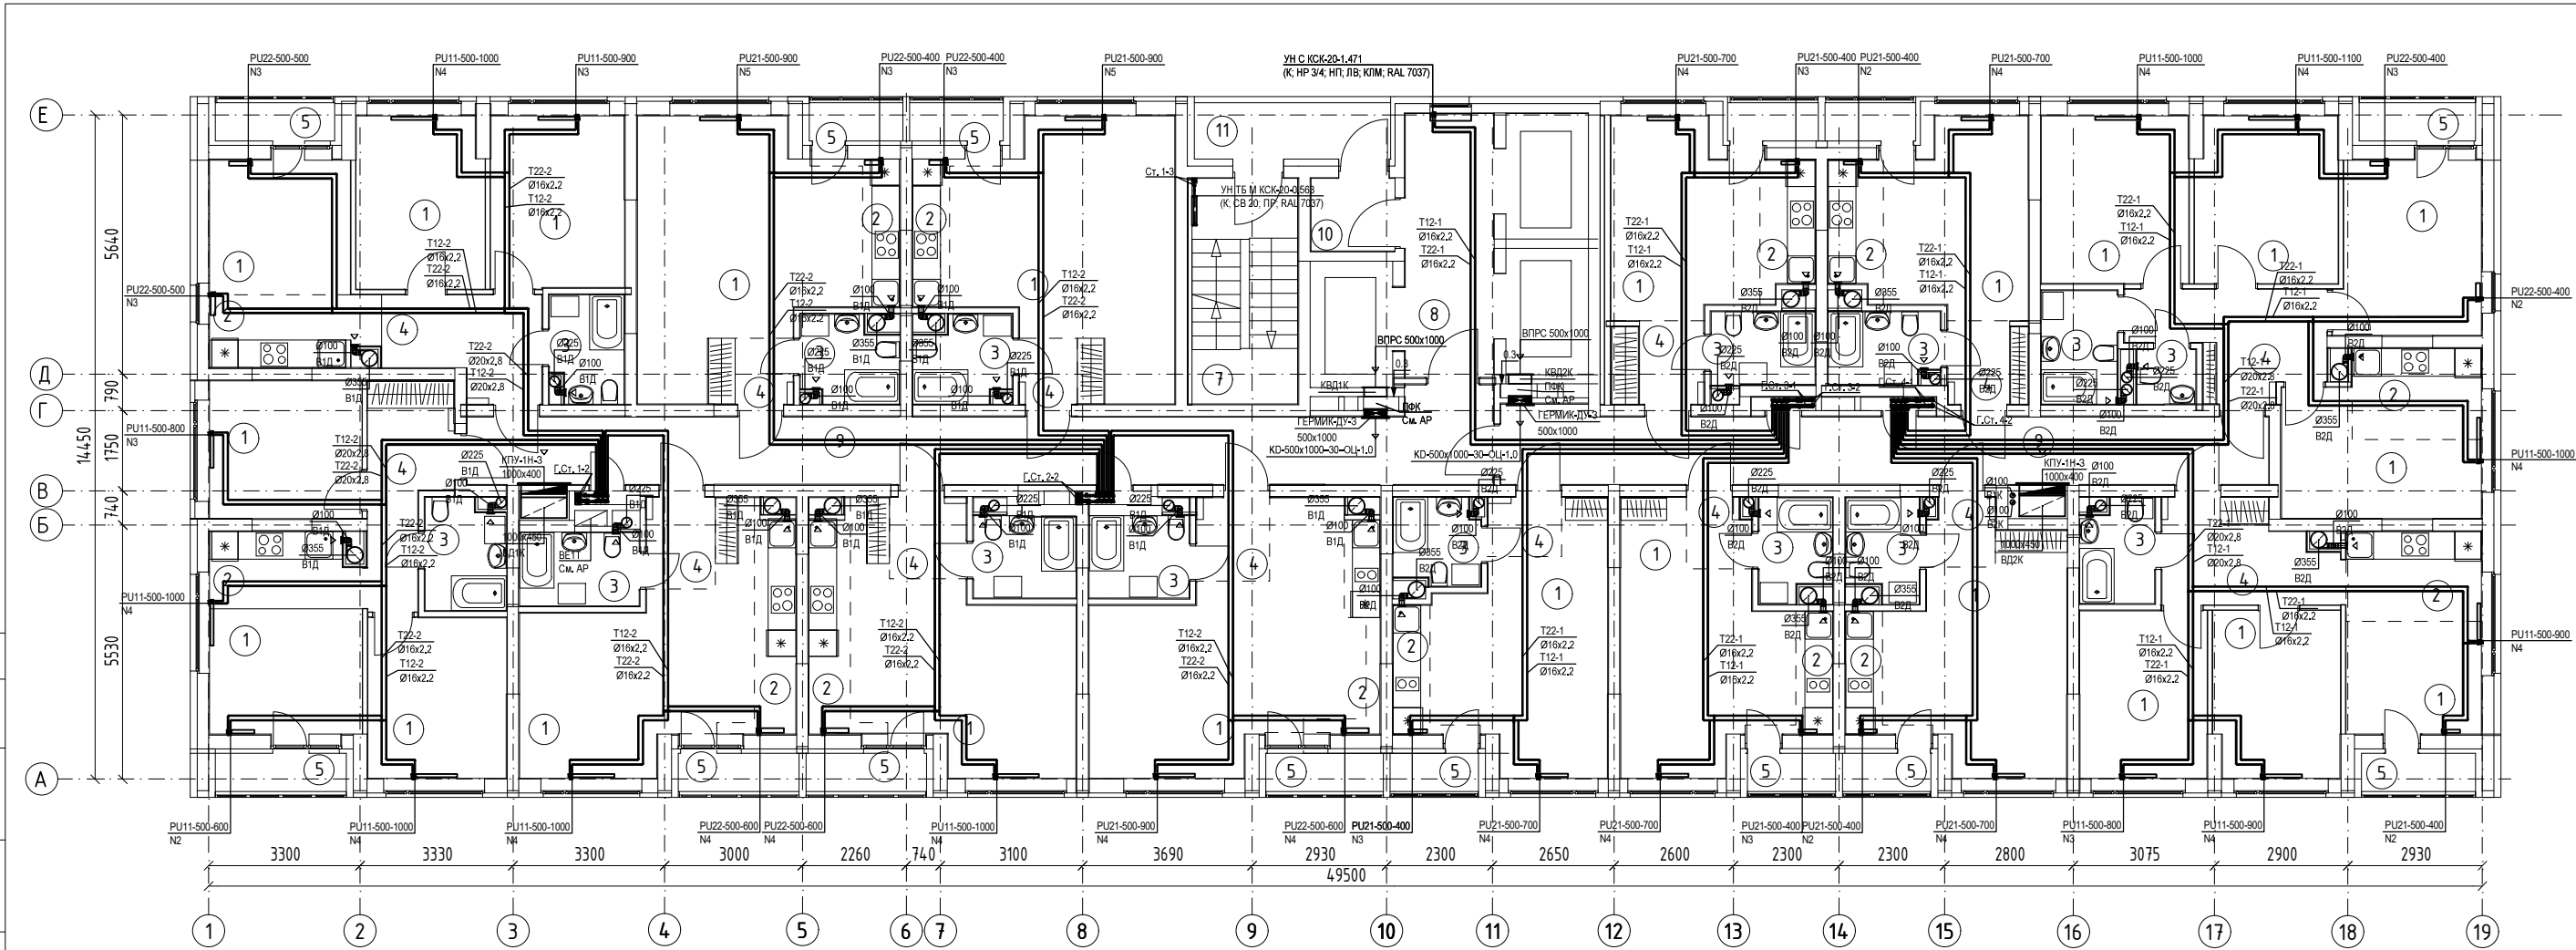

ЭКСПЛИКАЦИЯ ПОМЕЩЕНИЙ

НОМЕР ПО ПЛАНУ	НАИМЕНОВАНИЕ	ПЛОЩАДЬ КВ.М	КАТЕГОРИЯ ПОМЕЩЕНИЯ	НОМЕР ПО ПЛАНУ	НАИМЕНОВАНИЕ	ПЛОЩАДЬ КВ.М	КАТЕГОРИЯ ПОМЕЩЕНИЯ
1	Комната			7	Лестничная клетка типа Н1	10,87	
2	Кухня			8	Лифтовой холл	11,53	
3	Санузел			9	Коридор	33,71 25,10	
4	Коридор			10	Тамбур	2,86	
5	Лоджия			11	Переходная лоджия	5,26	

1. Неуказанные на плане трубопроводы горизонтальных веток в полу - Ø16x2,2.
2. Неуказанные на плане трубопроводы к отопительным приборам - Ø16x2,2.
3. Неуказанные на плане компоненты систем ОВ, указаны на схемах.
4. Расстановка КИВ в квартирах, см. АР.
5. Место установки и цвет приборов отопления в МОП выполнять в строгом соответствии с ДИ.

						02-КР-2023-1.2-ОВ			
						Комплекс многоэтажных жилых домов со встроенными помещениями по ул. Краснофлотцев в г.Екатеринбурге 1 очередь строительства			
Изм.	Кол.уч.	Лист	Надк.	Подпись	Дата	27-этажный жилой дом	Стация	Лист	Листов
Разработал	Попов			<i>П.П.</i>	09.23		Р	12	
						План 15, 16 этажей	ПЛАН-В ПРОЕКТНОЕ БЮРО		
Проверил	Зорин			<i>З.Зорин</i>	09.23				
Н.контроль	Зорин			<i>З.Зорин</i>	09.23				



НОМЕР ПО ПЛАНУ	НАИМЕНОВАНИЕ	ПЛОЩАДЬ КВ.М	КАТЕГОРИЯ ПОМЕЩЕНИЯ	НОМЕР ПО ПЛАНУ	НАИМЕНОВАНИЕ	ПЛОЩАДЬ КВ.М	КАТЕГОРИЯ ПОМЕЩЕНИЯ
1	Комната			7	Лестничная клетка типа Н1	10,87	
2	Кухня			8	Лифтовой холл	11,53	
3	Санузел			9	Коридор	33,71 25,10	
4	Коридор			10	Тамбур	2,86	
5	Лоджия			11	Переходная лоджия	5,26	

1. Неуказанные на плане трубопроводы горизонтальных веток в полу - Ø16х2,2.
2. Неуказанные на плане трубопроводы к отопительным приборам - Ø16х2,2.
3. Неуказанные на плане компоненты систем ОВ, указаны на схемах.
4. Расстановка КИВ в квартирах, см. АР.
5. Место установки и цвет приборов отопления в МОП выполнять в строгом соответствии с ДИ.

						02-КР-2023-1.2-ОВ			
						Комплекс многоэтажных жилых домов со встроенными помещениями по ул. Краснофлотцев в г.Екатеринбурге 1 очередь строительства			
Изм.	Кол.уч.	Лист	Недок.	Подпись	Дата	27-этажный жилой дом	Стадия	Лист	Листов
Разработал		Попов			09.23		Р	13	
Проверил	Зорин				09.23	План 17-25 этажей			
Н.контроль	Зорин				09.23				



НОМЕР ПО ПЛАНУ	НАИМЕНОВАНИЕ	ПЛОЩАДЬ КВ.М	КАТЕГОРИЯ ПОМЕЩЕНИЯ	НОМЕР ПО ПЛАНУ	НАИМЕНОВАНИЕ	ПЛОЩАДЬ КВ.М	КАТЕГОРИЯ ПОМЕЩЕНИЯ
1	Комната			7	Лестничная клетка типа Н1	10,87	
2	Кухня			8	Лифтовой холл	11,53	
3	Санузел			9	Коридор	33,71 25,10	
4	Коридор			10	Тамбур	2,86	
5	Лоджия			11	Переходная лоджия	5,26	

1. Неуказанные на плане трубопроводы горизонтальных веток в полу - $\varnothing 16 \times 2,2$.
2. Неуказанные на плане трубопроводы к отопительным приборам - $\varnothing 16 \times 2,2$.
3. Неуказанные на плане вентиляторы - ERA 4C.
4. Неуказанные на плане компоненты систем ОВ, указаны на схемах.
5. Расстояние КИВ в квартирах, см. АР.
6. Место установки и цвет приборов отопления в МОП выполнять в строгом соответствии с ДИ.


						02-КР-2023-1.2-ОВ			
						Комплекс многоэтажных жилых домов со встроенными помещениями по ул. Краснофлотцев в г.Екатеринбурге 1 очередь строительства			
Изм.	Колп.уч.	Лист	Недок.	Подпись	Дата	27-этажный жилой дом	Стадия	Лист	Листов
Разработал		Попов			09.23		Р	14	
Проверил	Зорин				09.23	План 26 этажа			
Н.контроль	Зорин				09.23				

СОГЛАСОВАНО

Взам. инв. №

Подпись и дата

Имя, № подл.

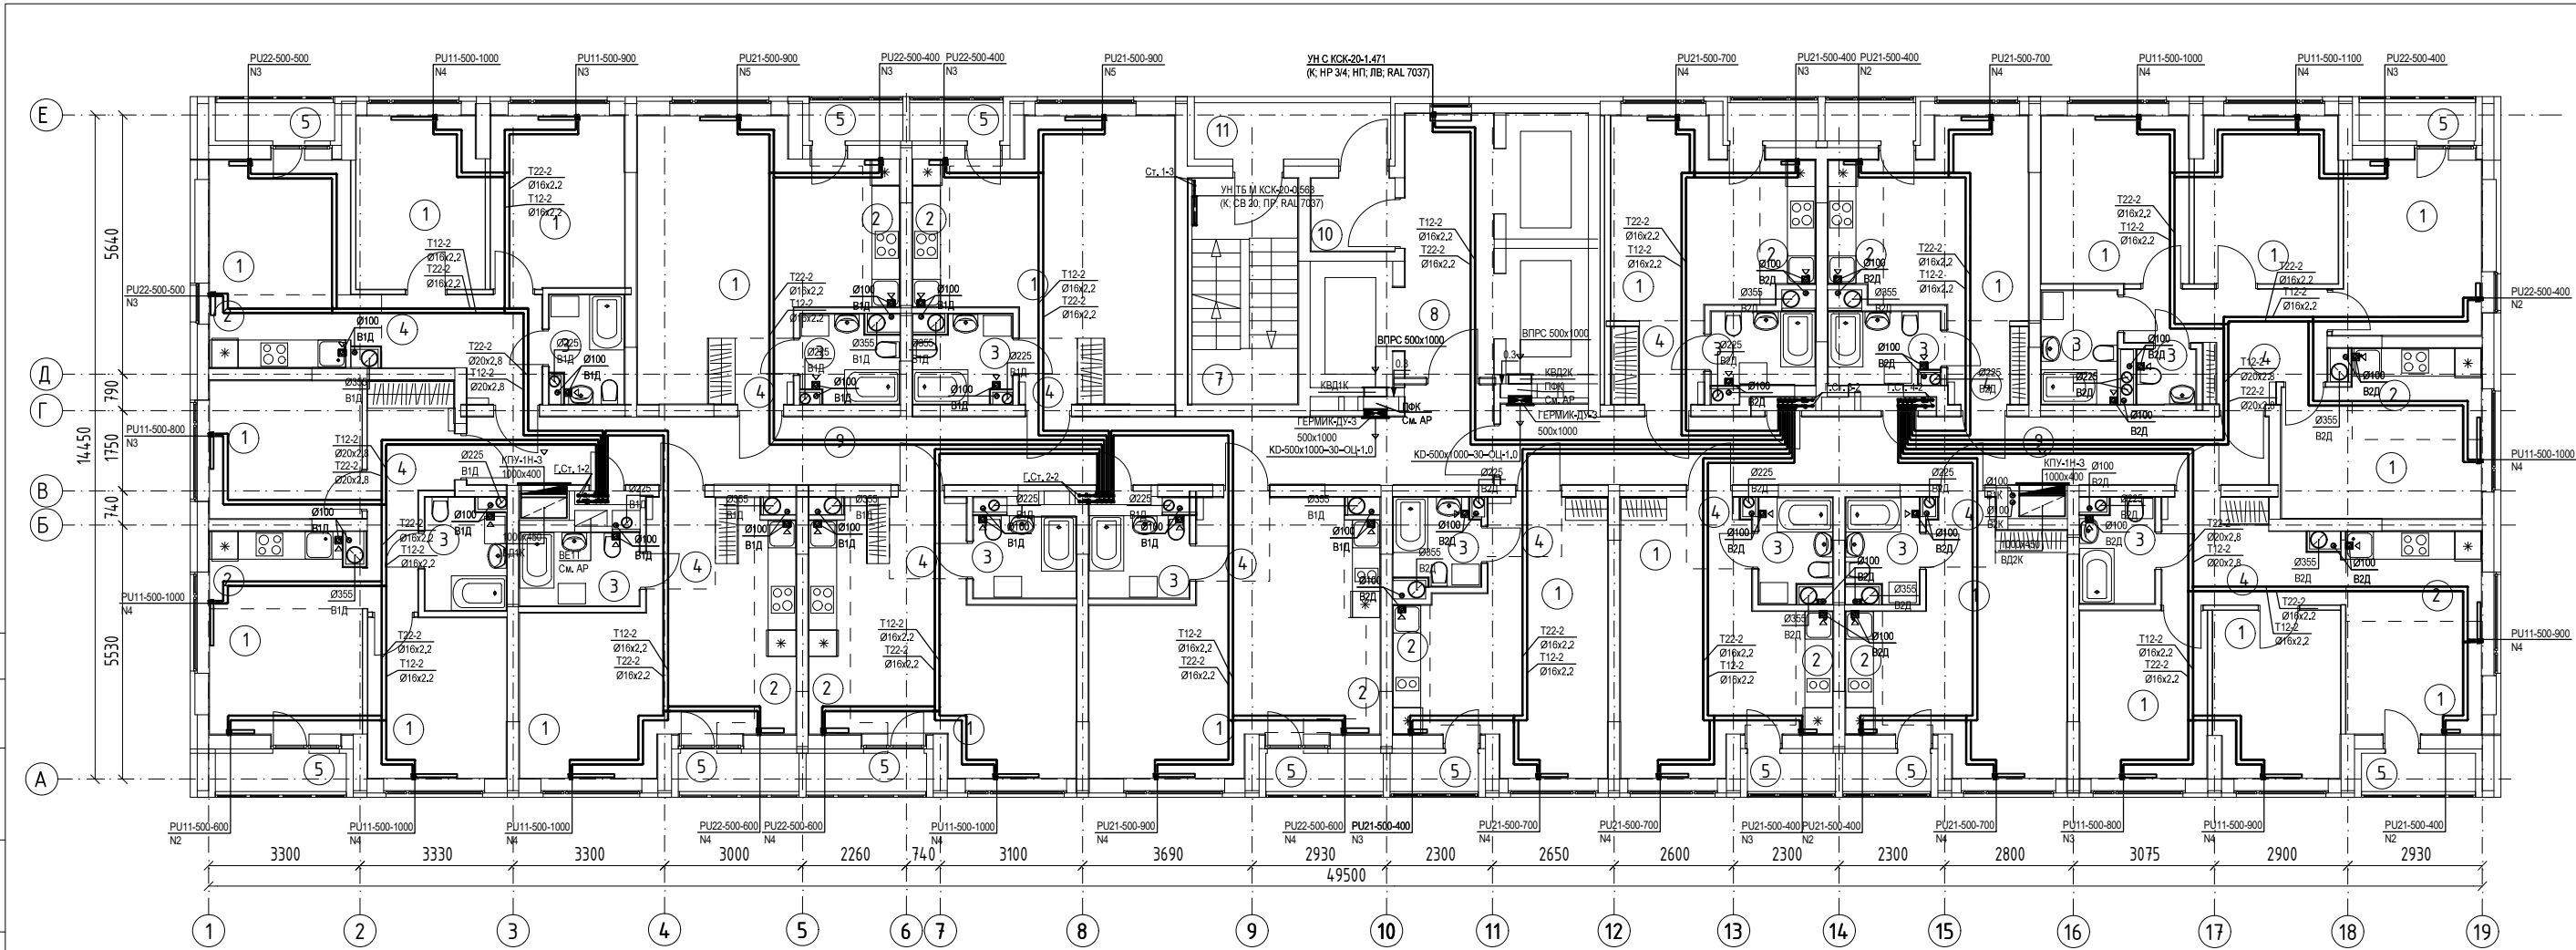

ЭКСПЛИКАЦИЯ ПОМЕЩЕНИЙ

НОМЕР ПО ПЛАНУ	НАИМЕНОВАНИЕ	ПЛОЩАДЬ КВ.М	КАТЕГОРИЯ ПОМЕЩЕНИЯ	НОМЕР ПО ПЛАНУ	НАИМЕНОВАНИЕ	ПЛОЩАДЬ КВ.М	КАТЕГОРИЯ ПОМЕЩЕНИЯ
1	Комната			7	Лестничная клетка типа Н1	10,87	
2	Кухня			8	Лифтовой холл	11,53	
3	Санузел			9	Коридор	33,71 25,10	
4	Коридор			10	Тамбур	2,86	
5	Лоджия			11	Переходная лоджия	5,26	

- Неуказанные на плане трубопроводы горизонтальных веток в полу - Ø16x2,2.
- Неуказанные на плане трубопроводы к отопительным приборам - Ø16x2,2.
- Неуказанные на плане вентиляторы - ERA 4С.
- Неуказанные на плане компоненты систем ОВ, указаны на схемах.
- Расстановка КИВ в квартирах, см. АР.
- Место установки и цвет приборов отопления в МОП выполнять в строгом соответствии с ДИ.

						02-КР-2023-1.2-ОВ			
						Комплекс многоэтажных жилых домов со встроенными помещениями по ул. Краснофлотцев в г.Екатеринбурге 1 очередь строительства			
Изм.	Кол.уч.	Лист	№док.	Подпись	Дата	27-этажный жилой дом	Стадия	Лист	Листов
Разработал	Попов				09.23		Р	15	
						План 27 этажа			
Проверил	Зорин				09.23				
Н.контроль	Зорин				09.23				