


План 5-7 этажей

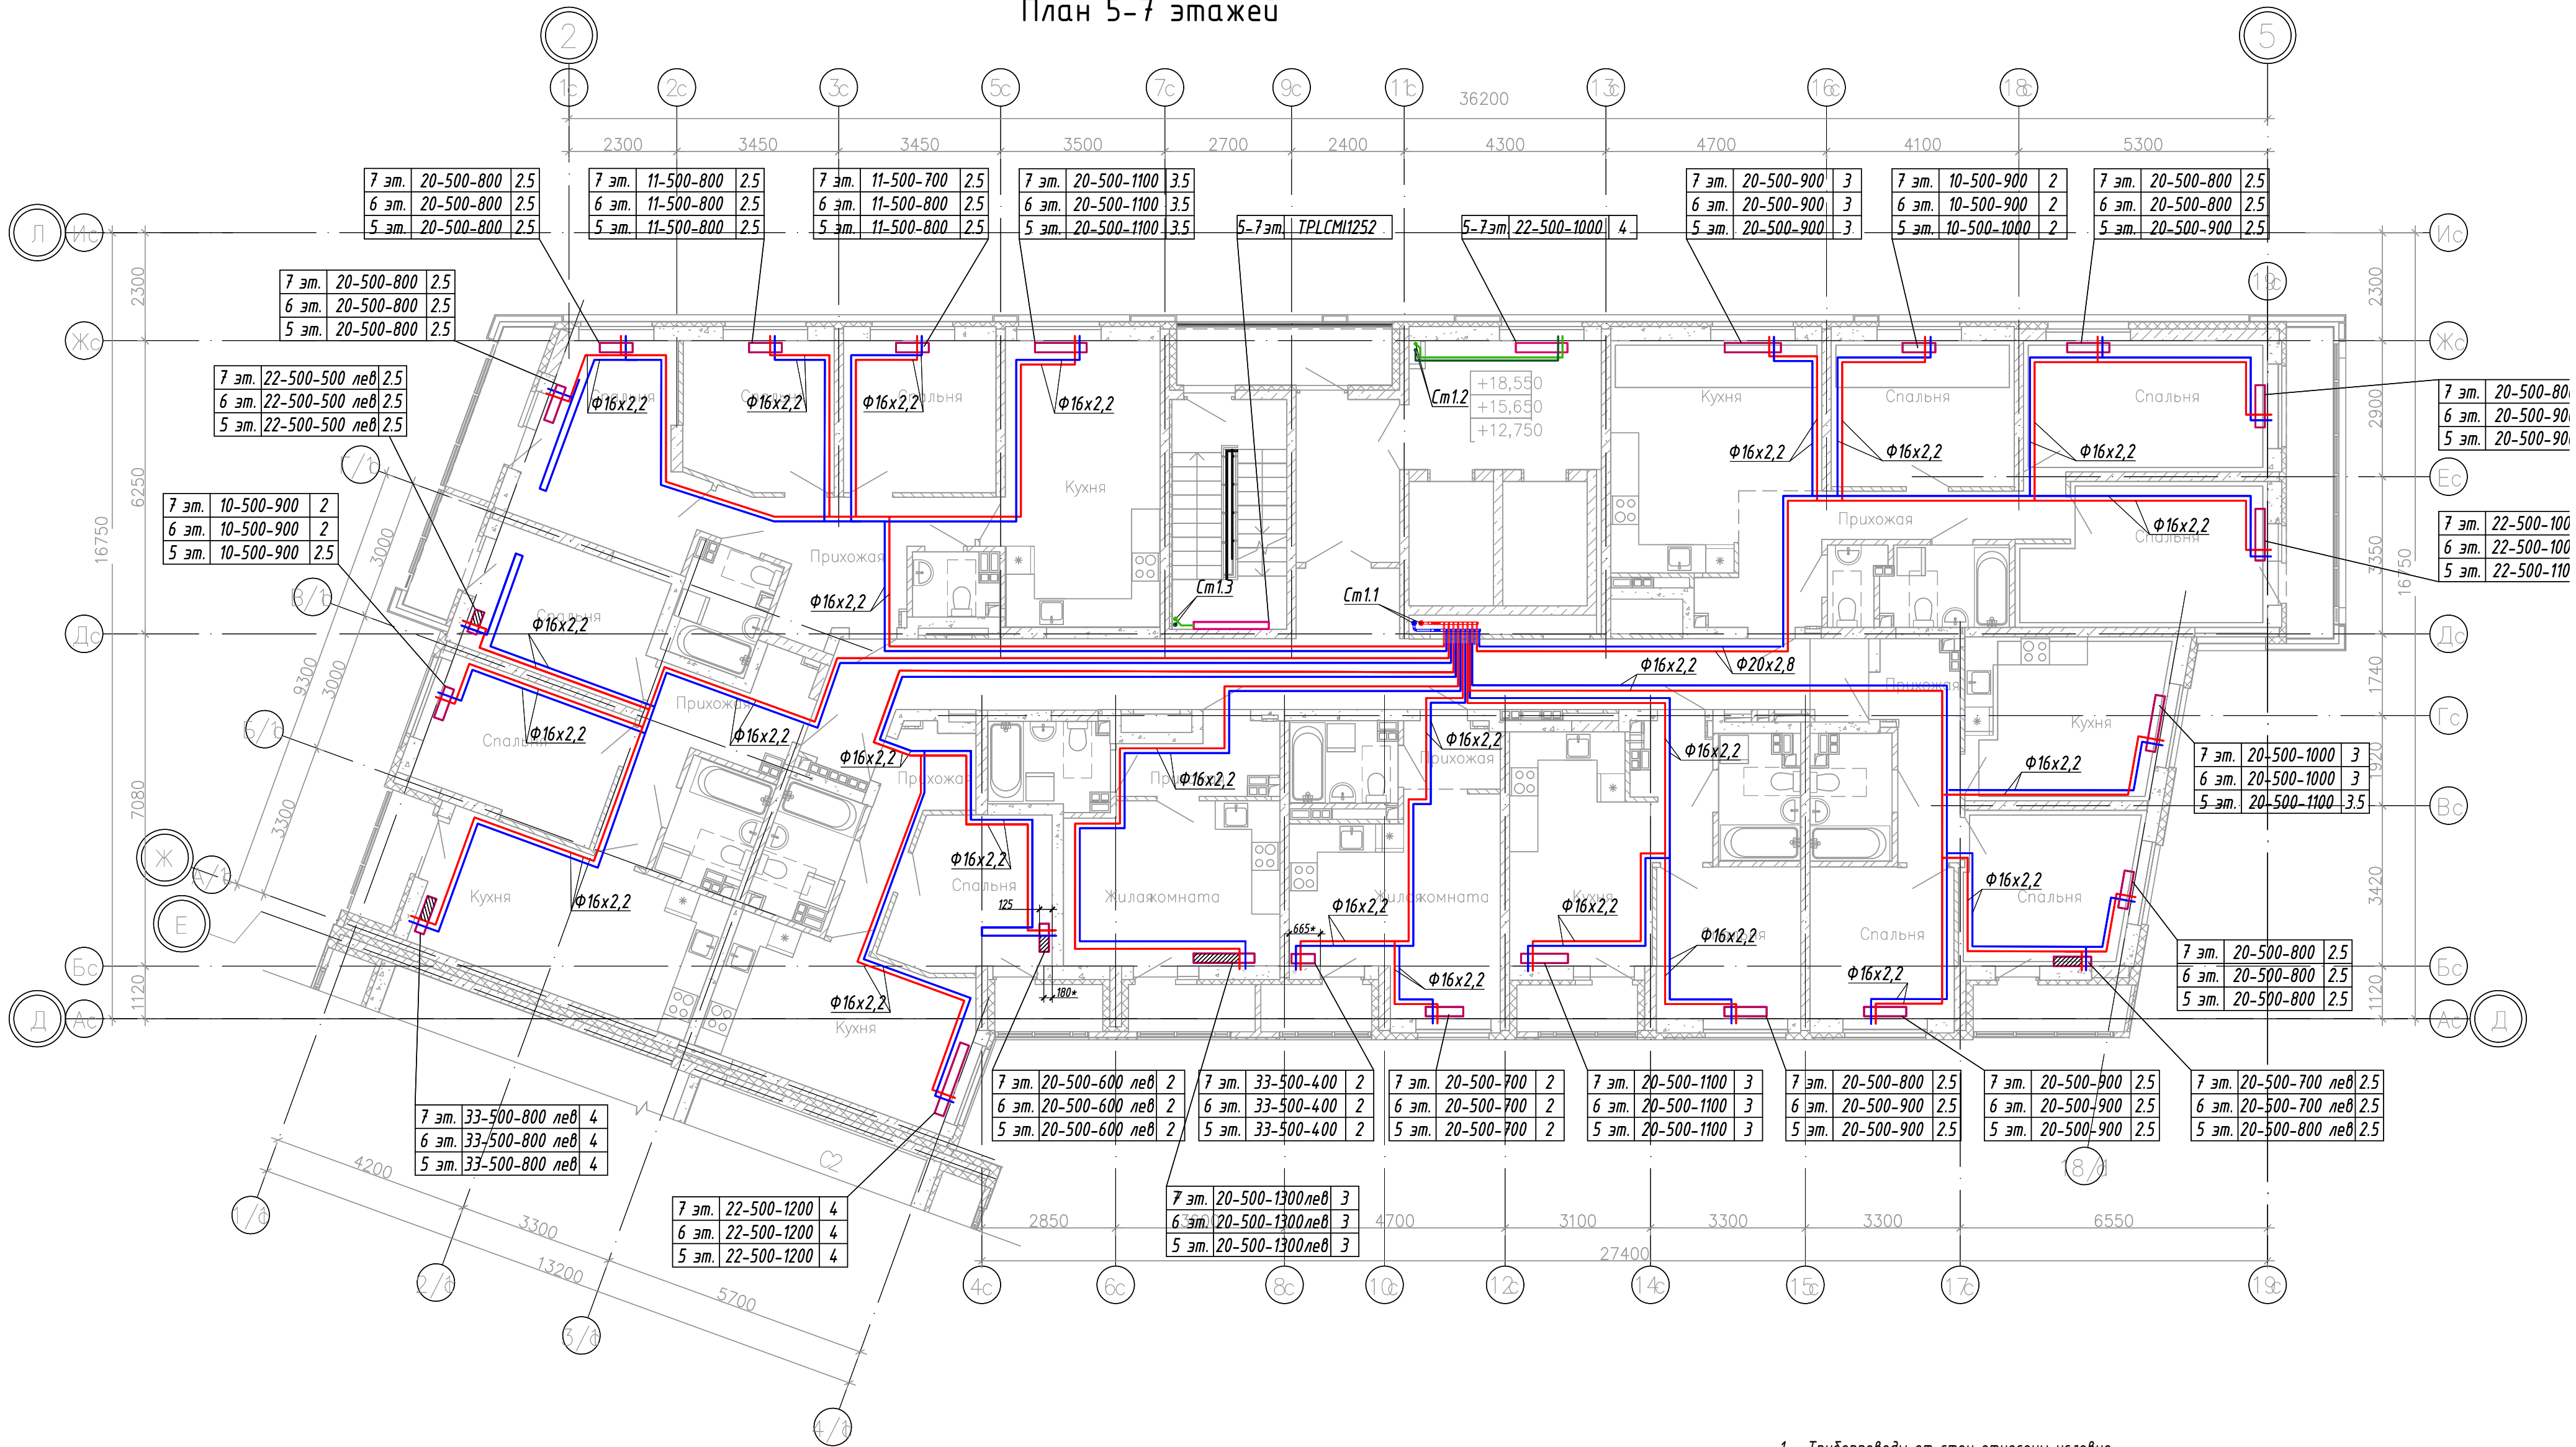

УСЛОВНО-ГРАФИЧЕСКИЕ ОБОЗНАЧЕНИЯ

- прибор отопления с подключением из стены. Узел 1 лист 12

- прибор отопления с левым подключением

Радиатор ст.панельный
Prado Universal
подключение правое

20-500-1000	1
тип	
высота, мм	
длина, мм	

настройка термост. клапана

20-500-1000	1
тип	
высота, мм	
длина, мм	

Радиатор ст.панельный
Prado Universal
подключение левое

20-500-1200 лев.	1
тип	
высота, мм	
длина, мм	

настройка термост. клапана

20-500-1200 лев.	1
тип	
высота, мм	
длина, мм	

Конвектор "Тепла" Classic Plus


TPLCMPL1481

номинальный тепловой поток при $\Delta T=70^{\circ}\text{C}$


1. Трубопроводы от стен отнесены условно.
2. Точное размещение радиаторов в жилых помещениях уточнить по месту с учетом расположения окон и балконных дверей.
3. Трубы отопления квартир прокладывать в стяжке пола в защитных п/э трубах.
4. Схемы монтажа приборов отопления см. на листе 12.
5. Размеры со "*" даны для справок, см. раздел АР.

						02/22-П-С1-ОВ1			
						Многоэтажная жилая застройка по ул. Metallургов в г. Екатеринбург. 2 очередь			
Изм.	Кол.уч.	Лист	№док.	Подп.	Дата	Секция С1. Отопление	Стадия	Лист	Листов
Разраб.		Дуракова			06.24		Р	6	
Проверил		Неммина			06.24				
Н.контр.		Зуева			06.24				
						План 5-7 этажей	ИП Будков А.В г.Екатеринбург		

План 8-11 этажей

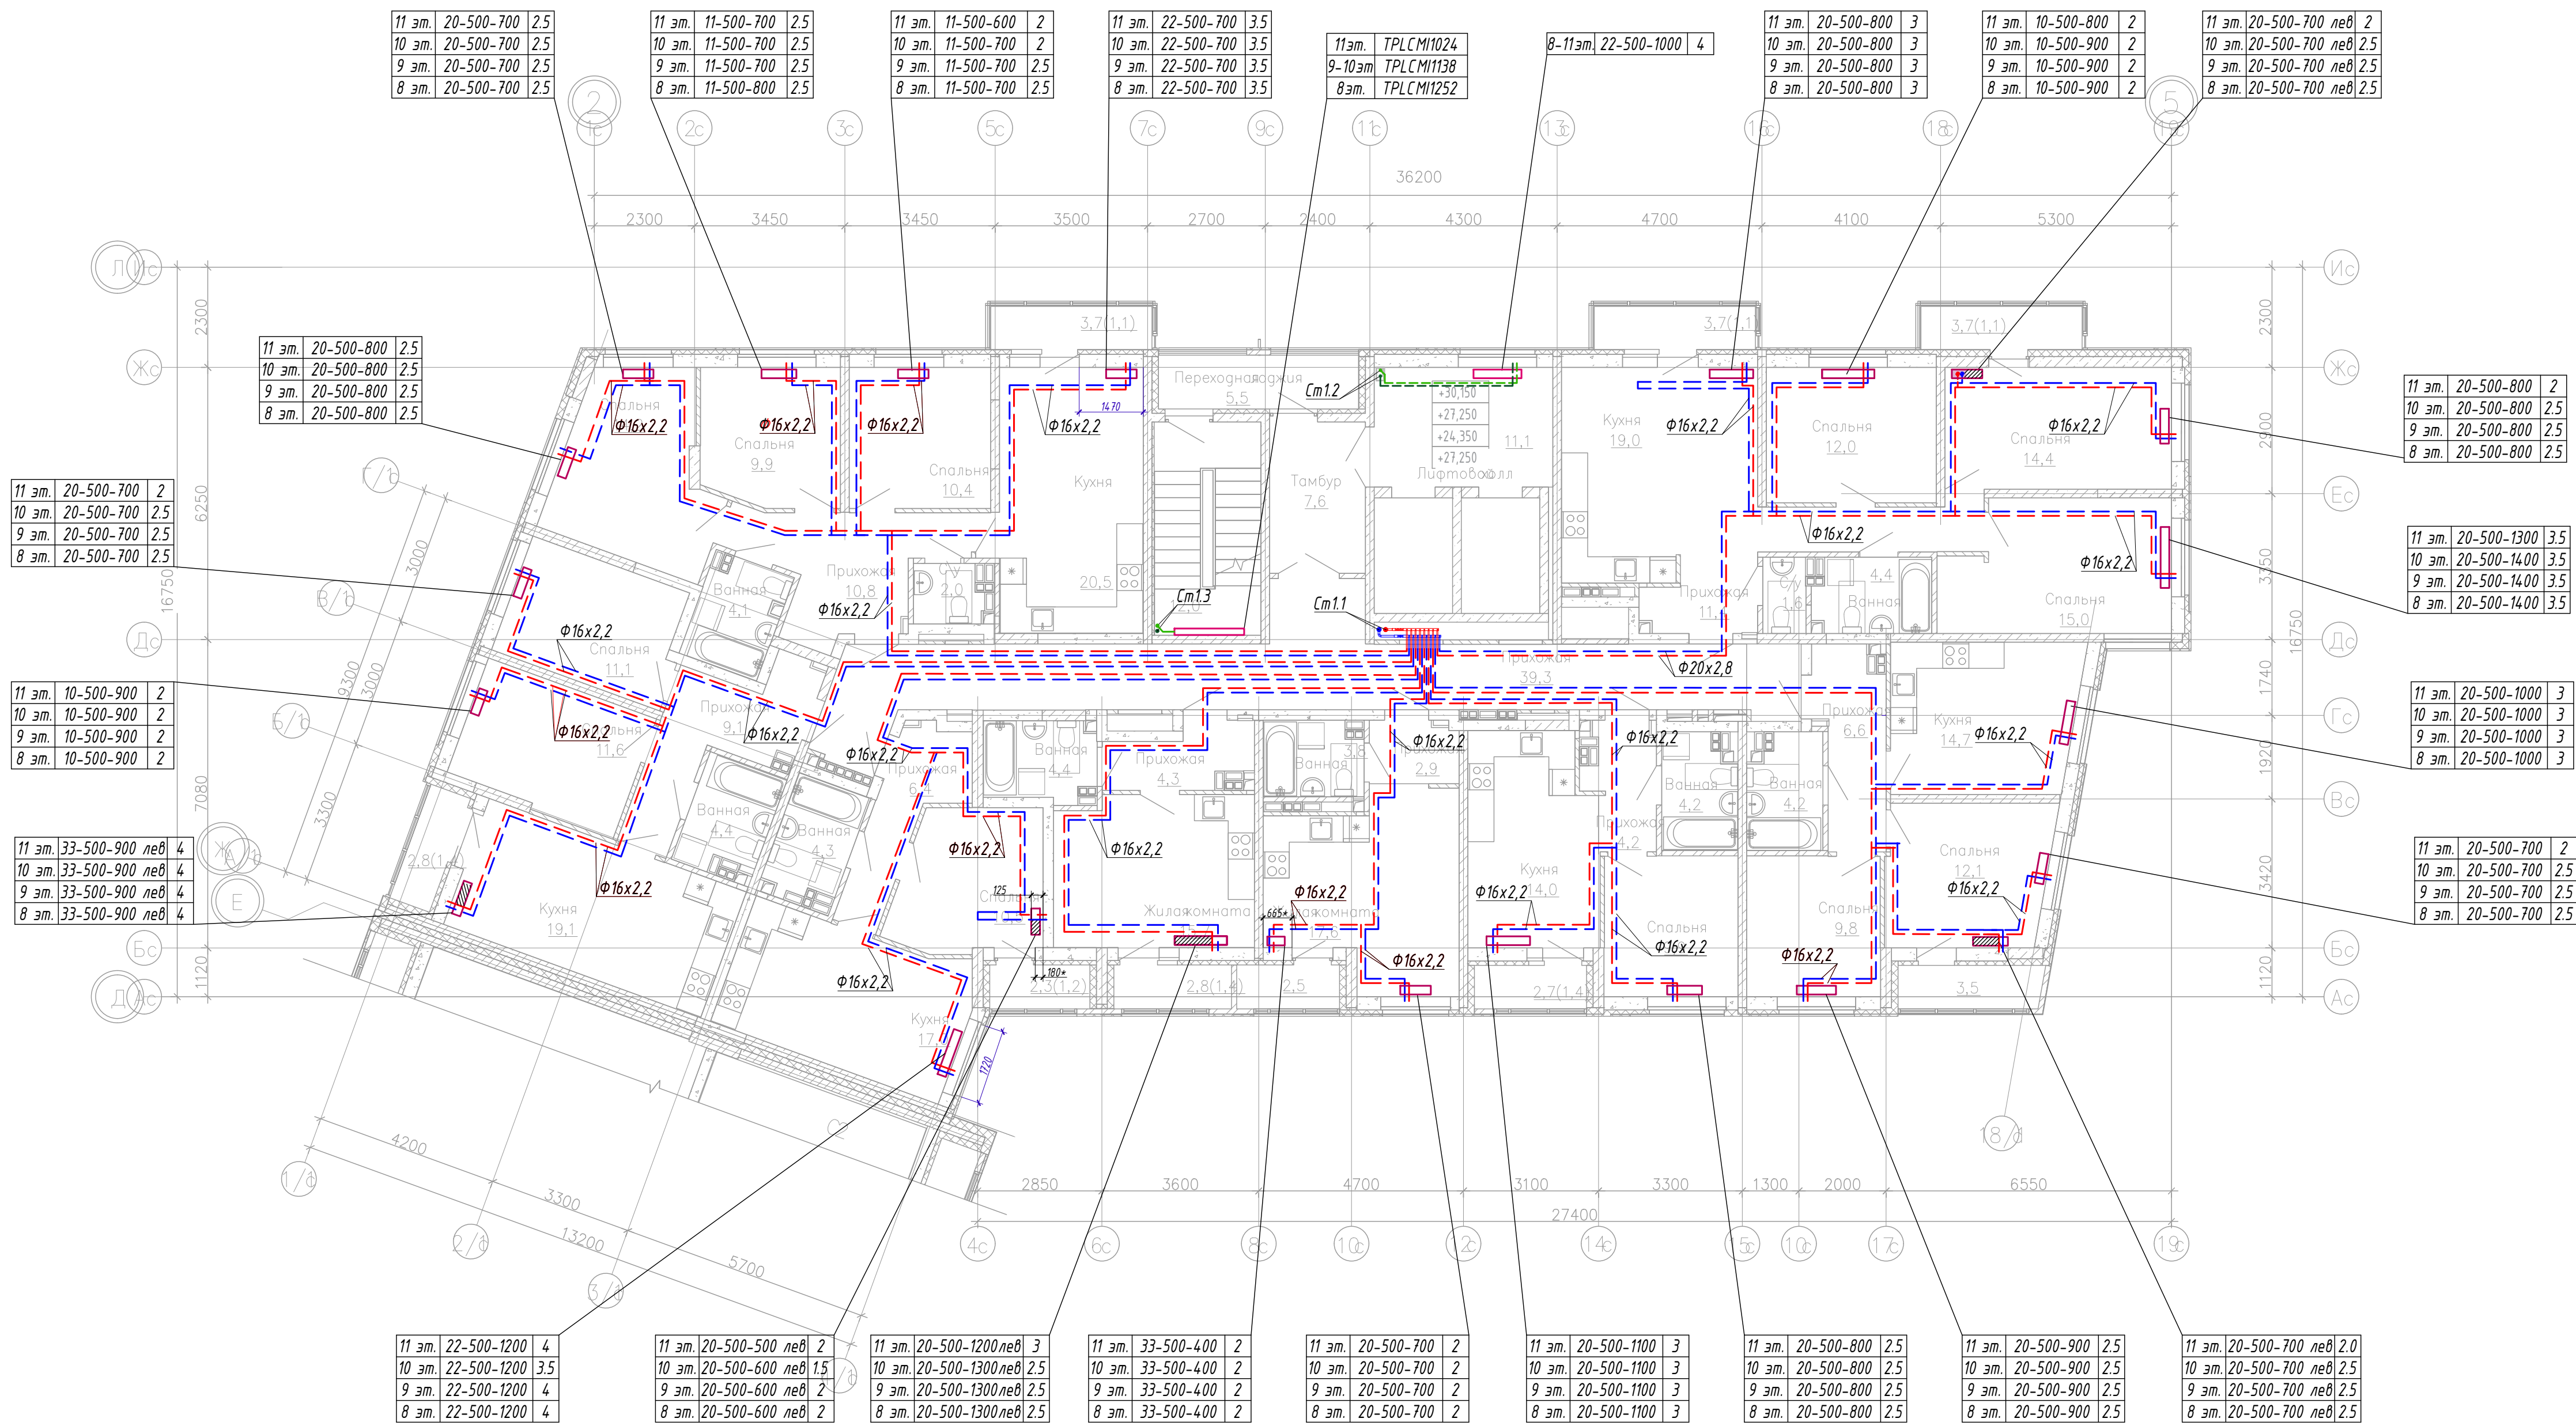



УСЛОВНО-ГРАФИЧЕСКИЕ ОБОЗНАЧЕНИЯ

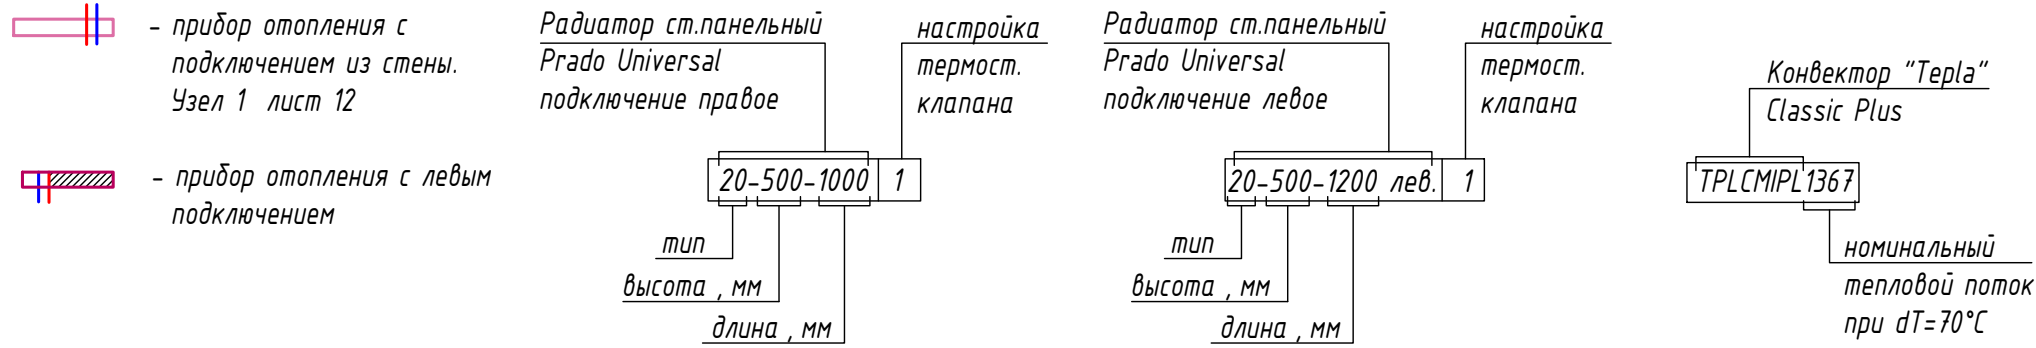


						02/22-П-С1-ОВ1			
						Многоэтажная жилая застройка по ул. Металлургов в г. Екатеринбург. 2 очередь			
Изм.	Колуч.	Лист	№ док.	Подп.	Дата	Секция С1. Отопление	Стадия	Лист	Листов
Разработ.	Дуракова	06.24					Р	7	
Проверил	Ненкина	06.24				План 8-11 этажей	ИП Будков А.В г. Екатеринбург		
Н.контр.	Зуева	06.24							

План 12-18 этажей

Фрагмент плана техчердака
в осях 7с-13с/Дс-Жс

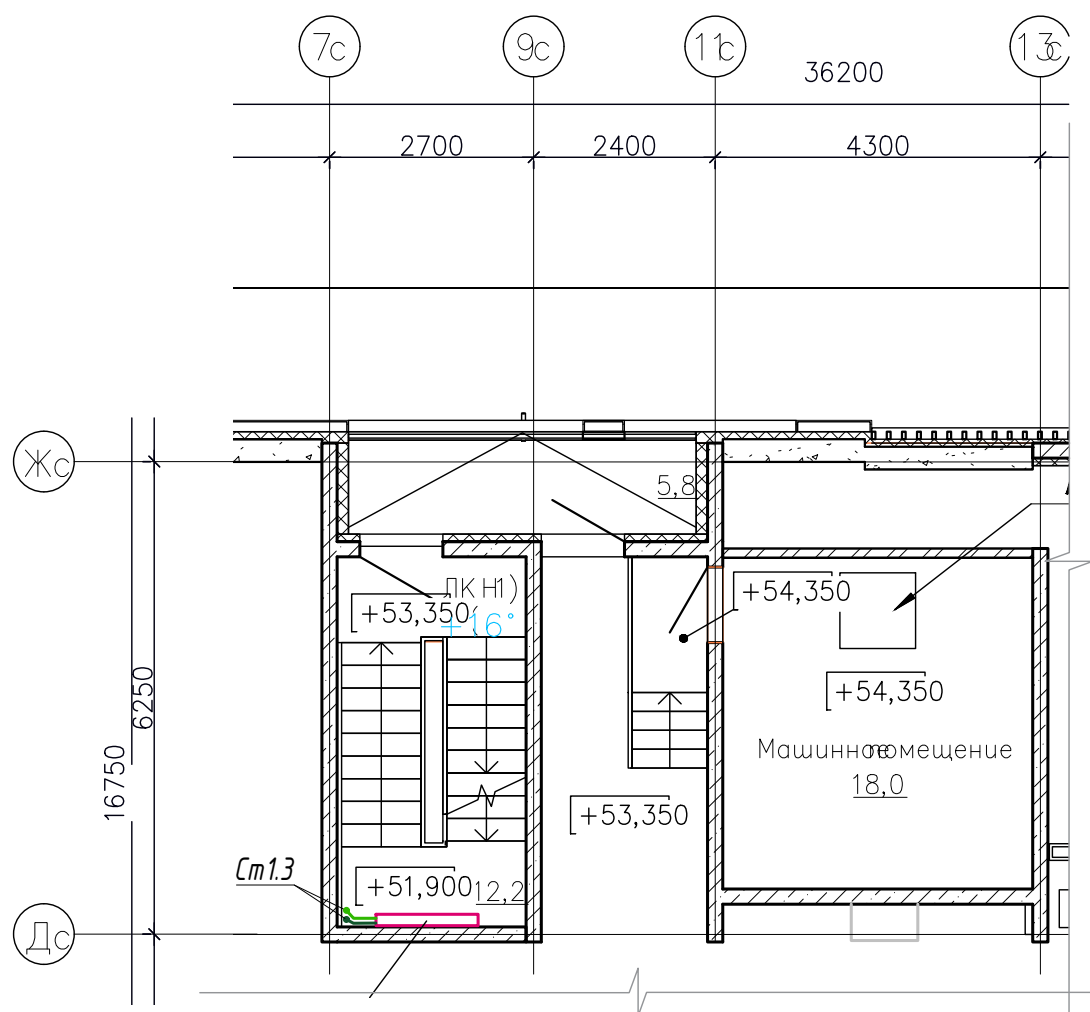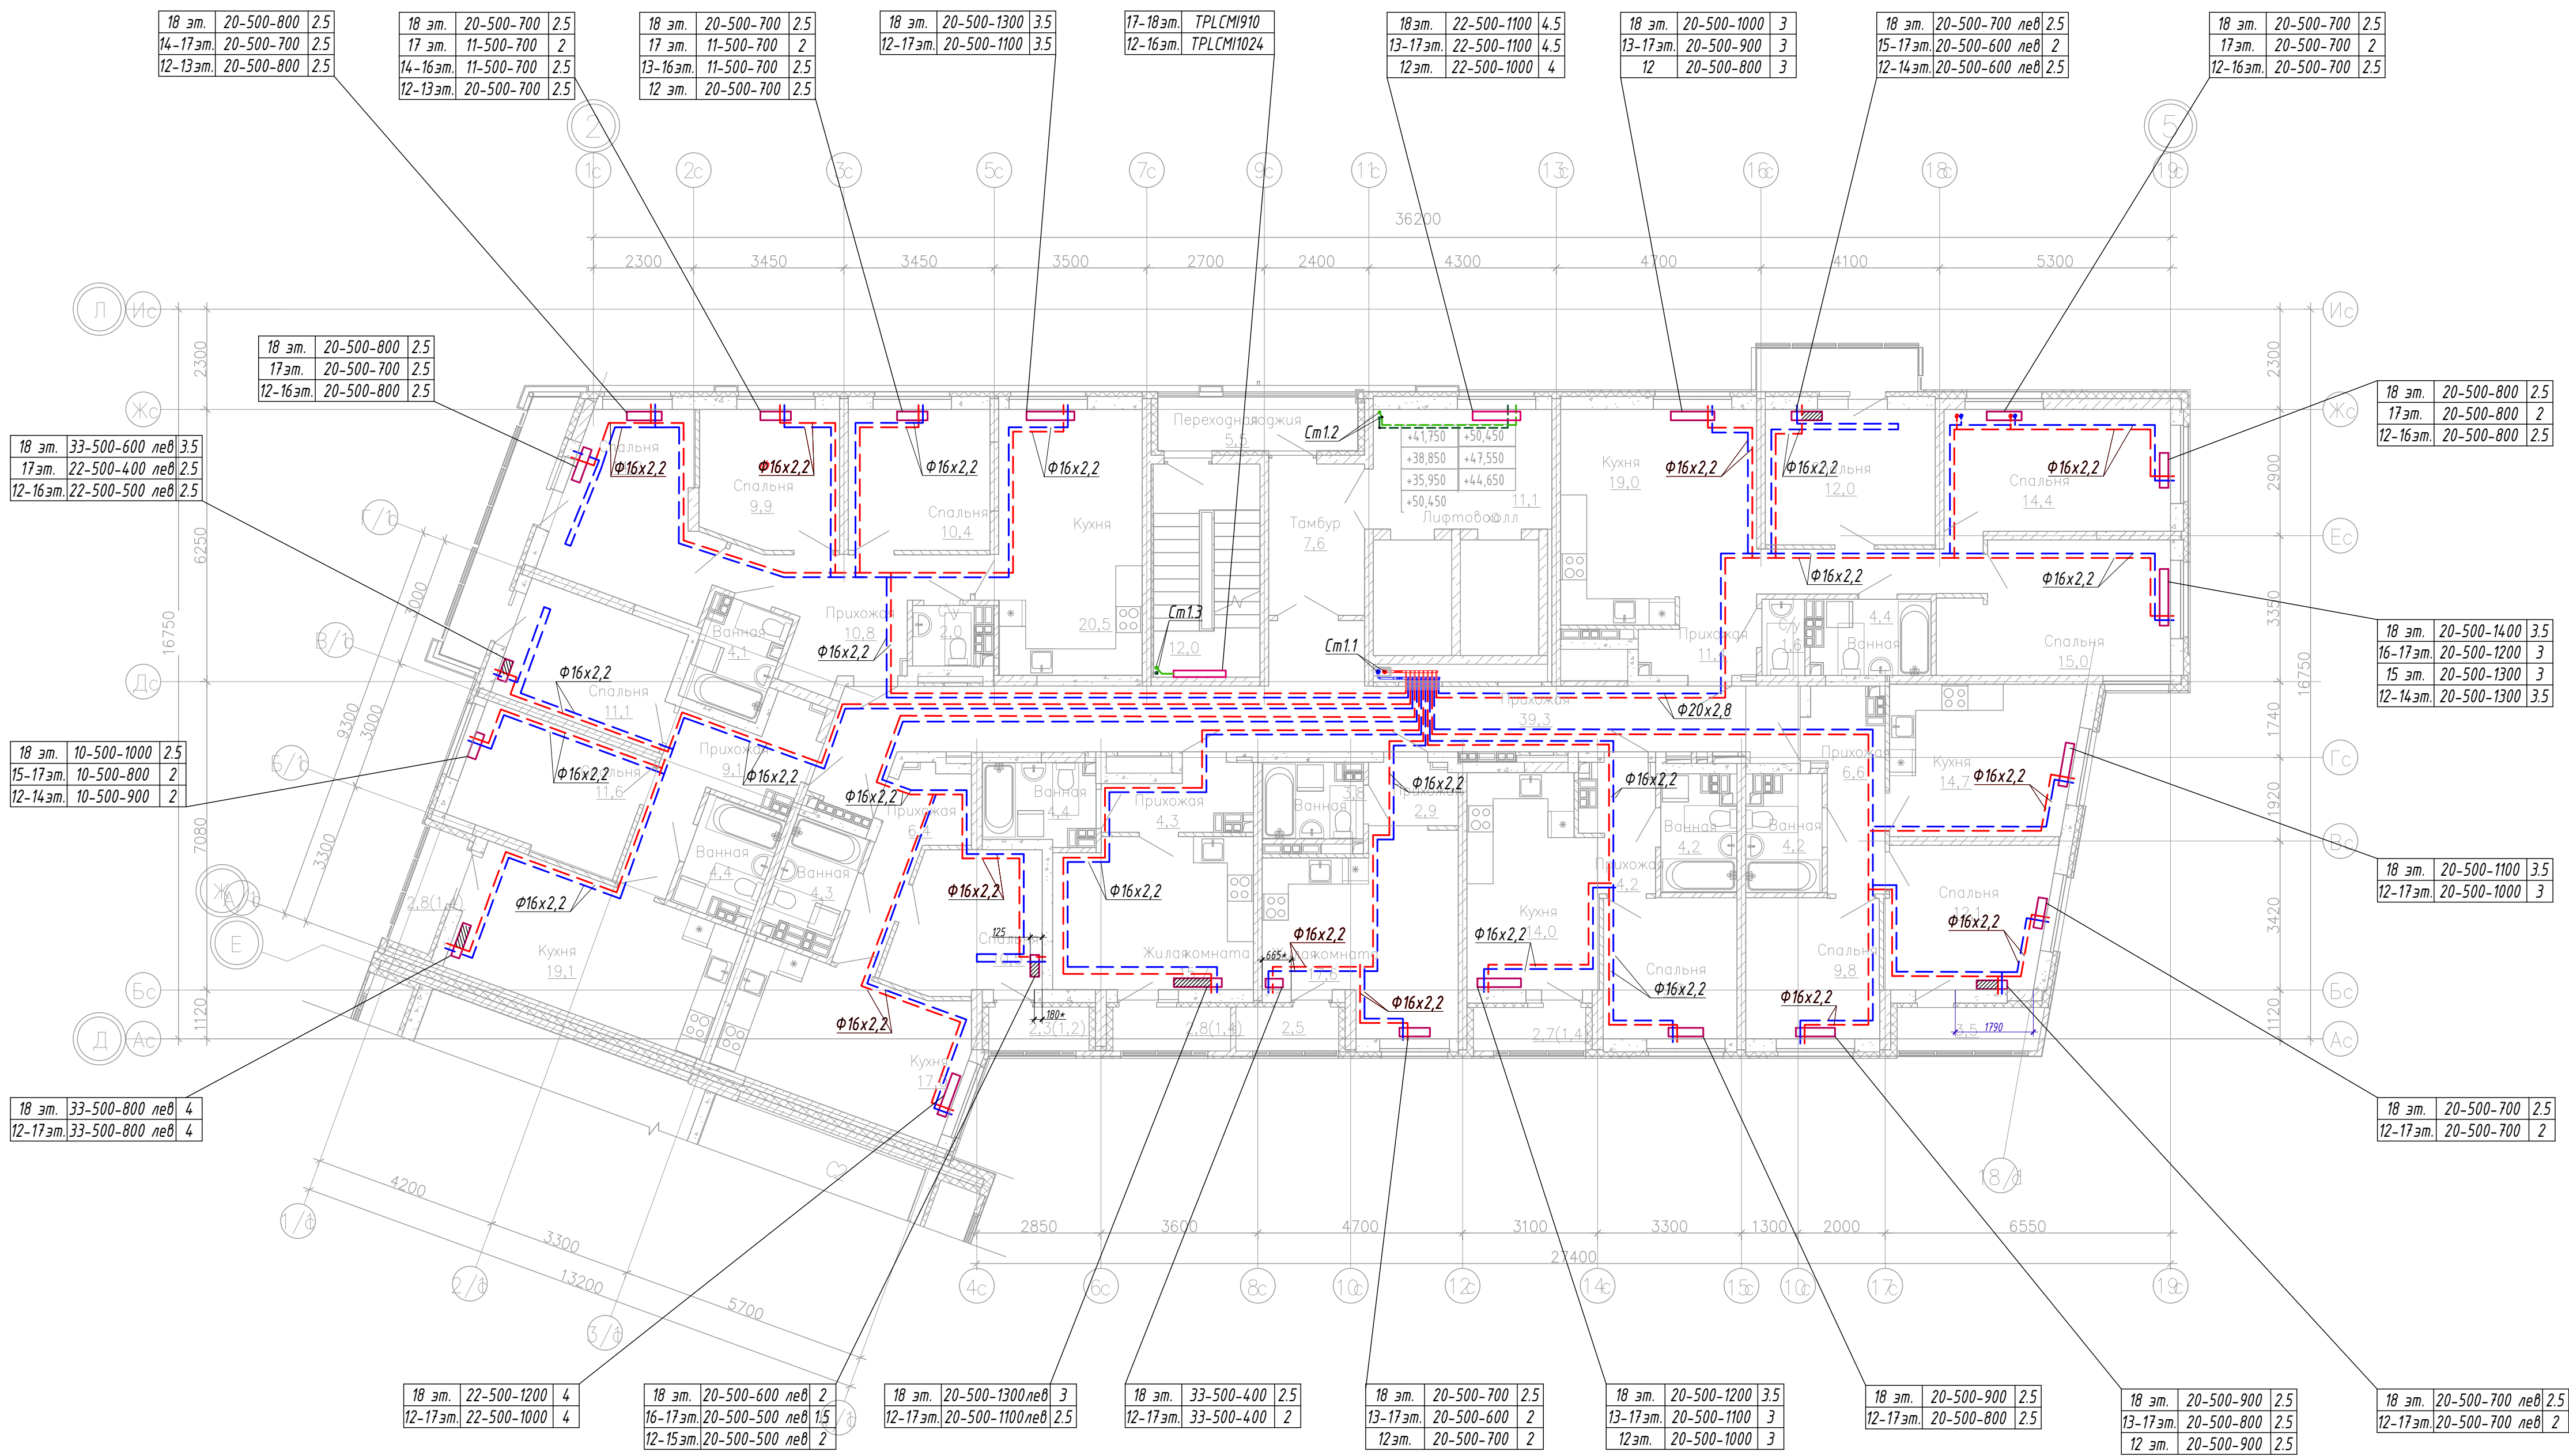

УСЛОВНО-ГРАФИЧЕСКИЕ ОБОЗНАЧЕНИЯ

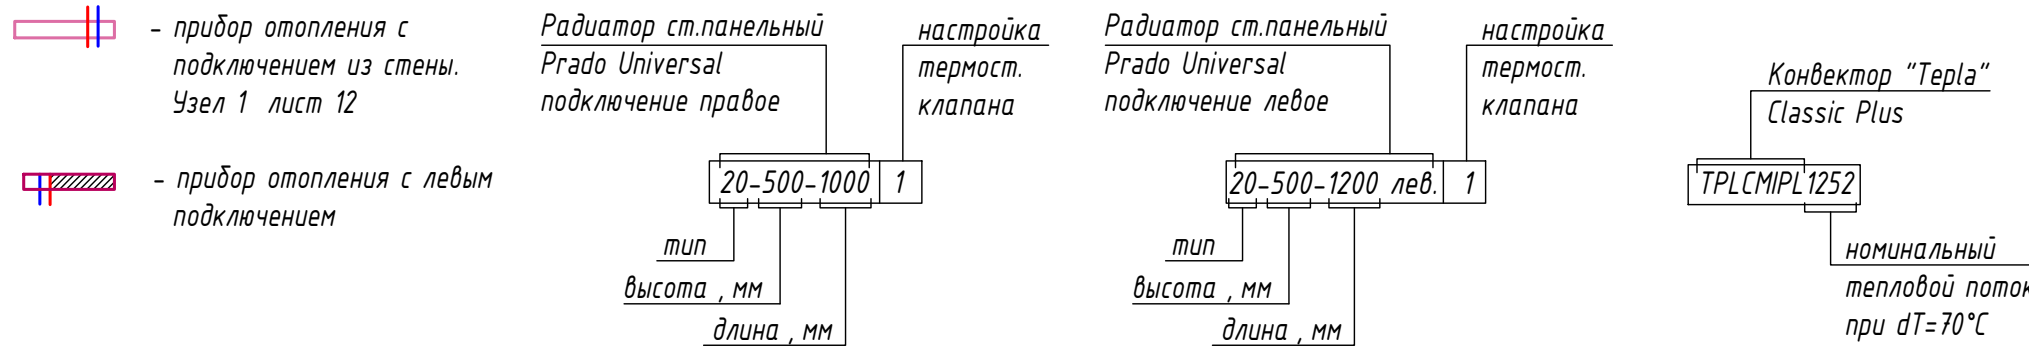

1. Трубопроводы от стен отнесены условно.
2. Точное размещение радиаторов в жилых помещениях уточнить по месту с учетом расположения окон и балконных дверей.
3. Трубы отопления квартир прокладывать в стяжке пола в защитных п/э трубах.
4. Схемы монтажа приборов отопления см. на листе 12.
5. Размеры со "*" даны для справки, см. раздел АР.


						02/22-П-С1-ОВ1		
						Многоэтажная жилая застройка по ул. Металлургов в г. Екатеринбург. 2 очередь		
Изм.	Колуч.	Лист	№ док.	Подп.	Дата	Секция С1 Отопление	Стадия	Лист
Разработ.		Дуракова			06.24		Р	8
Проверил		Немцова			06.24			
Н.контр.		Зубова			06.24			
План 12-18 этажей. Фрагмент плана техчердака в осях 7с-13с/Дс-Жс							ИП Будков А.В г.Екатеринбург	

План 1 этажа



Экспликация помещений				Экспликация помещений			
Номер помещения	Наименование	Площадь, м²	Кат. помеще-ния	Номер помеще-ния	Наименование	Площадь, м²	Кат. помеще-ния
101	Тамбур	7,0		118	Тамбур	5,3	
102	Тамбур	7,0		119	Офис №1	44,2	
103	Вестибюль	28,7		120	Тамбур	2,4	
104	Лифтовой холл	20,8		121	Санузел	1,6	
105	Лестничная клетка	15,2		122	Тамбур	5,8	
106	Помещение	7,6		123	Офис №2	41,7	
107	Вестибюль	12,1		124	Тамбур	2,0	
108	Тамбур	4,8		125	Санузел	2,0	
109	Соседский центр	63,9		126	Тамбур	6,3	
110	Колясочная	23,8	В4	127	Офис №3	43,6	
111	Комната охраны	15,6		128	Тамбур	1,9	
112	Тамбур	1,8		129	Санузел	1,5	
113	Санузел	1,6		130	Тамбур	7,4	
114	Тамбур	7,5		131	Офис №4	51,1	
115	Сквозной проход	24,1		132	Тамбур	2,0	
116	Тамбур	7,5		133	Санузел	2,3	
117	Мусорокамера	33,9	В3			504,0	


УСЛОВНО-ГРАФИЧЕСКИЕ ОБОЗНАЧЕНИЯ

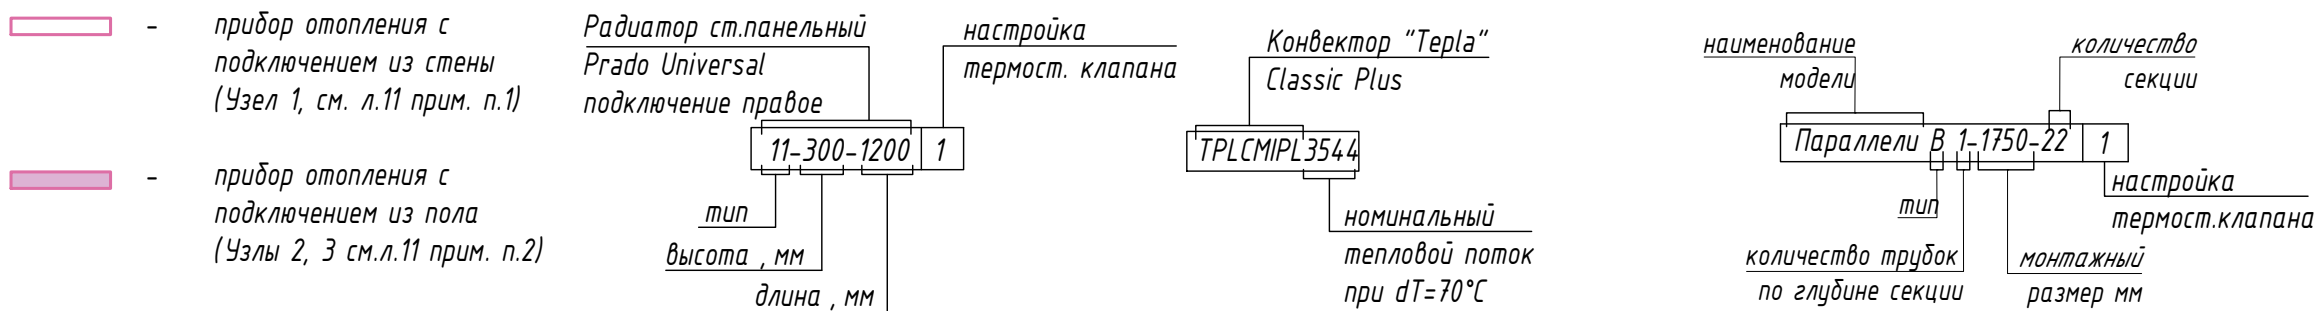

1. Трубопроводы от стен отнесены условно.
2. Точное размещение радиаторов в вестибюле уточнить по месту с учетом дизайн проекта.
3. Точное размещение радиаторов в жилых помещениях уточнить по месту с учетом расположения окон и балконных дверей.
4. Трубы отопления офисов, соседского центра, лифтовых холлов прокладывать в стяжке пола в защитных п/э трубках.
5. * Настройку термостатического клапана дизайн-радиаторов "Параллели" уточнить по месту при выполнении пуско-наладочных работ.
6. Приборы, подключаемые из зашивки ГКЛ, выполнить в узвязке с отделочными планами.
7. Схемы монтажа приборов отопления см. на листе 12.

						02/22-П-С2-0В1			
						Многоэтажная жилая застройка по ул. Металлургов в г. Екатеринбург. 2 очередь			
Изм.	Колуч.	Лист	№ док.	Подп.	Дата	Секция С2. Отопление	Стадия	Лист	Листов
Разраб.		Дуракова		<i>Дуракова</i>	06.24		Р	3	
Проверил		Наткина		<i>Наткина</i>	06.24				
Н.контр.		Зуева		<i>Зуева</i>	06.24				
						План 1 этажа	ИП Будков А.В г.Екатеринбург		

План 2 этажа

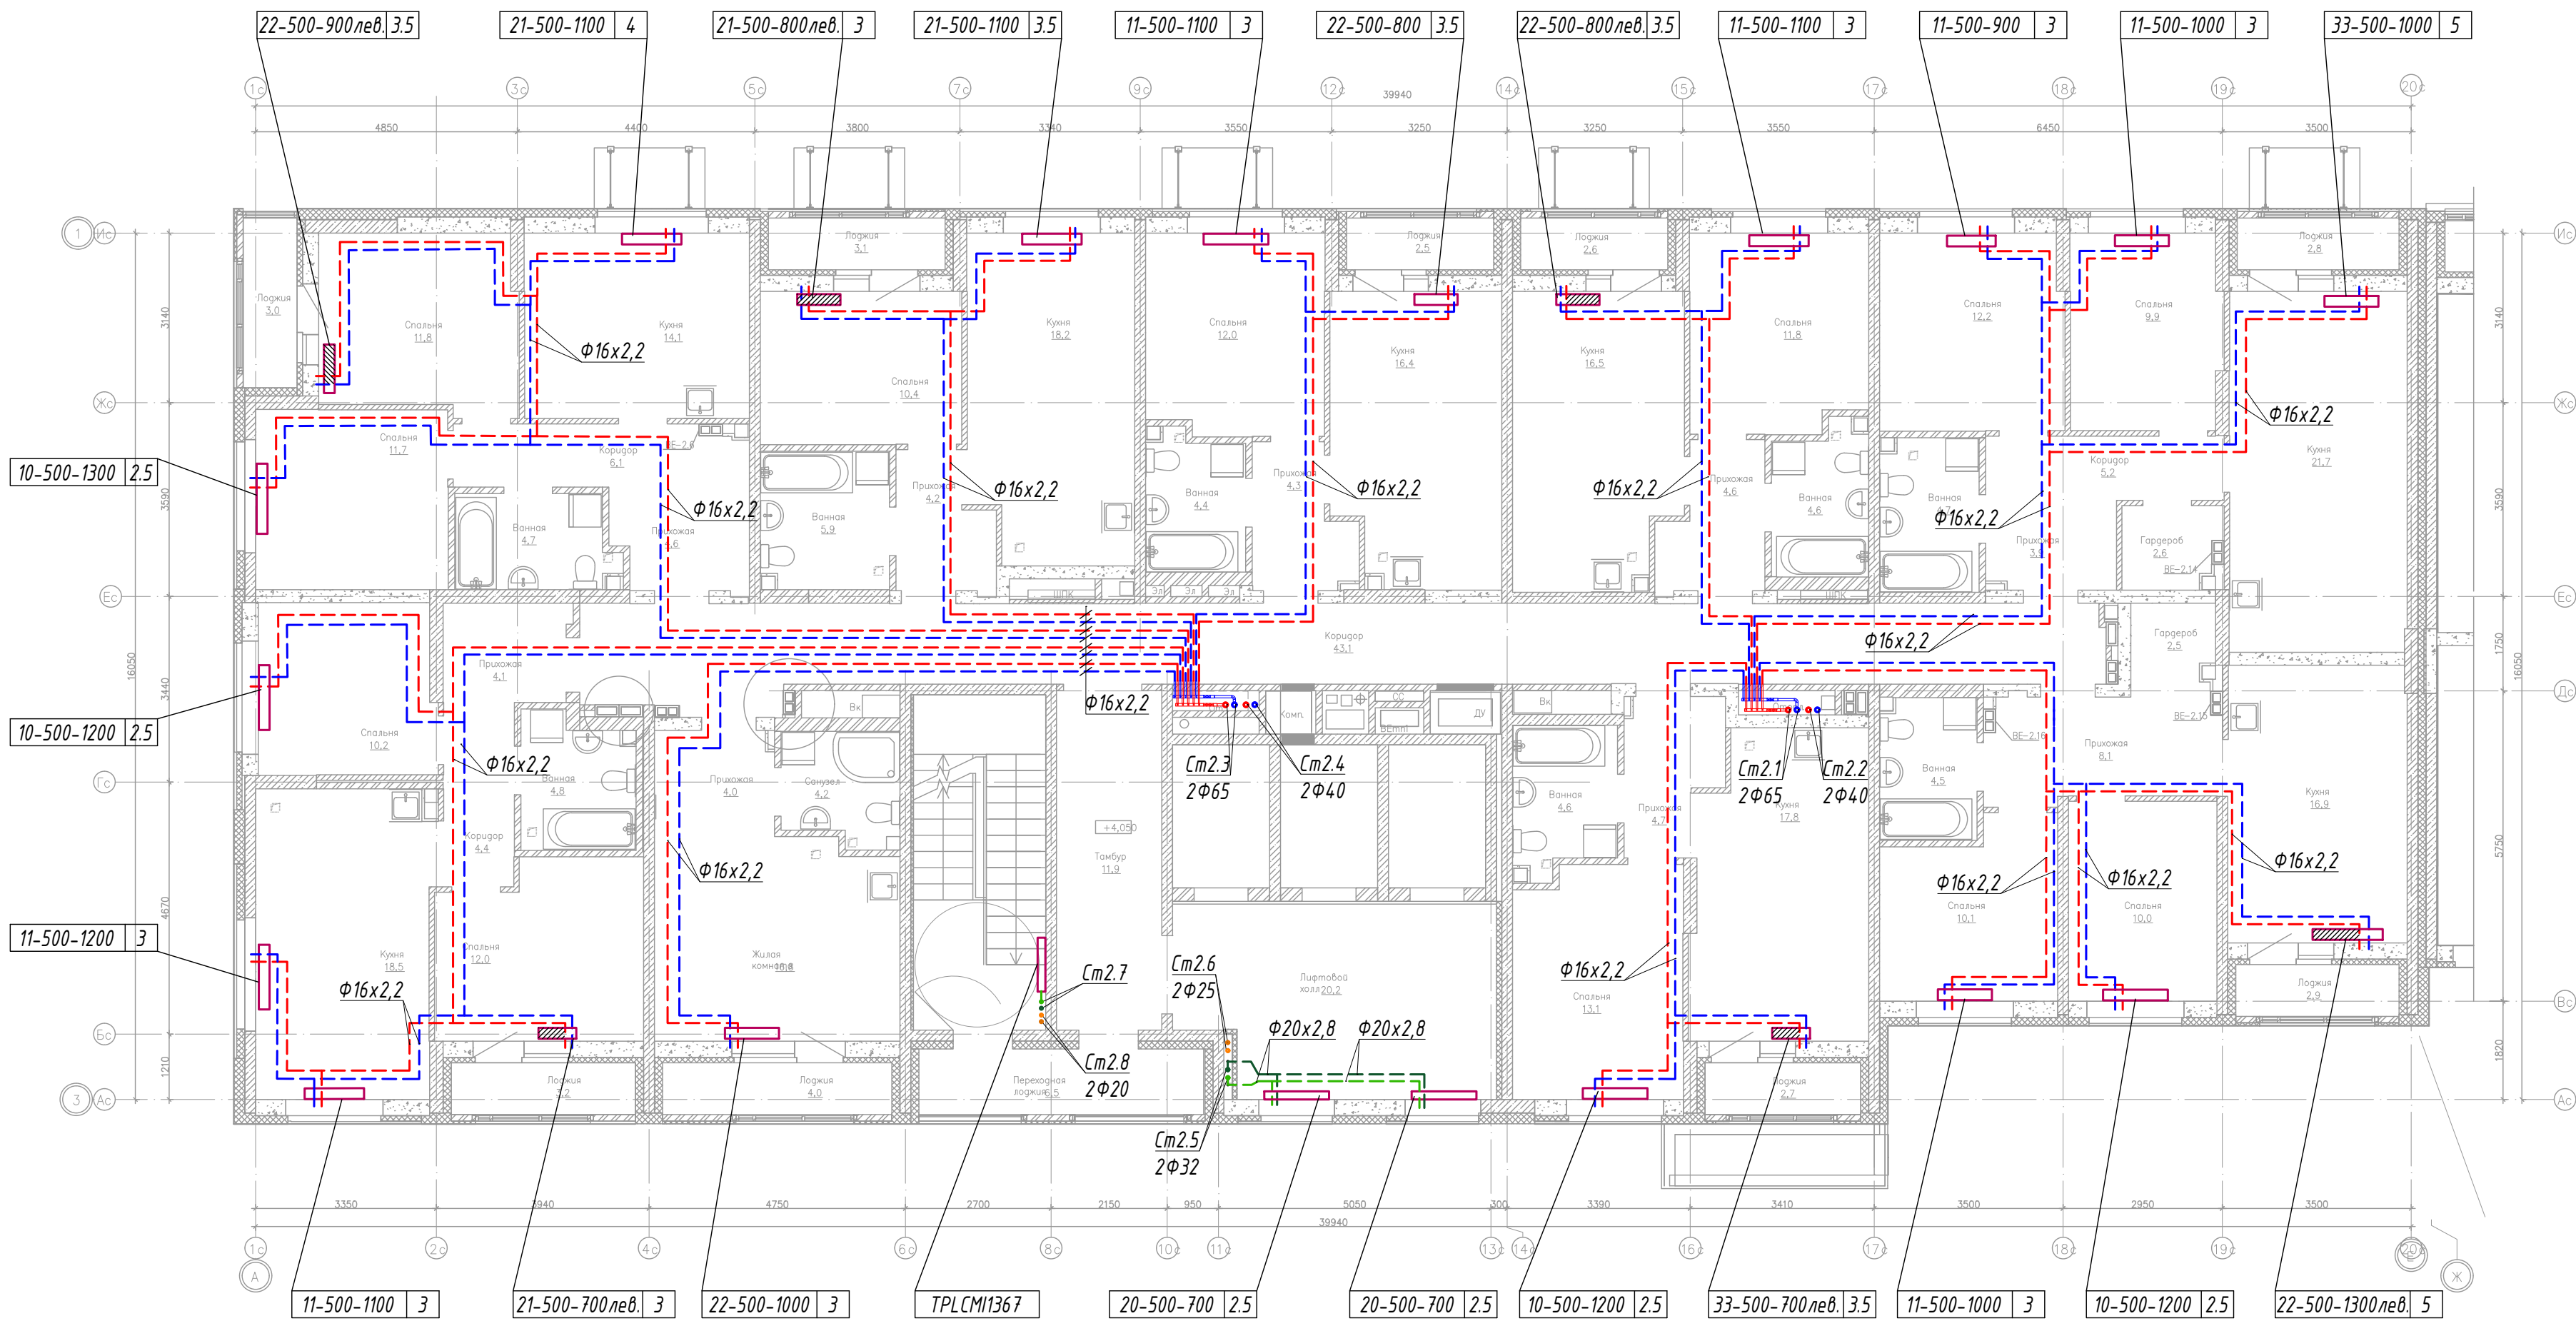

УСЛОВНО-ГРАФИЧЕСКИЕ ОБОЗНАЧЕНИЯ

- прибор отопления с подключением из стены.
Узел 1 лист 11

- прибор отопления с левым подключением

Радиатор ст.панельный
Prado Universal
подключение правое

настройка
термост.
клапана

тип
высота, мм
длина, мм

20-500-1300 3

Радиатор ст.панельный
Prado Universal
подключение левое

настройка
термост.
клапана

тип
высота, мм
длина, мм

20-500-1300лев. 3


Конвектор "Тепла"
Classic Plus

ТПЛСМІР1367

номинальный
тепловой поток
при $\Delta T=70^{\circ}\text{C}$

1. Трубопроводы от стен отнесены условно.
2. Точное размещение радиаторов в вестибюле уточнить по месту с учетом дизайн проекта.
3. Точное размещение радиаторов в жилых помещениях уточнить по месту с учетом расположения окон и балконных дверей.
4. Трубы отопления квартир и лифтовых холлов прокладывать в стяжке пола в защитных п/э трубах.
5. Приборы, подключаемые из зашивки ГКЛ, выполнить в увязке с отделочными планами.
6. Схемы монтажа приборов отопления см. на листе 11.

						02/22-П-С2-0В1			
						Многоэтажная жилая застройка по ул. Metallургов в г. Екатеринбург. 2 очередь			
Изм.	Кол.уч.	Лист	№ док.	Подп.	Дата	Секция С2. Отопление	Стадия	Лист	Листов
Разраб.		Дуракова			07.24		Р	4	
Проверил		Неммина			07.24				
Н.контр.		Зуева			07.24				
						План 2 этажа	ИП Будков А.В г.Екатеринбург		

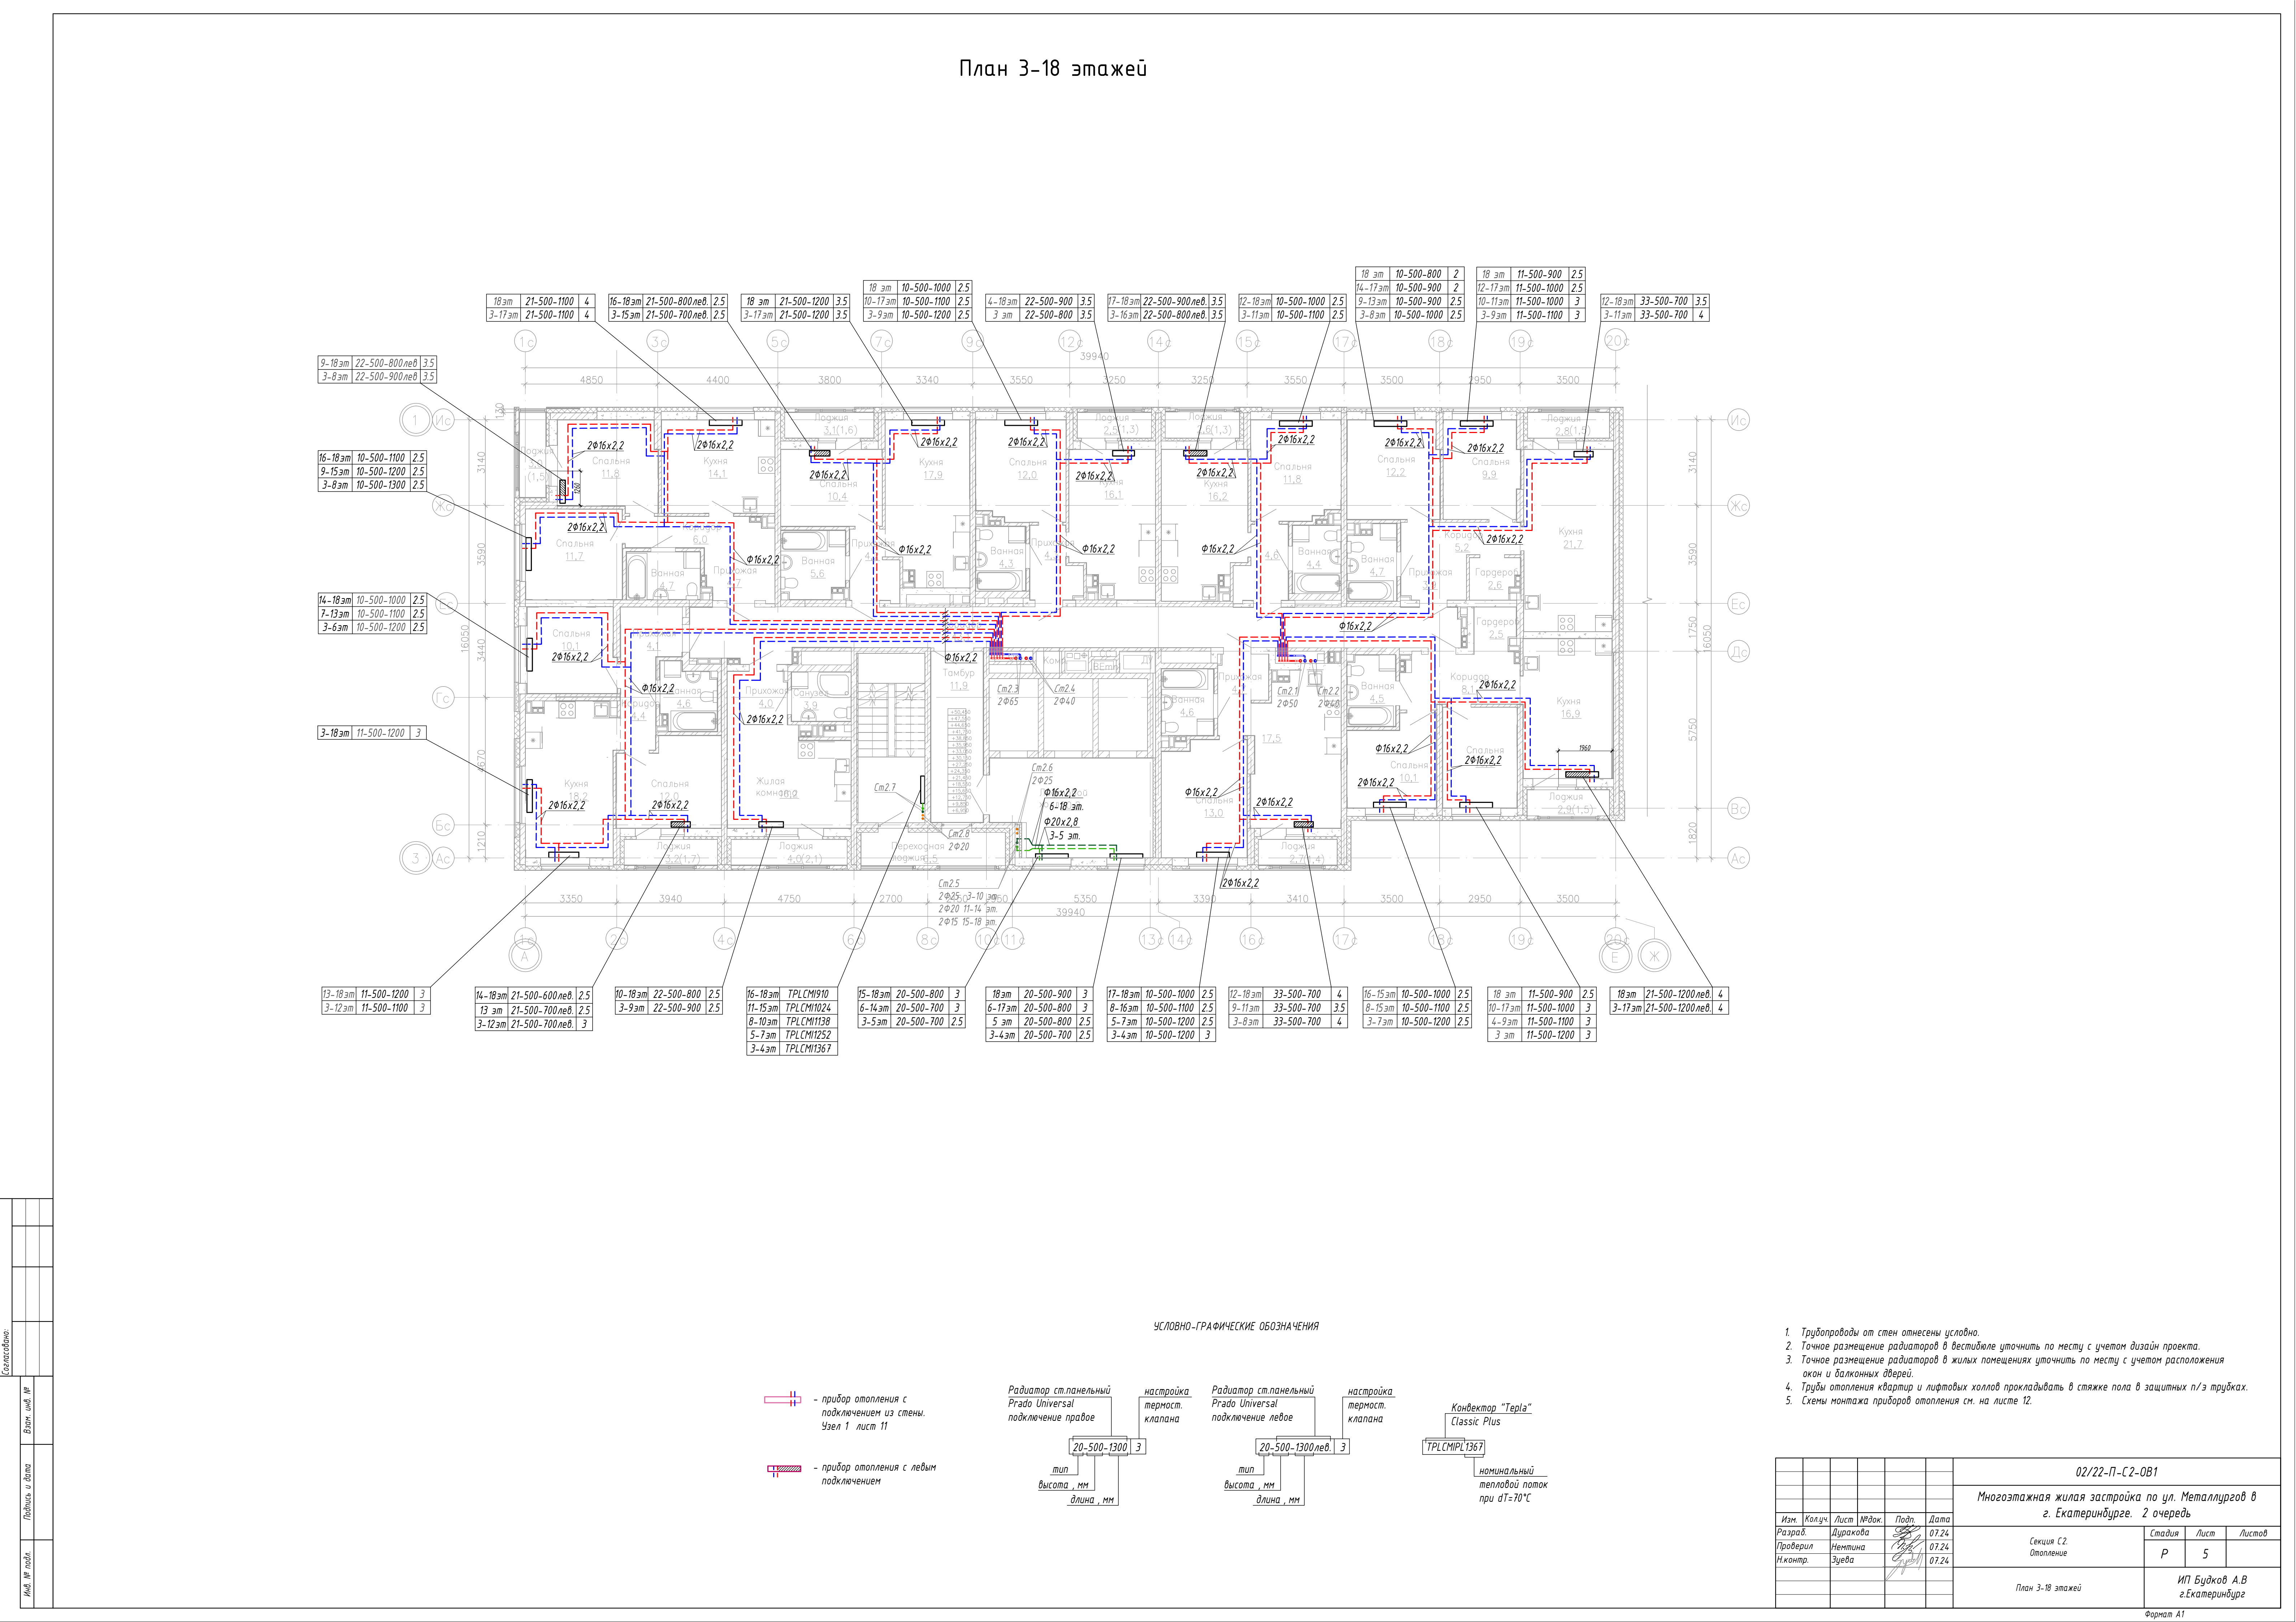[illegible][illegible]

- План 3-18 этажей
-
- УСЛОВНО-ГРАФИЧЕСКИЕ ОБОЗНАЧЕНИЯ
-
1. Трубопроводы от стен отнесены условно.
 2. Точное размещение радиаторов в вестибюле уточнить по месту с учетом дизайн проекта.
 3. Точное размещение радиаторов в жилых помещениях уточнить по месту с учетом расположения окон и балконных дверей.
 4. Трубы отопления квартир и лифтовых холлов прокладывать в стяжке пола в защитных п/з трубках.
 5. Схемы монтажа приборов отопления см. на листе 12.
- | | | | | | | | | | | | |
|----------|----------|------|--------|-------|-------|--|---------------------------------|------|--------|--|--|
| | | | | | | 02/22-П-С2-ОВ1 | | | | | |
| | | | | | | Многоэтажная жилая застройка по ул. Металлургов в г. Екатеринбург. 2 очередь | | | | | |
| Изм. | Колуч. | Лист | № док. | Подп. | Дата | Секция С2.
Отопление | Стадия | Лист | Листов | | |
| Разраб. | Дуракова | | | | 07.24 | | Р | 5 | | | |
| Проверил | Намина | | | | 07.24 | | | | | | |
| Н.контр. | Зуева | | | | 07.24 | | | | | | |
| | | | | | | План 3-18 этажей | ИП Будков А.В
г.Екатеринбург | | | | |
| | | | | | | Формат А1 | | | | | |

План 3-18 этажей

УСЛОВНО-ГРАФИЧЕСКИЕ ОБОЗНАЧЕНИЯ


- прибор отопления с подключением из стены. Узел 1 лист 11
- прибор отопления с левым подключением
- Рadiator ст.панельный Prado Universal подключение правое
тип высота , мм длина , мм
- настройка термост. клапана
- Рadiator ст.панельный Prado Universal подключение левое
тип высота , мм длина , мм
- настройка термост. клапана
- Конвектор "Terpla" Classic Plus
TPLCMPL1367 номинальный тепловой поток при Δt=70°C

1. Трубопроводы от стен отмечены условно.
2. Точное размещение радиаторов в вестибюле уточнить по месту с учетом дизайн проекта.
3. Точное размещение радиаторов в жилых помещениях уточнить по месту с учетом расположения окон и балконных дверей.
4. Трубы отопления квартир и лифтовых холлов прокладывать в стяжке пола в защитных п/з трубках.
5. Схемы монтажа приборов отопления см. на листе 12.


02/22-П-С2-ОВ1					
Многоэтажная жилая застройка по ул. Металлургов в г. Екатеринбург. 2 очередь					
Изм.	Колуч.	Лист	№ док.	Подп.	Дата
Разраб.	Дуракова				07.24
Проверил	Нанкина				07.24
Инж. контр.	Зубова				07.24
Секция С2. Отопление				Стадия Р	Лист 5
План 3-18 этажей				ИП Будков А.В. г. Екатеринбург	

Формат А1

План 19 этажа

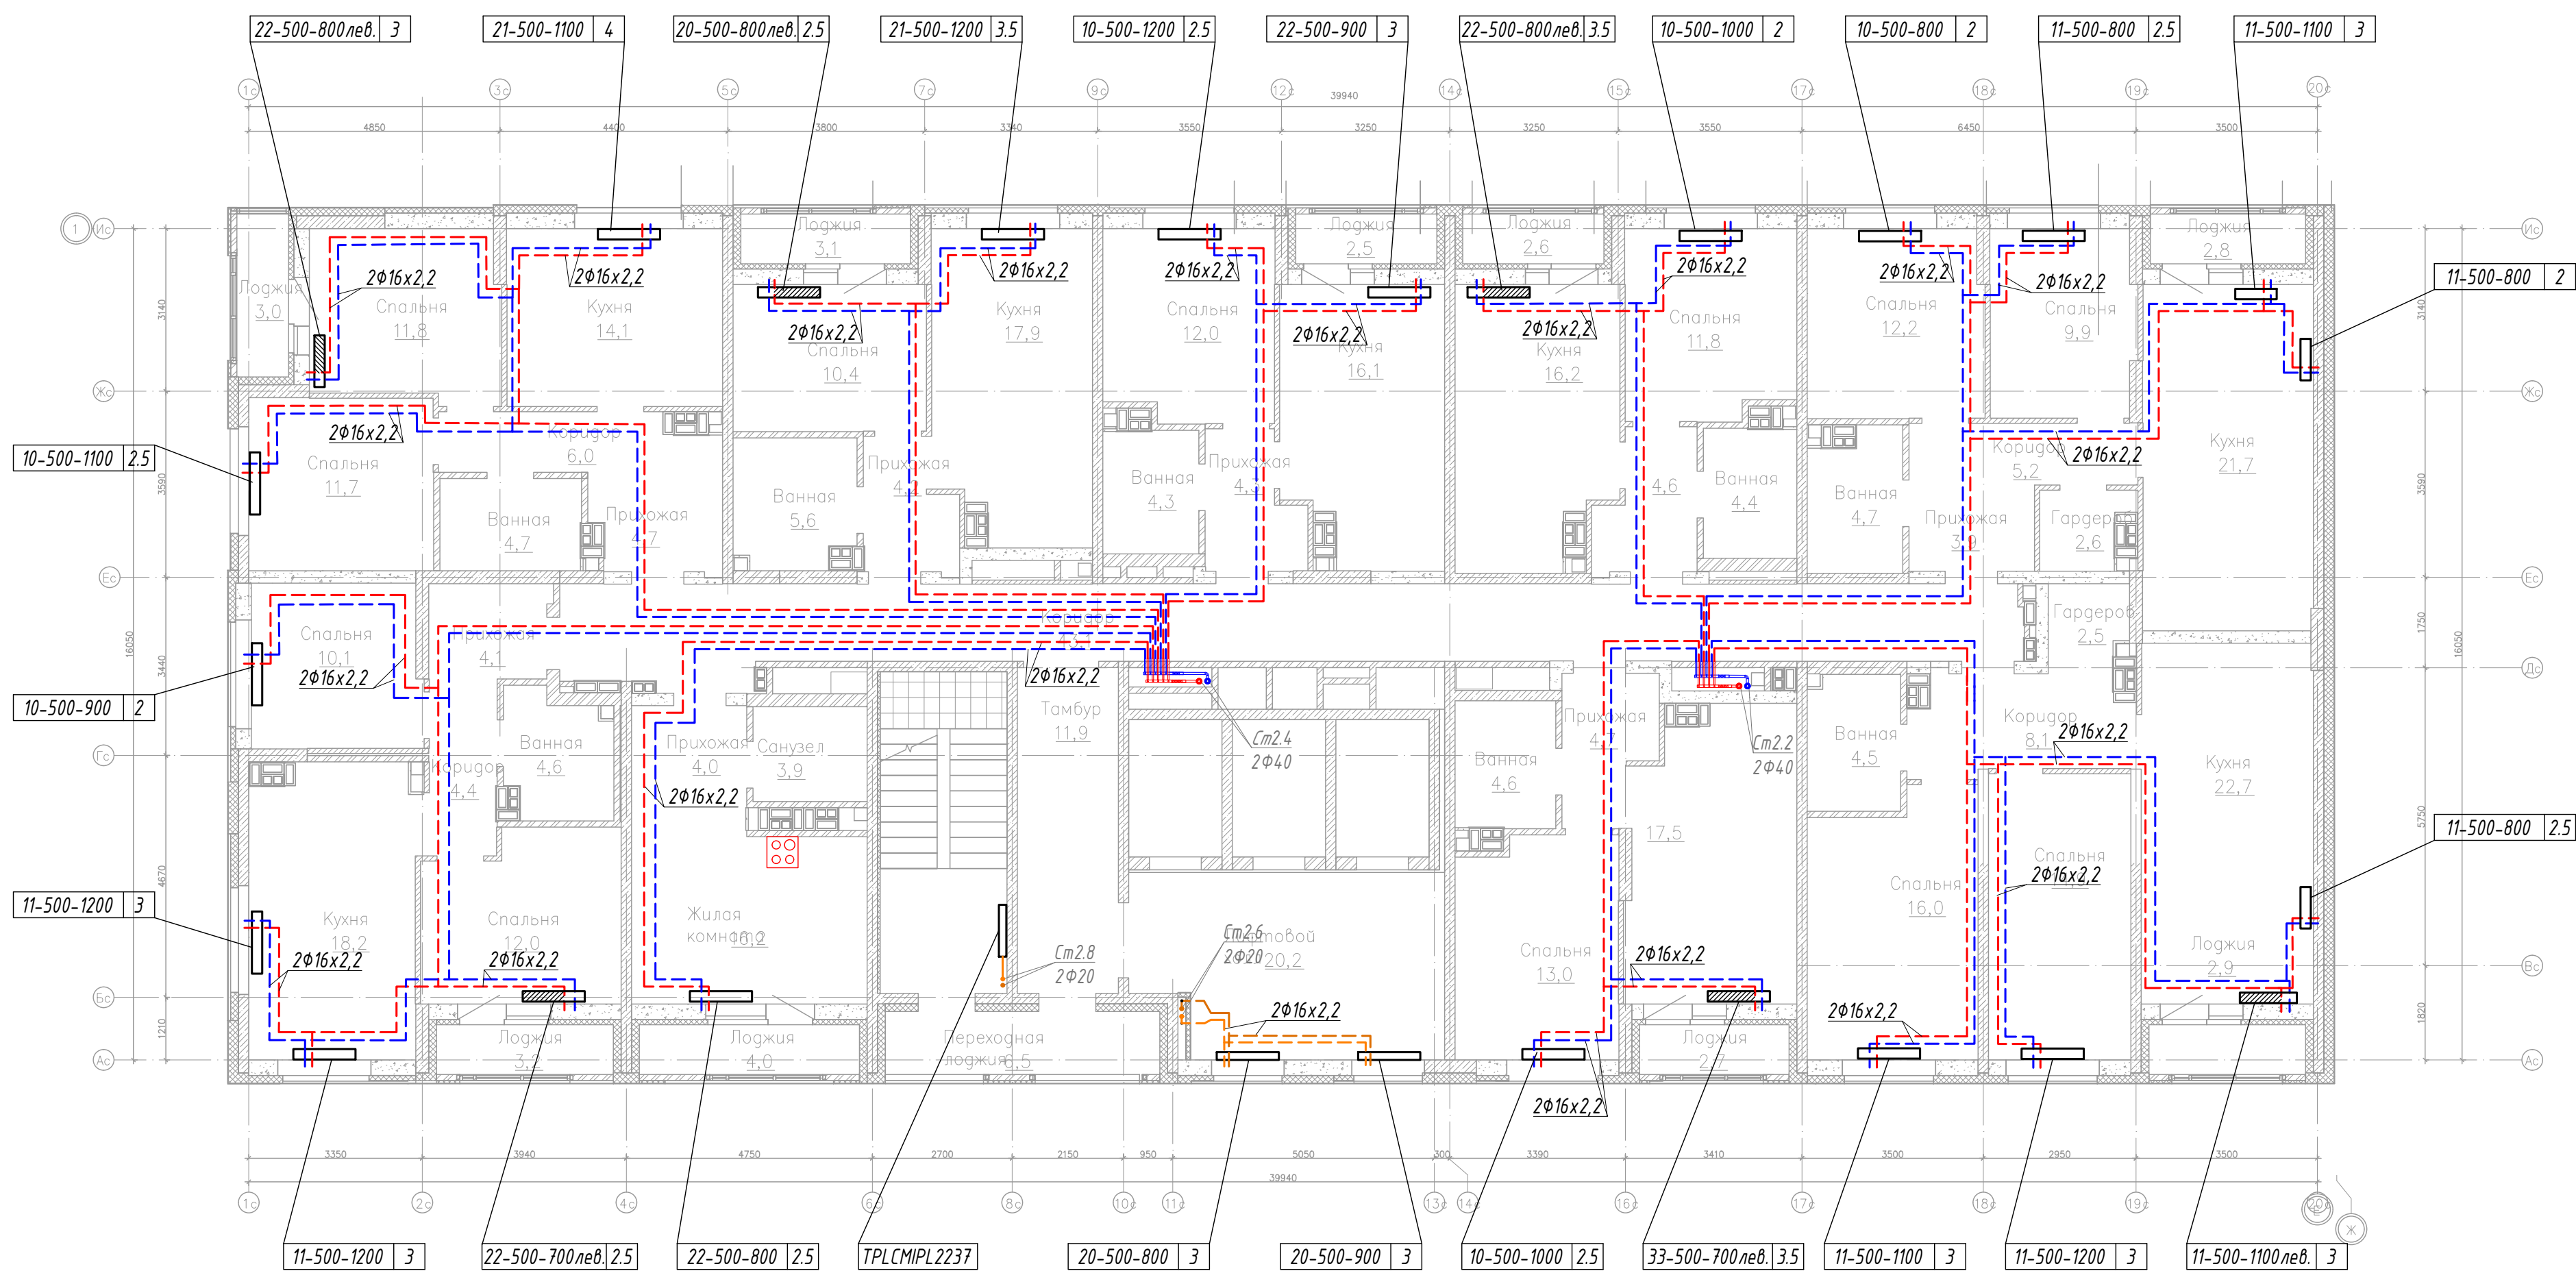

УСЛОВНО-ГРАФИЧЕСКИЕ ОБОЗНАЧЕНИЯ


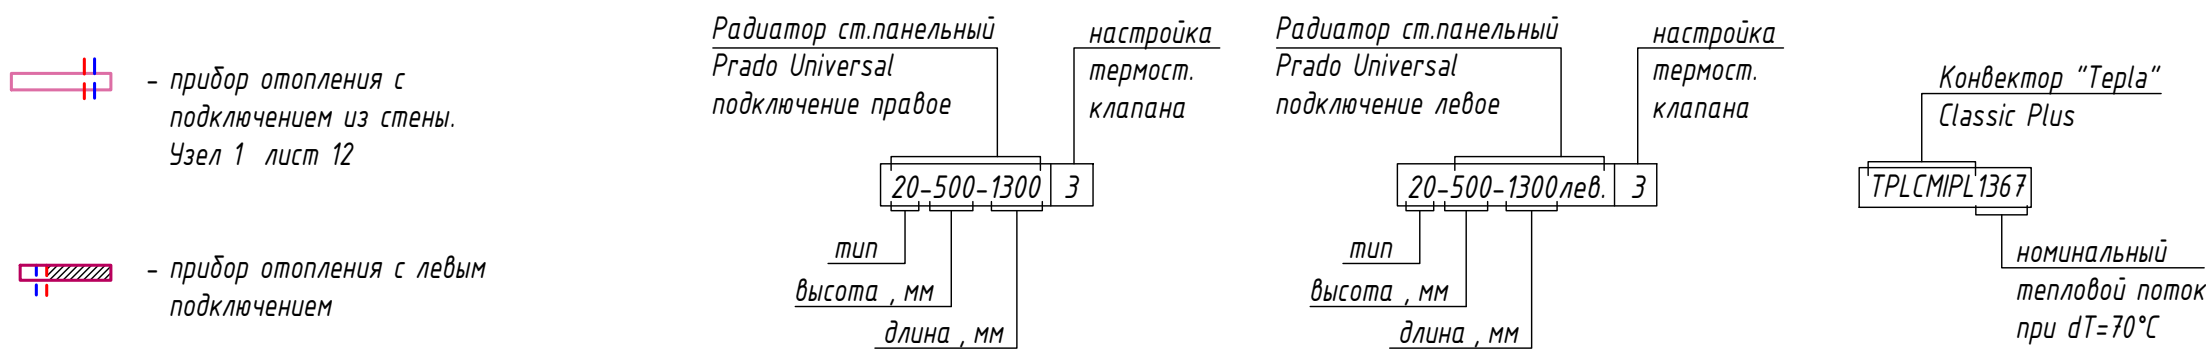


- 1. Трубопроводы от стен отнесены условно.
- 2. Точное размещение радиаторов в вестибюле уточнить по месту с учетом дизайн проекта.
- 3. Точное размещение радиаторов в жилых помещениях уточнить по месту с учетом расположения окон и балконных дверей.
- 4. Трубы отопления квартир прокладывать в стяжке пола в защитных п/э трубах.
- 5. Схемы монтажа приборов отопления см. на листе 12.


						02/22-П-С2-0В1			
						Многоэтажная жилая застройка по ул. Metallургов в г. Екатеринбург. 2 очередь			
Изм.	Колуч.	Лист	№ док.	Подп.	Дата	Секция С2. Отопление	Стадия	Лист	Листов
Разраб.	Дуракова				07.24		Р	6	
Проверил	Немтина				07.24				
Н.контр.	Зуева				07.24	План 19 этажа	ИП Будков А.В г.Екатеринбург		

План 20-26 этажей

Фрагмент плана техчердака
в осях 6с-14с/Ас-Гс

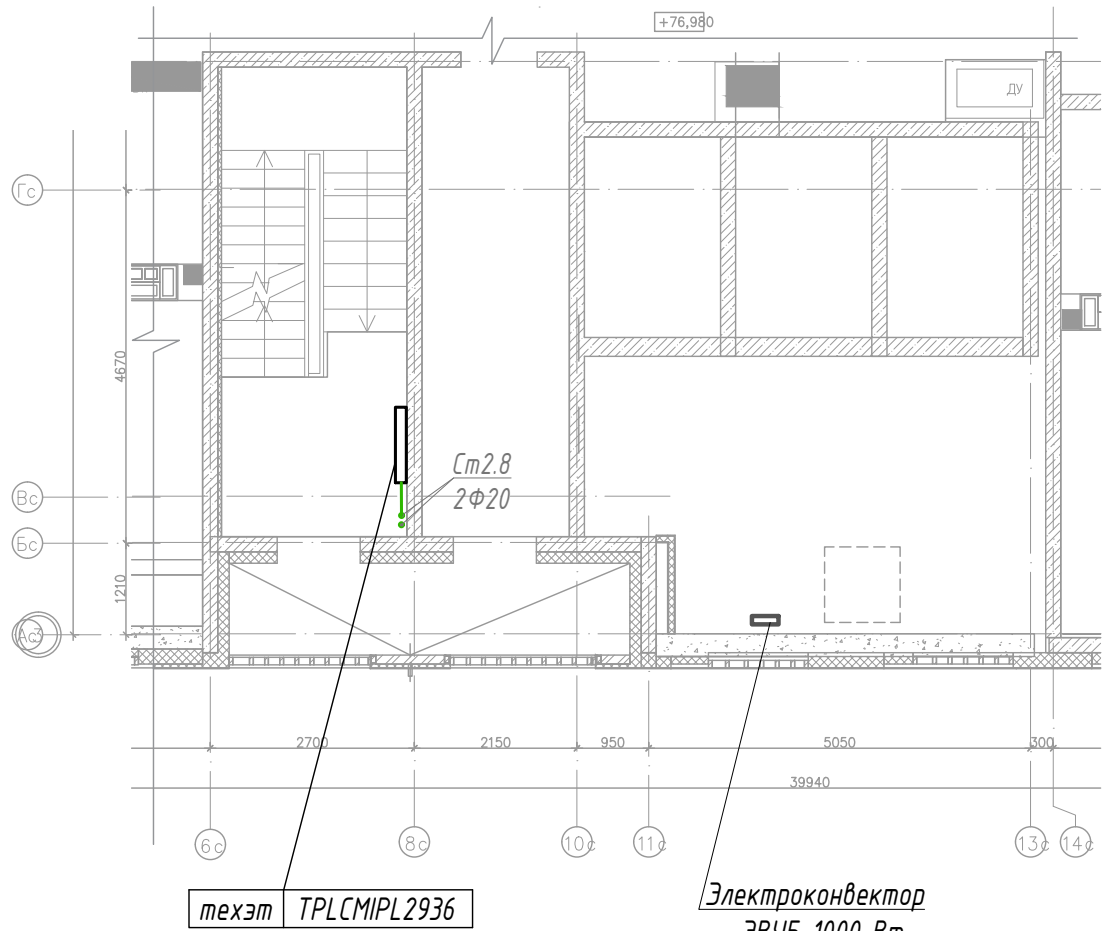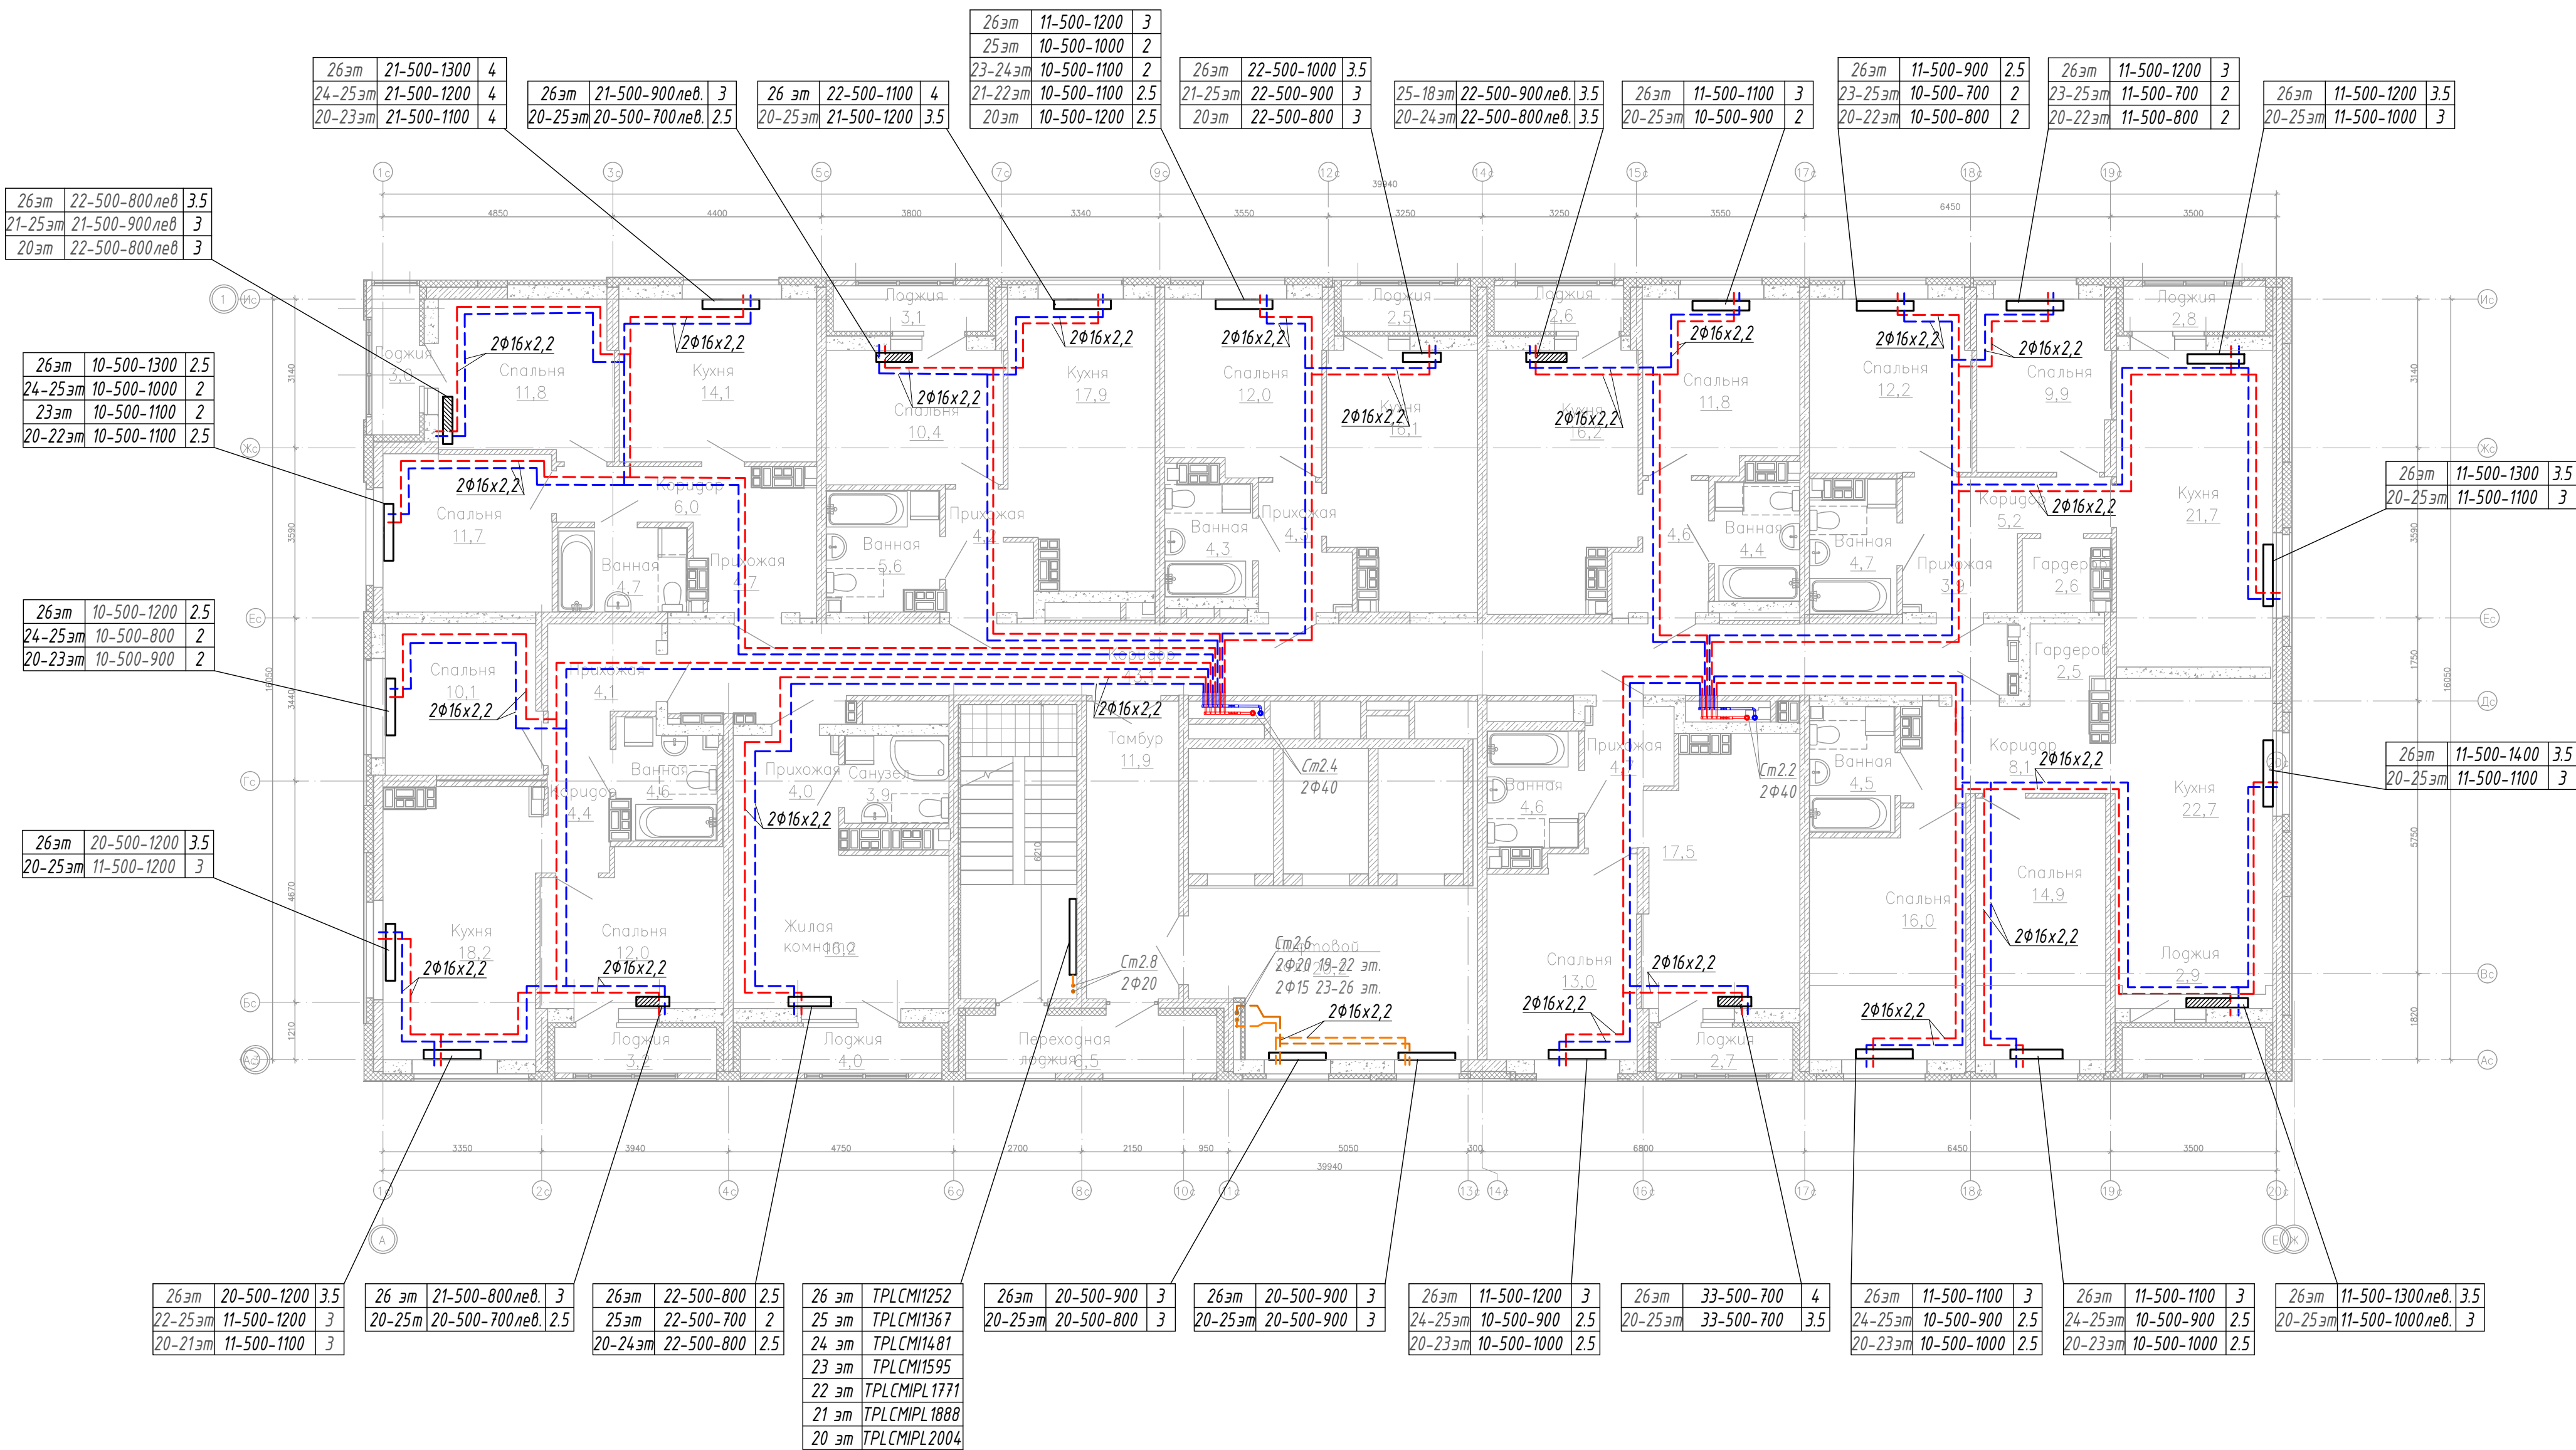

УСЛОВНО-ГРАФИЧЕСКИЕ ОБОЗНАЧЕНИЯ

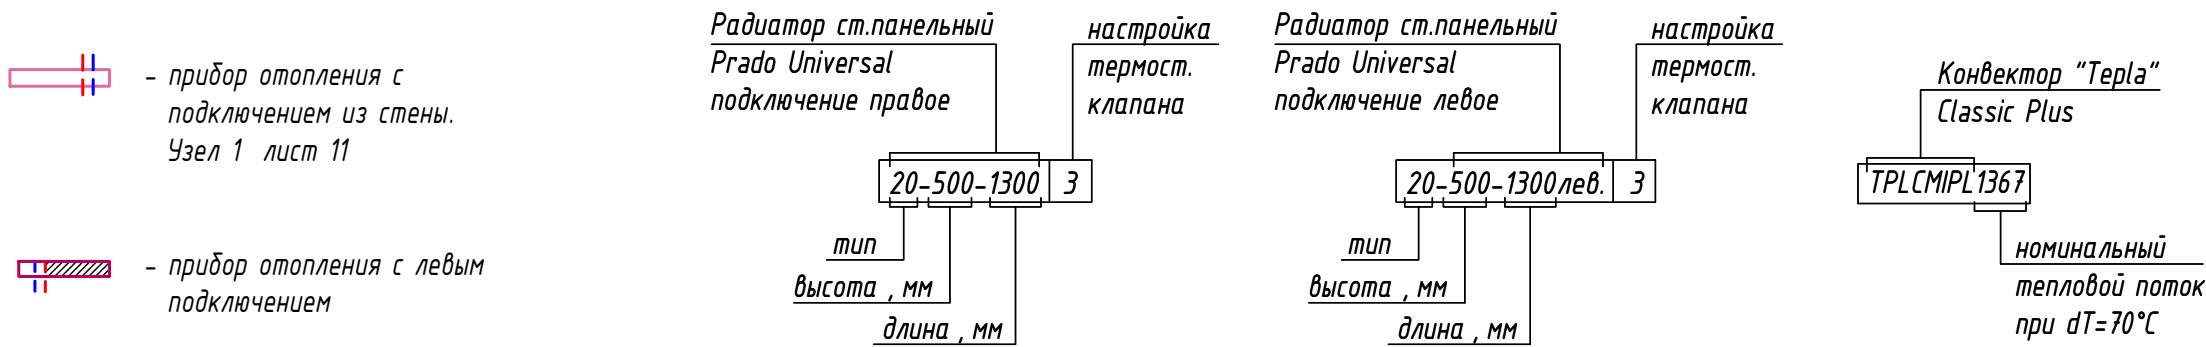

- 1. Трубопроводы от стен отнесены условно.
- 2. Точное размещение радиаторов в вестибюле уточнить по месту с учетом дизайн проекта.
- 3. Точное размещение радиаторов в жилых помещениях уточнить по месту с учетом расположения окон и балконных дверей.
- 4. Трубы отопления квартир и лифтовых холлов прокладывать в стяжке пола в защитных п/э трубках.
- 5. Схемы монтажа приборов отопления см. на листе 12.

						02/22-П-С2-0В1			
						Многоэтажная жилая застройка по ул. Металлургов в г. Екатеринбург. 2 очередь			
Изм.	Колуч.	Лист	№ док.	Подп.	Дата	Секция С2. Отопление	Стадия	Лист	Листов
Разраб.		Дуракова			07.24		Р	7	
Проверил		Немчина			07.24				
Н.контр.		Зубова			07.24				
						План 20-26 этажей. Фрагмент плана техчердака в осях 6с-14с/Ас-Гс		ИП Будков А.В г.Екатеринбург	